


校内無線ネットワーク整備工事（屋内運動場）

図番	図面名称	縮尺	図番	図面名称	縮尺
LA-01	電気設備特記仕様書	NS	N01-1	八田小学校 配置図	1:600
LA-02	案内図	NS	N01-2	八田小学校 1階 無線LAN設備工事	1:250
S01-1	若草南小学校 配置図	1:600	N01-3	八田小学校 屋内運動場 無線LAN設備工事	1:250
S01-2	若草南小学校 1階・屋内運動場 無線LAN設備工事	1:250	N02-1	白根源小学校 配置図	1:600
			N02-2	白根源小学校 1階・2階 無線LAN設備工事	1:250
S02-1	小笠原小学校 配置図	1:600	N02-3	白根源小学校 屋内運動場 無線LAN設備工事	1:250
S02-2	小笠原小学校 1階・屋内運動場 無線LAN設備工事	1:250	N03-1	白根飯野小学校 配置図	1:600
			N03-2	白根飯野小学校 屋内運動場 無線LAN設備工事	1:250
S03-1	櫛形西小学校 配置図	1:600	N04-1	白根東小学校 配置図	1:600
S03-2	櫛形西小学校 1階 無線LAN設備工事	1:250	N04-2	白根東小学校 屋内運動場 無線LAN設備工事	1:250
S03-3	櫛形西小学校 屋内運動場 無線LAN設備工事	1:250	N05-1	白根百田小学校 配置図	1:600
S04-1	豊小学校 配置図	1:600	N05-2	白根百田小学校 1階・屋内運動場 無線LAN設備工事	1:300
S04-2	豊小学校 屋内運動場 無線LAN設備工事	1:250			
S05-1	落合小学校 配置図	1:600	N06-1	芦安小学校 配置図	1:600
S05-2	落合小学校 屋内運動場 無線LAN設備工事	1:250	N06-2	芦安小学校 1階・2階・屋内運動場 無線LAN設備工事	1:250
S06-1	大明小学校 配置図	1:600			
S06-2	大明小学校 屋内運動場 無線LAN設備工事	1:250	N07-1	櫛形北小学校 配置図	1:600
S07-1	南湖小学校 配置図	1:600	N07-2	櫛形北小学校 屋内運動場 無線LAN設備工事	1:250
S07-2	南湖小学校 1階・屋内運動場 無線LAN設備工事	1:250	N08-1	八田中学校 配置図	1:600
			N08-2	八田中学校 1階 無線LAN設備工事	1:250
S08-1	若草中学校 配置図	1:800	N08-3	八田中学校 2階 無線LAN設備工事	1:250
S08-2	若草中学校 1階 無線LAN設備工事（1）	1:250	N08-4	八田中学校 屋内運動場 無線LAN設備工事	1:250
S08-3	若草中学校 1階 無線LAN設備工事（2）	1:250	N09-1	白根巨摩中学校 配置図	1:600
S08-4	若草中学校 屋内運動場 無線LAN設備工事	1:250	N09-2	白根巨摩中学校 屋内運動場 無線LAN設備工事	1:250
S09-1	櫛形中学校 配置図	1:800	N10-1	白根御勅使中学校 配置図	1:600
S09-2	櫛形中学校 屋内運動場 無線LAN設備工事	1:250	N10-2	白根御勅使中学校 1階・屋内運動場 無線LAN設備工事	1:250
S10-1	甲西中学校 配置図	1:600			
S10-2	甲西中学校 1階 無線LAN設備工事	1:250			
S10-3	甲西中学校 屋内運動場 1階・2階 無線LAN設備工事	1:250			


[illegible][illegible]

	CHECKED	DRAWN	SIZE A3	Scale	工事名：校内無線ネットワーク整備工事（屋内運動場）	No.
				N:S		
				Date		

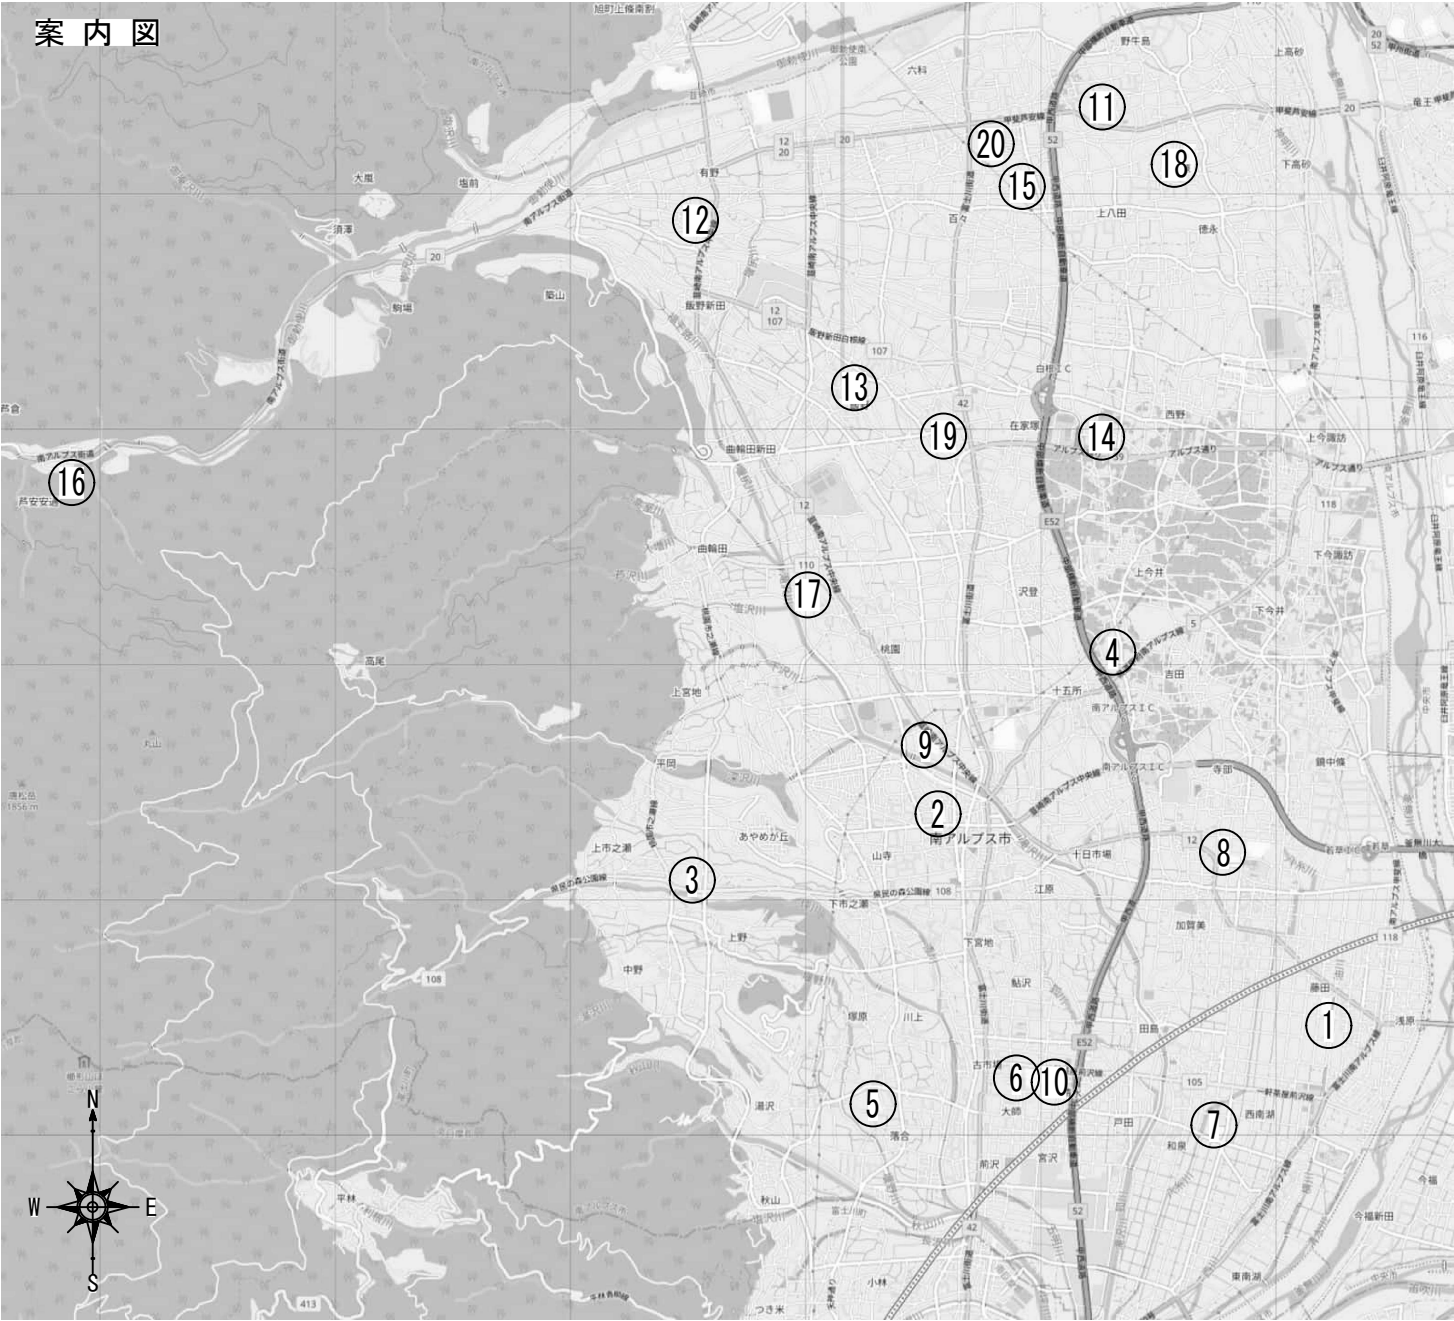

[施設一覧]

(1)	若草南小学校	山梨県南アルプス市藤田1130-1	(11)	八田小学校	山梨県南アルプス市野牛島2222
(2)	小笠原小学校	山梨県南アルプス市小笠原441	(12)	白根源小学校	山梨県南アルプス市有野490
(3)	楡形西小学校	山梨県南アルプス市上市之瀬727	(13)	白根飯野小学校	山梨県南アルプス市飯野1972-1
(4)	豊小学校	山梨県南アルプス市吉田787	(14)	白根東小学校	山梨県南アルプス市西野2311
(5)	落合小学校	山梨県南アルプス市落合1092	(15)	白根百田小学校	山梨県南アルプス市百々2300
(6)	大明小学校	山梨県南アルプス市古市場181	(16)	芦安小学校	山梨県南アルプス市芦安安通335
(7)	南湖小学校	山梨県南アルプス市西南湖3024-1	(17)	楡形北小学校	山梨県南アルプス市桃園813
(8)	若草中学校	山梨県南アルプス市加賀美2943	(18)	八田中学校	山梨県南アルプス市榎原620
(9)	楡形中学校	山梨県南アルプス市小笠原985	(19)	白根巨摩中学校	山梨県南アルプス市飯野2860-2
(10)	甲西中学校	山梨県南アルプス市古市場150	(20)	白根御勅使中学校	山梨県南アルプス市百々1990-1

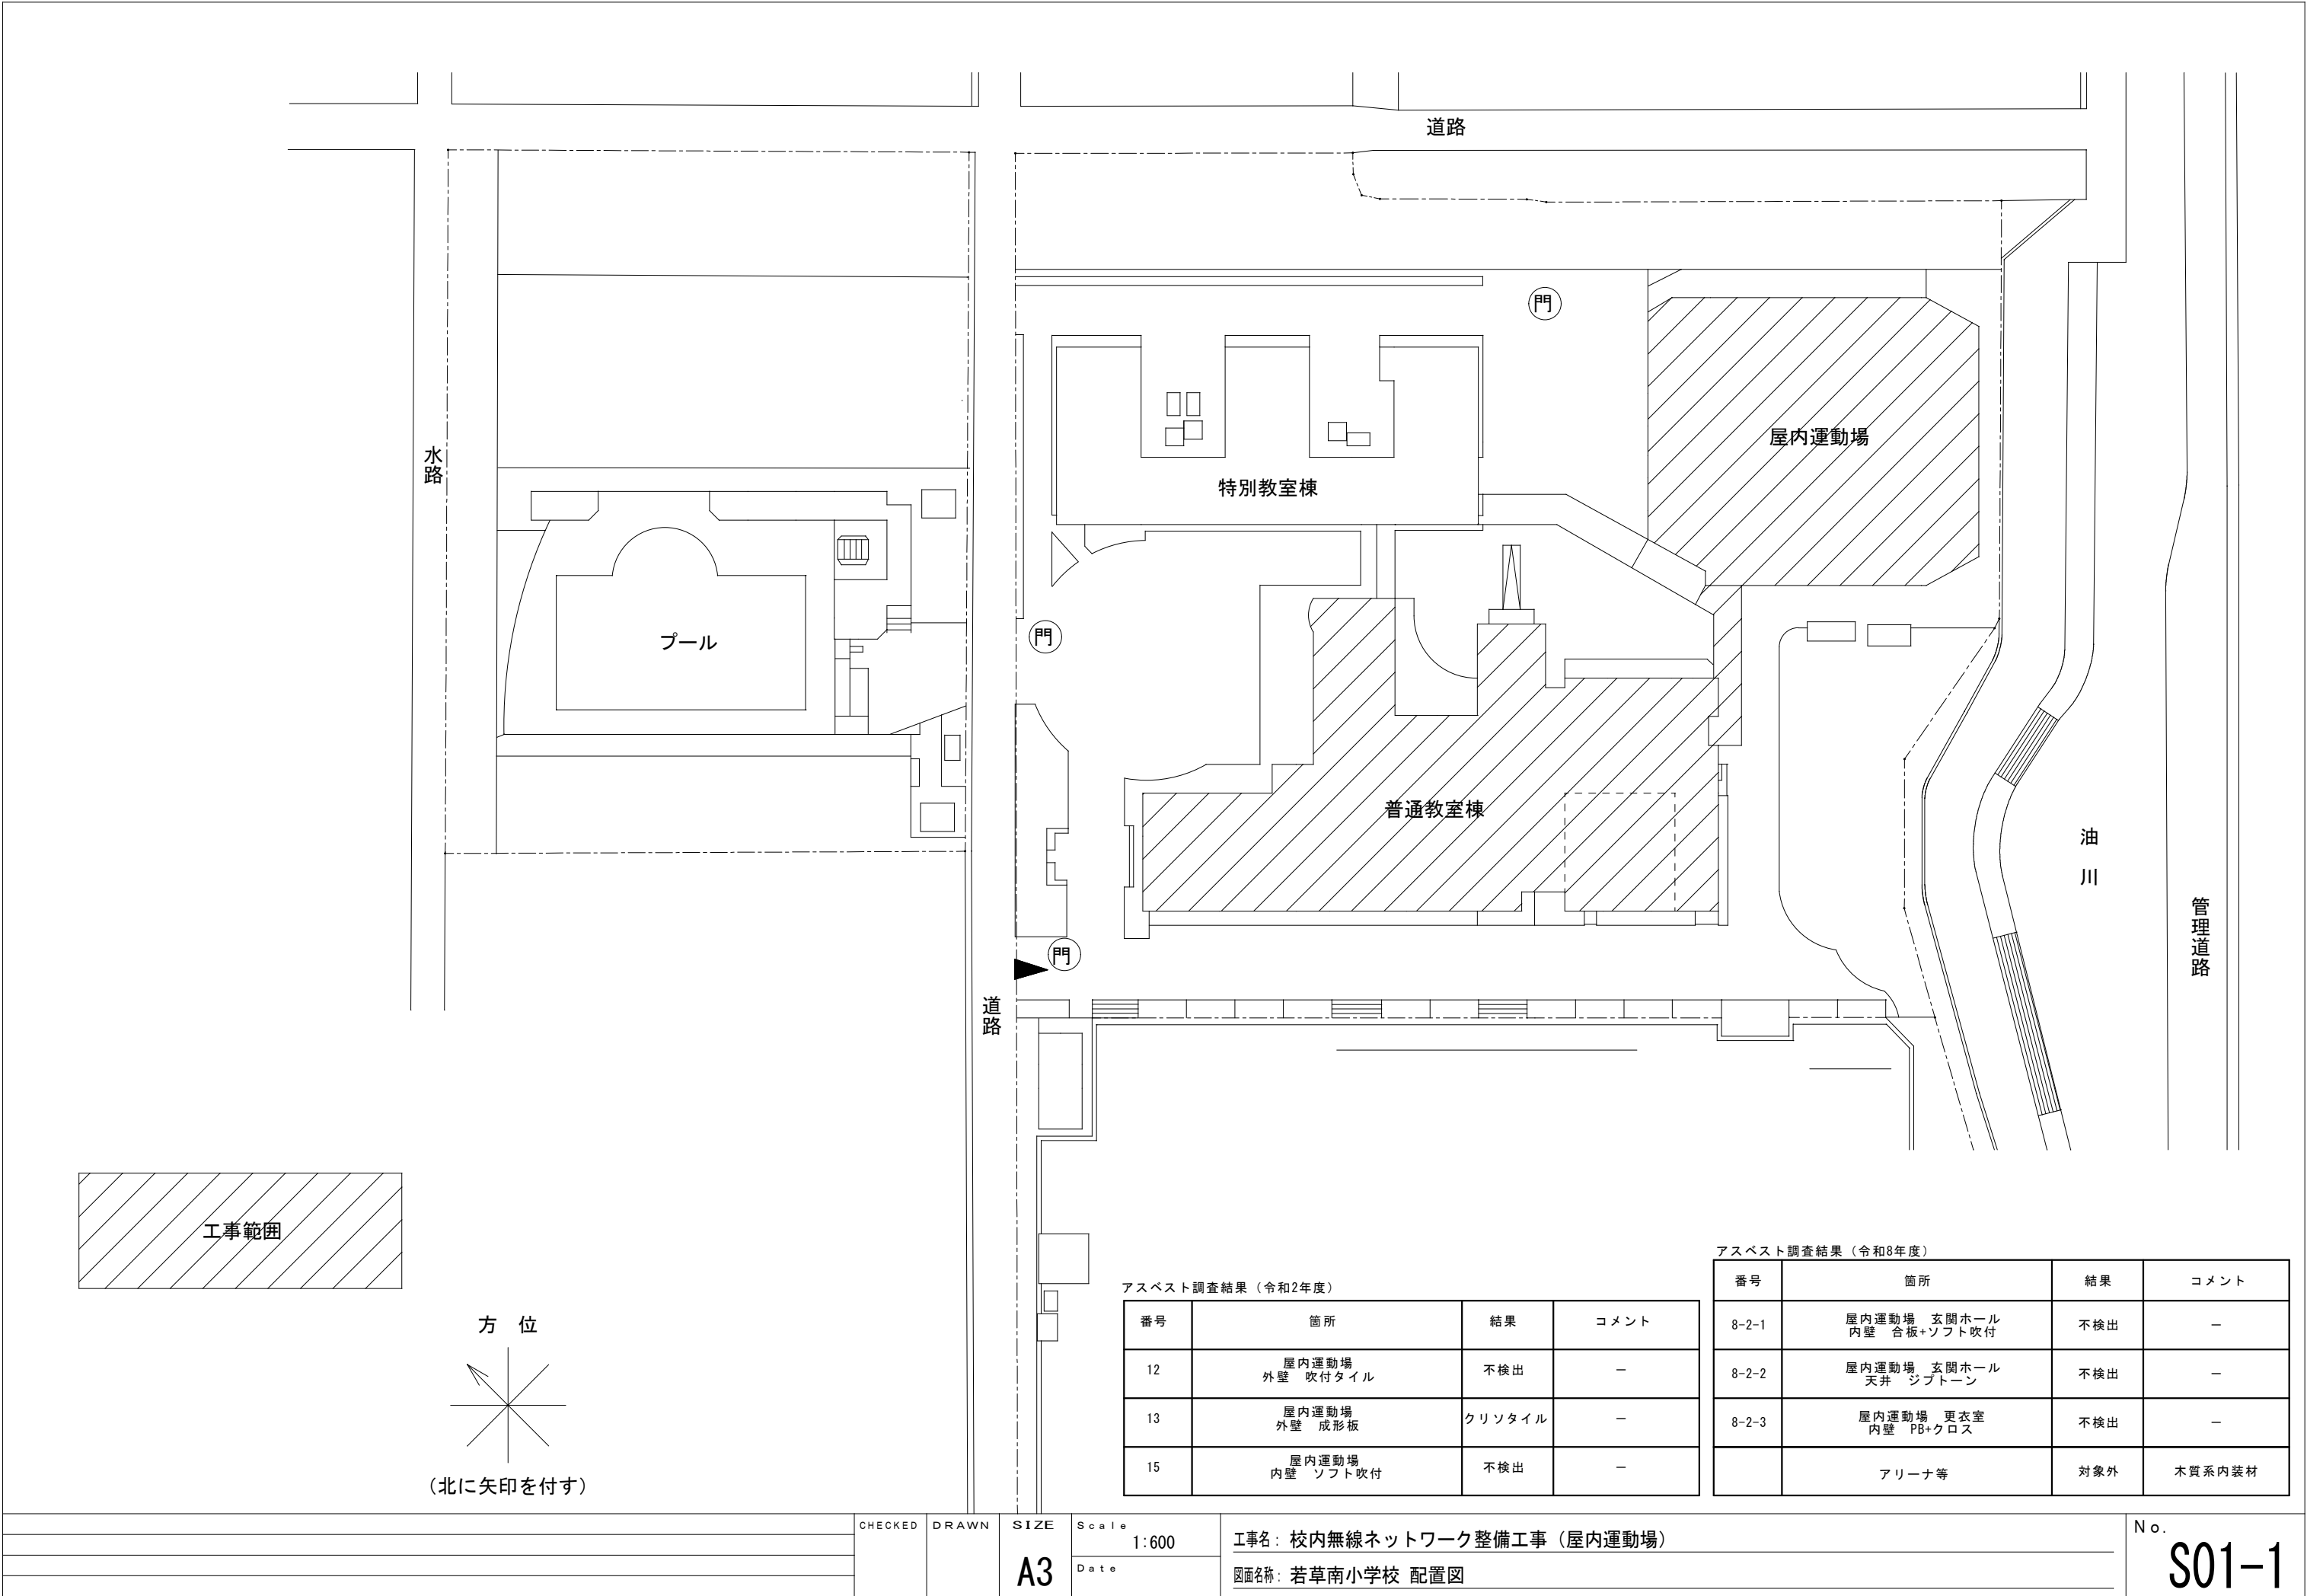

CHECKED

DRAWN

 
 
 
 
 
SIZE
A3

Scale
1:600
Date

工事名: 校内無線ネットワーク整備工事（屋内運動場）
図面名称: 若草南小学校 配置図

No.
S01-1

記入なき配管配線は下記に至る。



	EM-EEF2. 0-3C	天井
	EM-UTP-6A 4P	天井
	EM-UTP-6A 4P x 2	天井
	EM-UTP-6A 4P x 2 (E31)	露出
	EM-UTP-6A 4P x 2 (F2WP30)	露出
	EM-UTP-6 4P	天井


機器及び凡例

	新設無線7ヶ所ネット 市支給品取付 壁付 ※防球ガード取付 参考型番：BAP-1K
	新設HUB収納キャビネットC-3 参考型番：THD-21-6565 側面扉=右開き
	露出コンセント2P15AE x 2LK HUB収納キャビネット内
	既設電灯盤 L-D2
	既設総合盤
	既設プルボックス
	新設プルボックス 150 x 150 x 100. SUS. WP
	新設プルボックス 150 x 150 x 100. 塗装
	防火区画貫通措置を示す。
	既設天井点検口を示す。
	新設天井点検口 7mm x 450 x 450

注記1：既設総合盤～新設HUB収納キャビネットC-3盤間内各情報ケーブル端末は、モジュラージャック露出型1ヶ用を施し、機器間側はモジュラプラグを施すこと。


注記2：新設HUB収納キャビネットC-3内OAタップ 2P15AE x 4LK (1m) x 1納品すること。

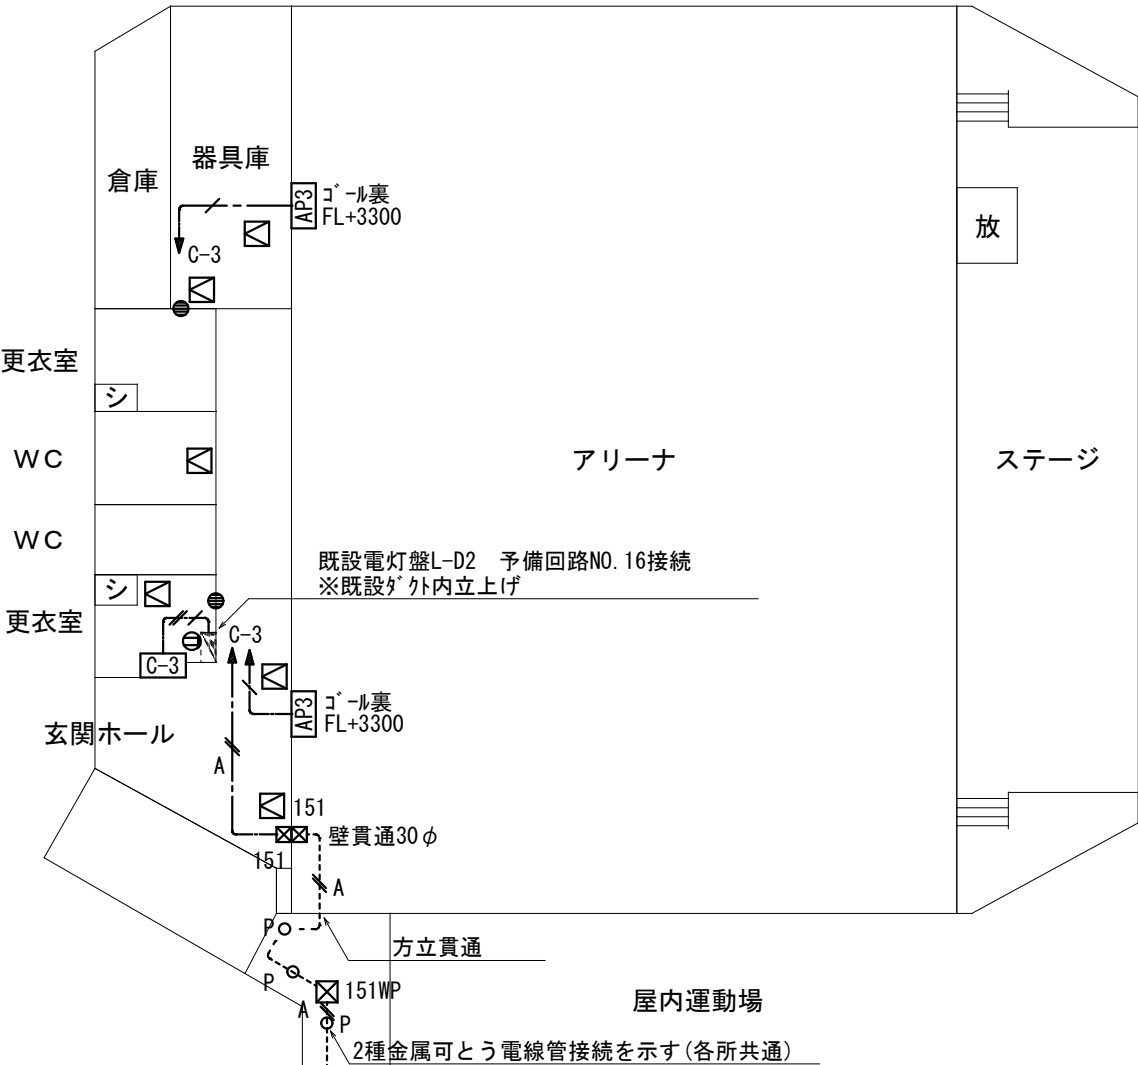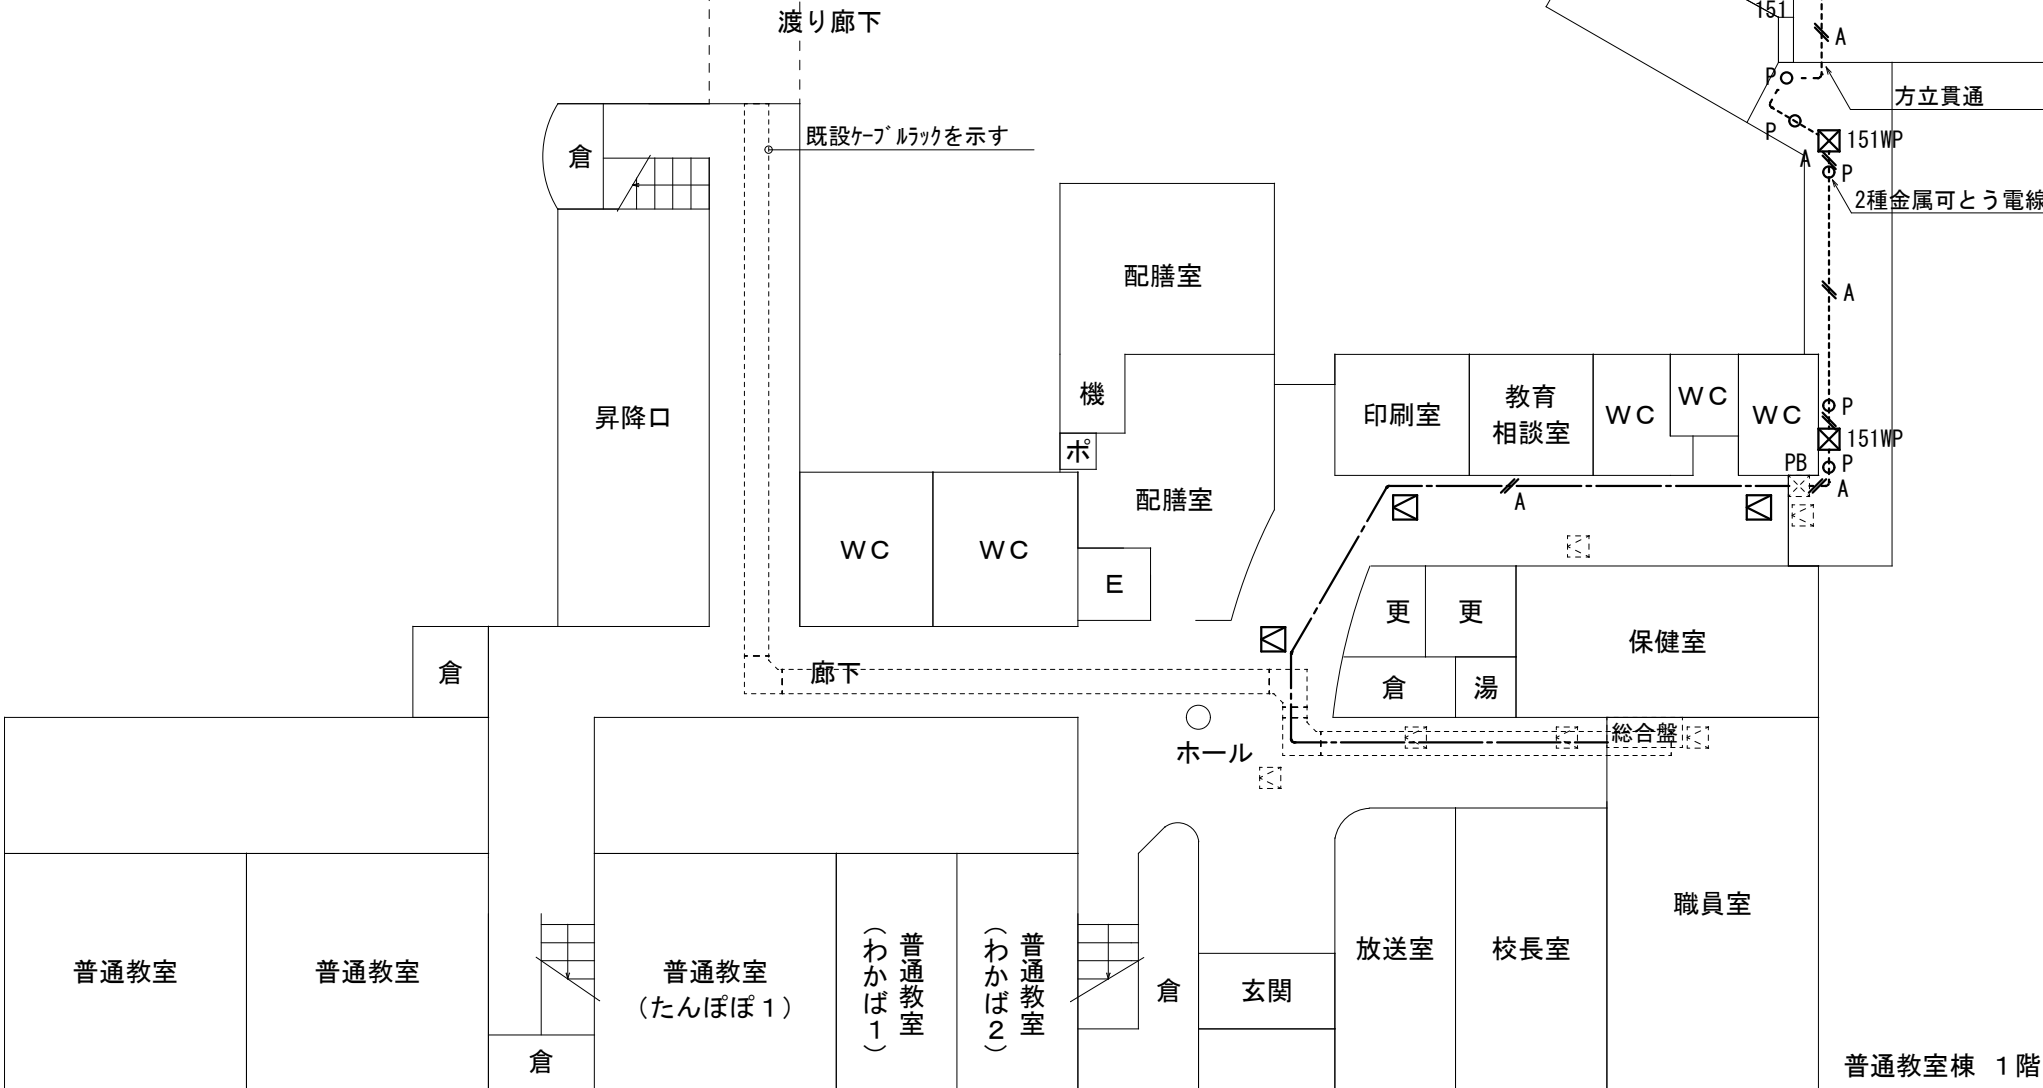


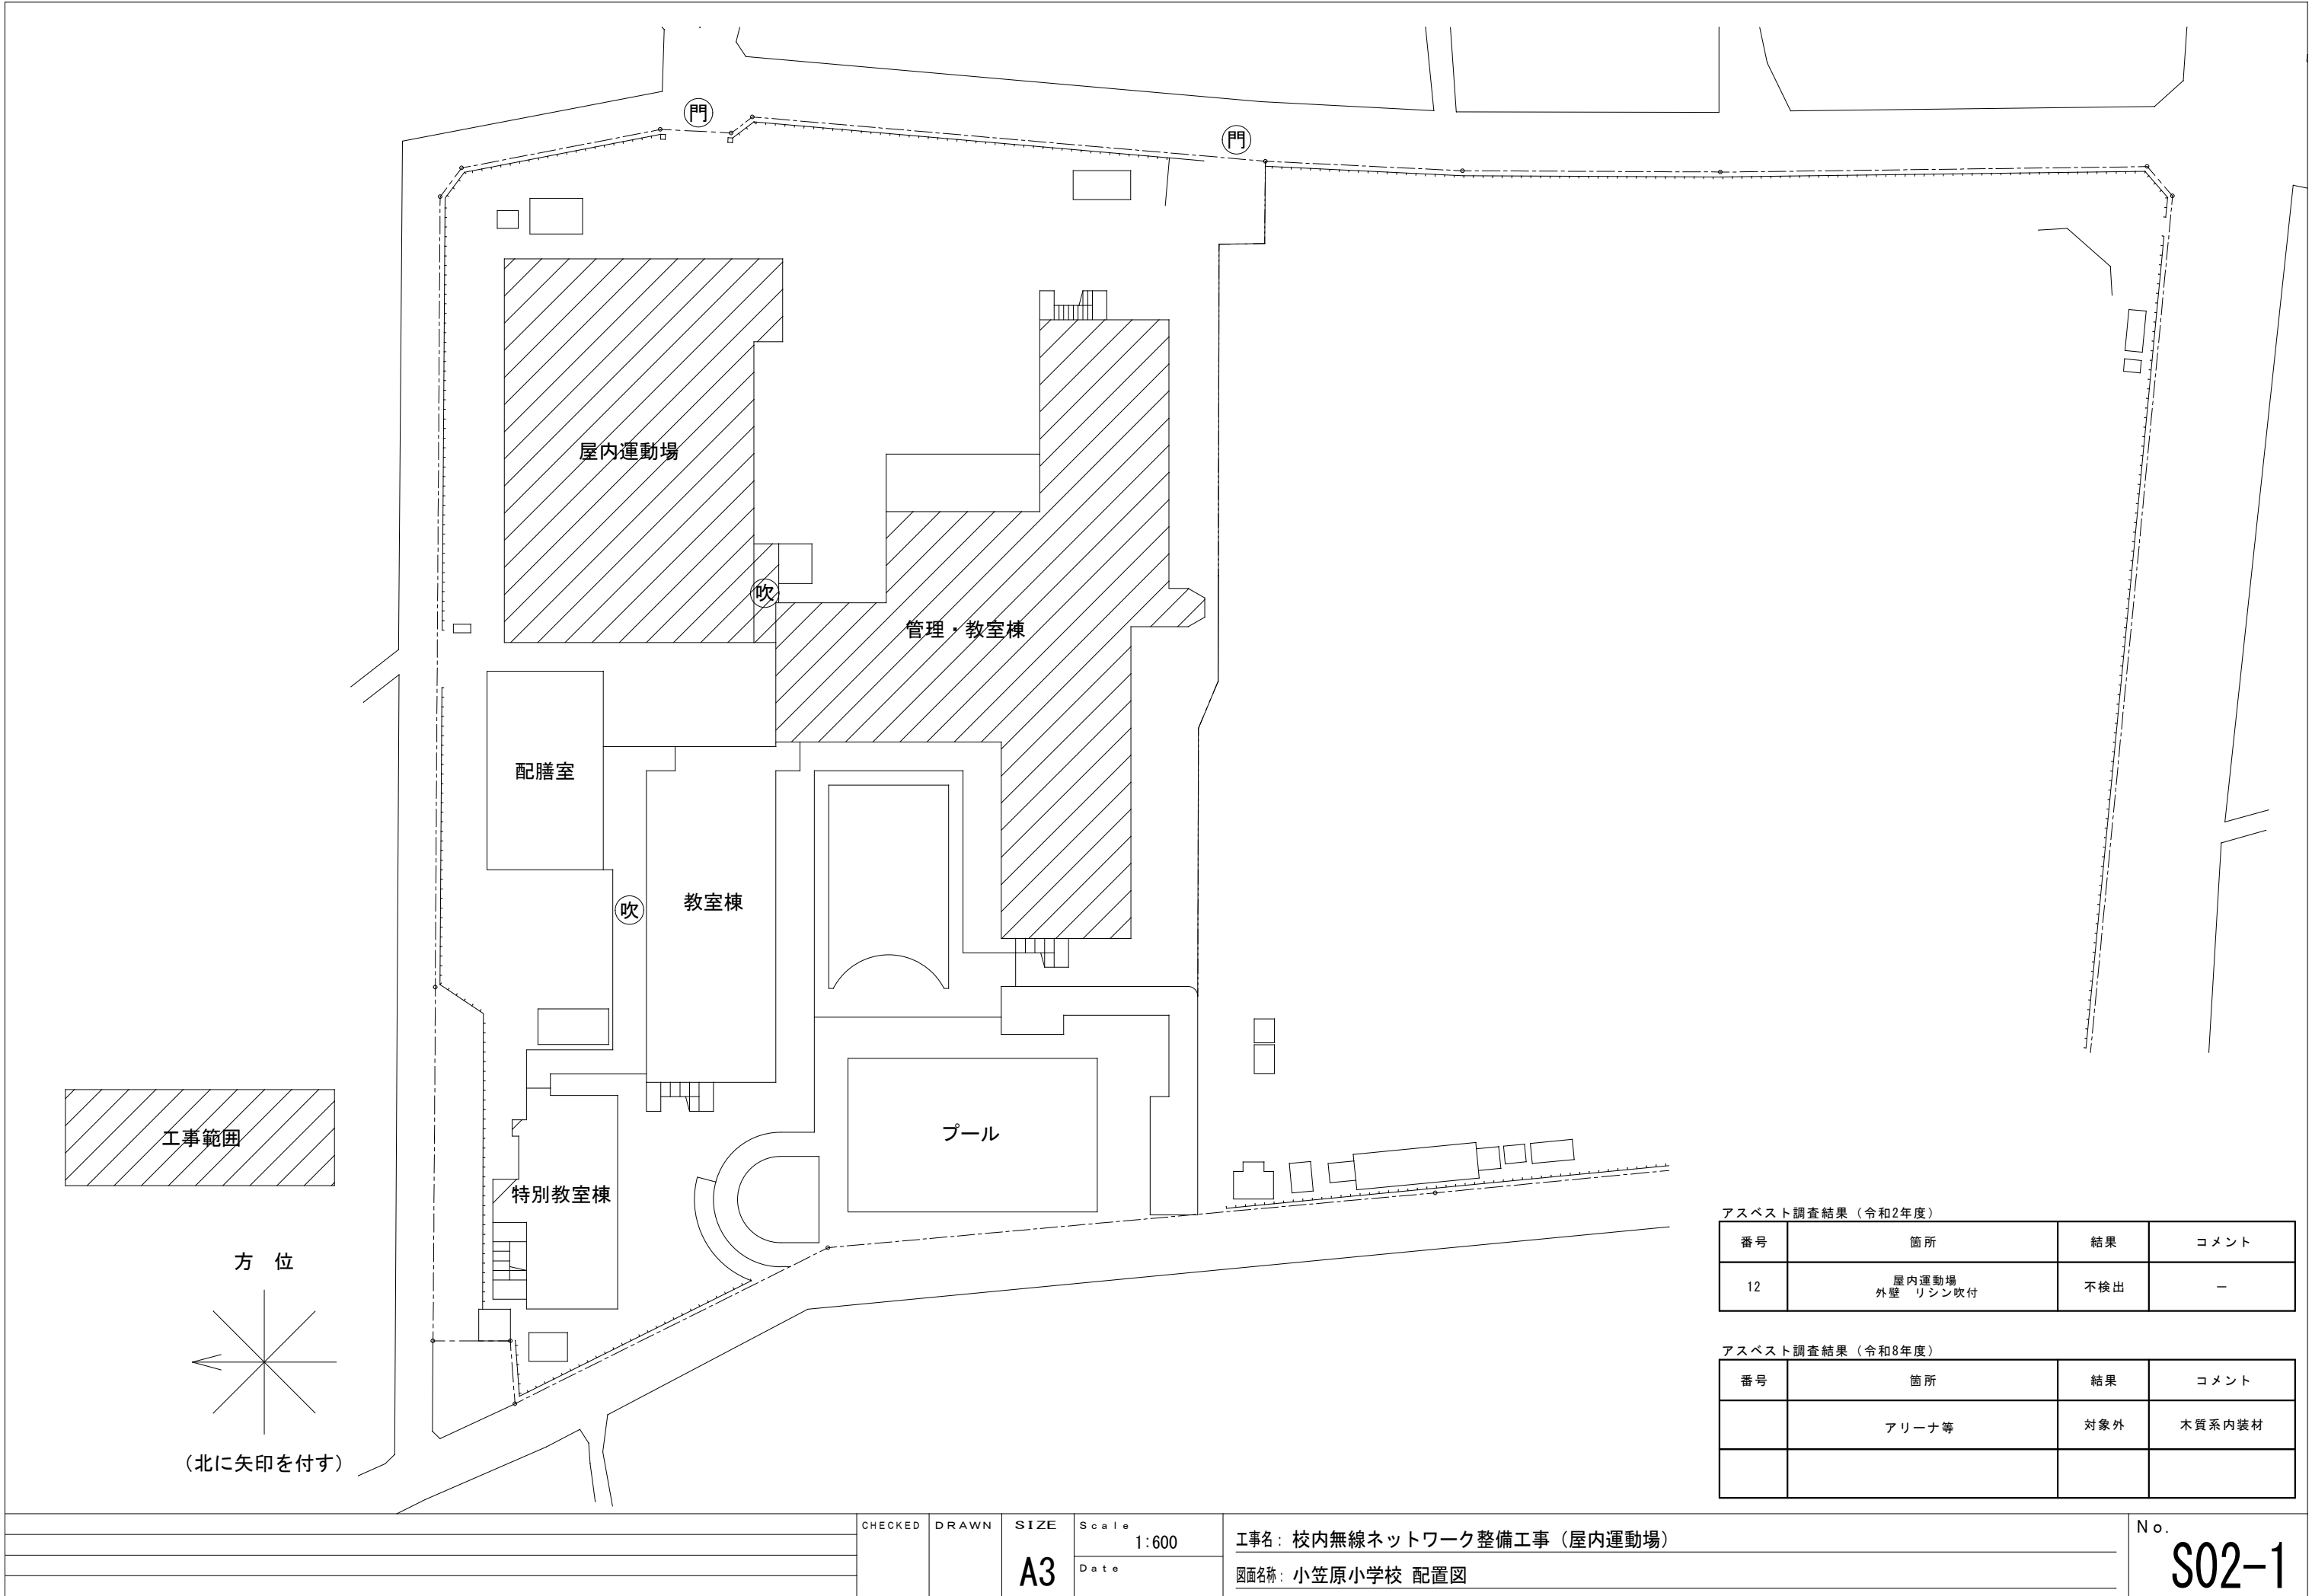



アスベスト調査結果（令和2年度）			
番号	箇所	結果	コメント
12	屋内運動場 外壁 リシン吹付	不検出	－

アスベスト調査結果（令和8年度）			
番号	箇所	結果	コメント
	アリーナ等	対象外	木質系内装材

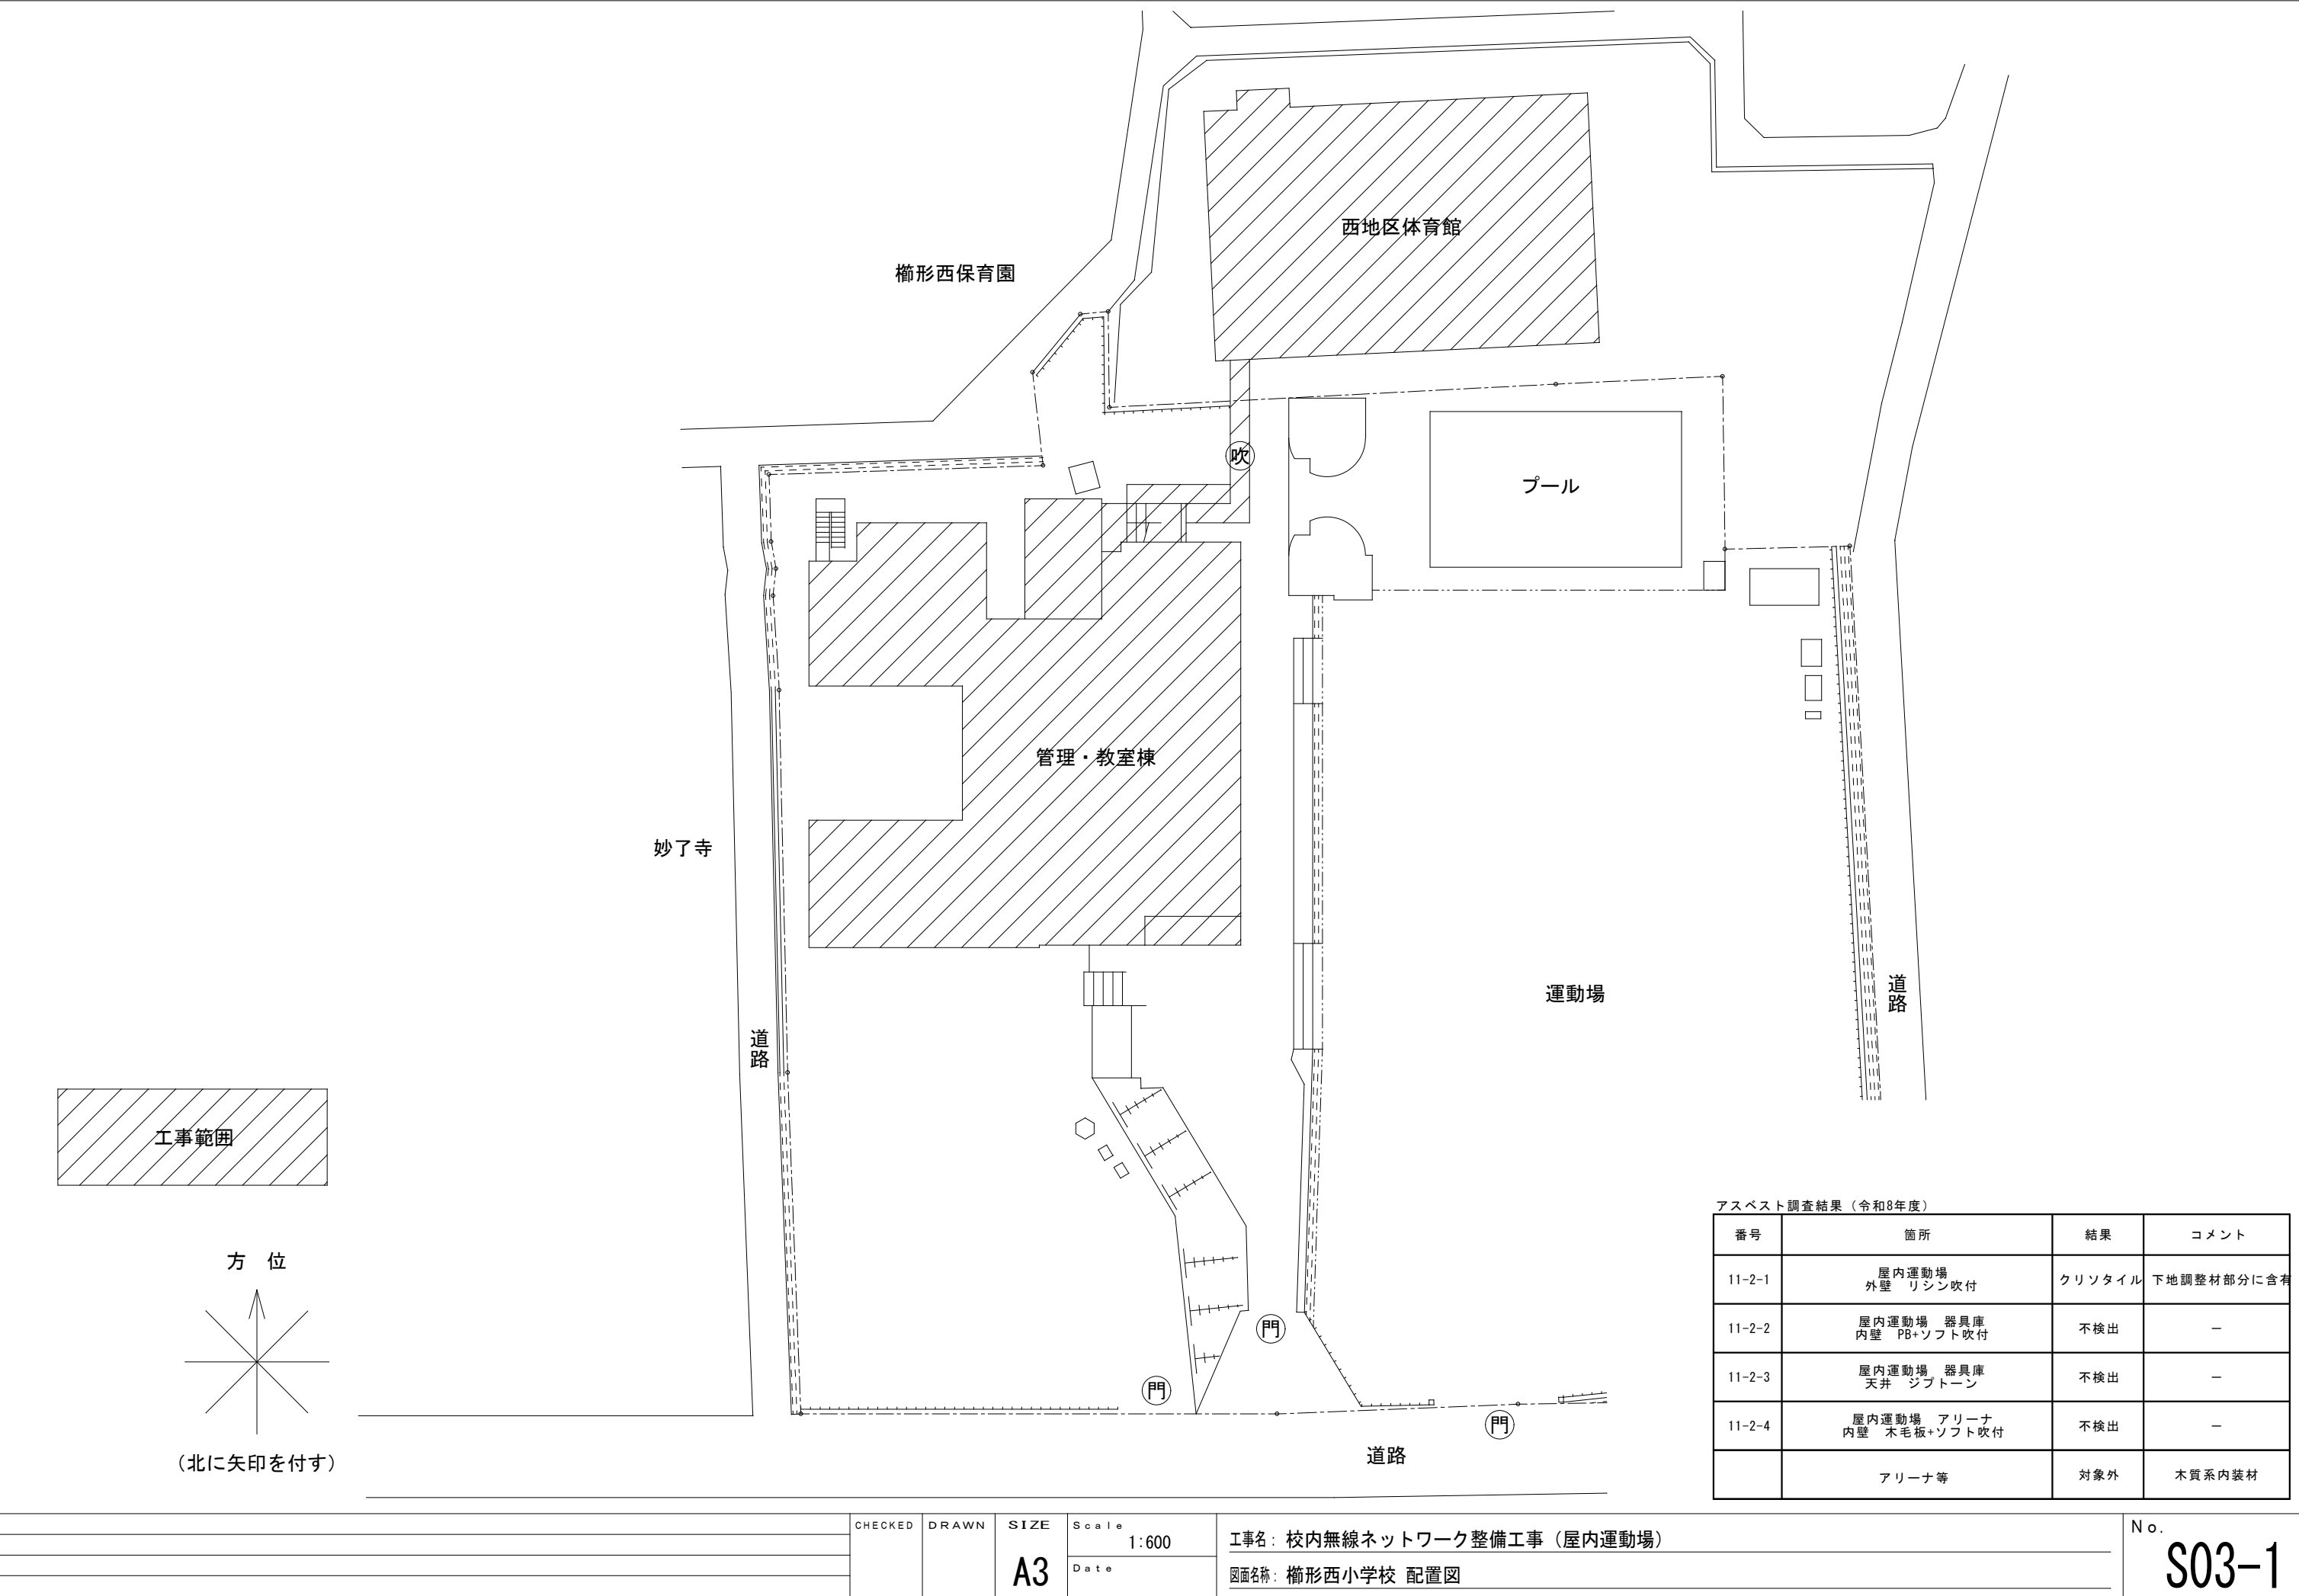

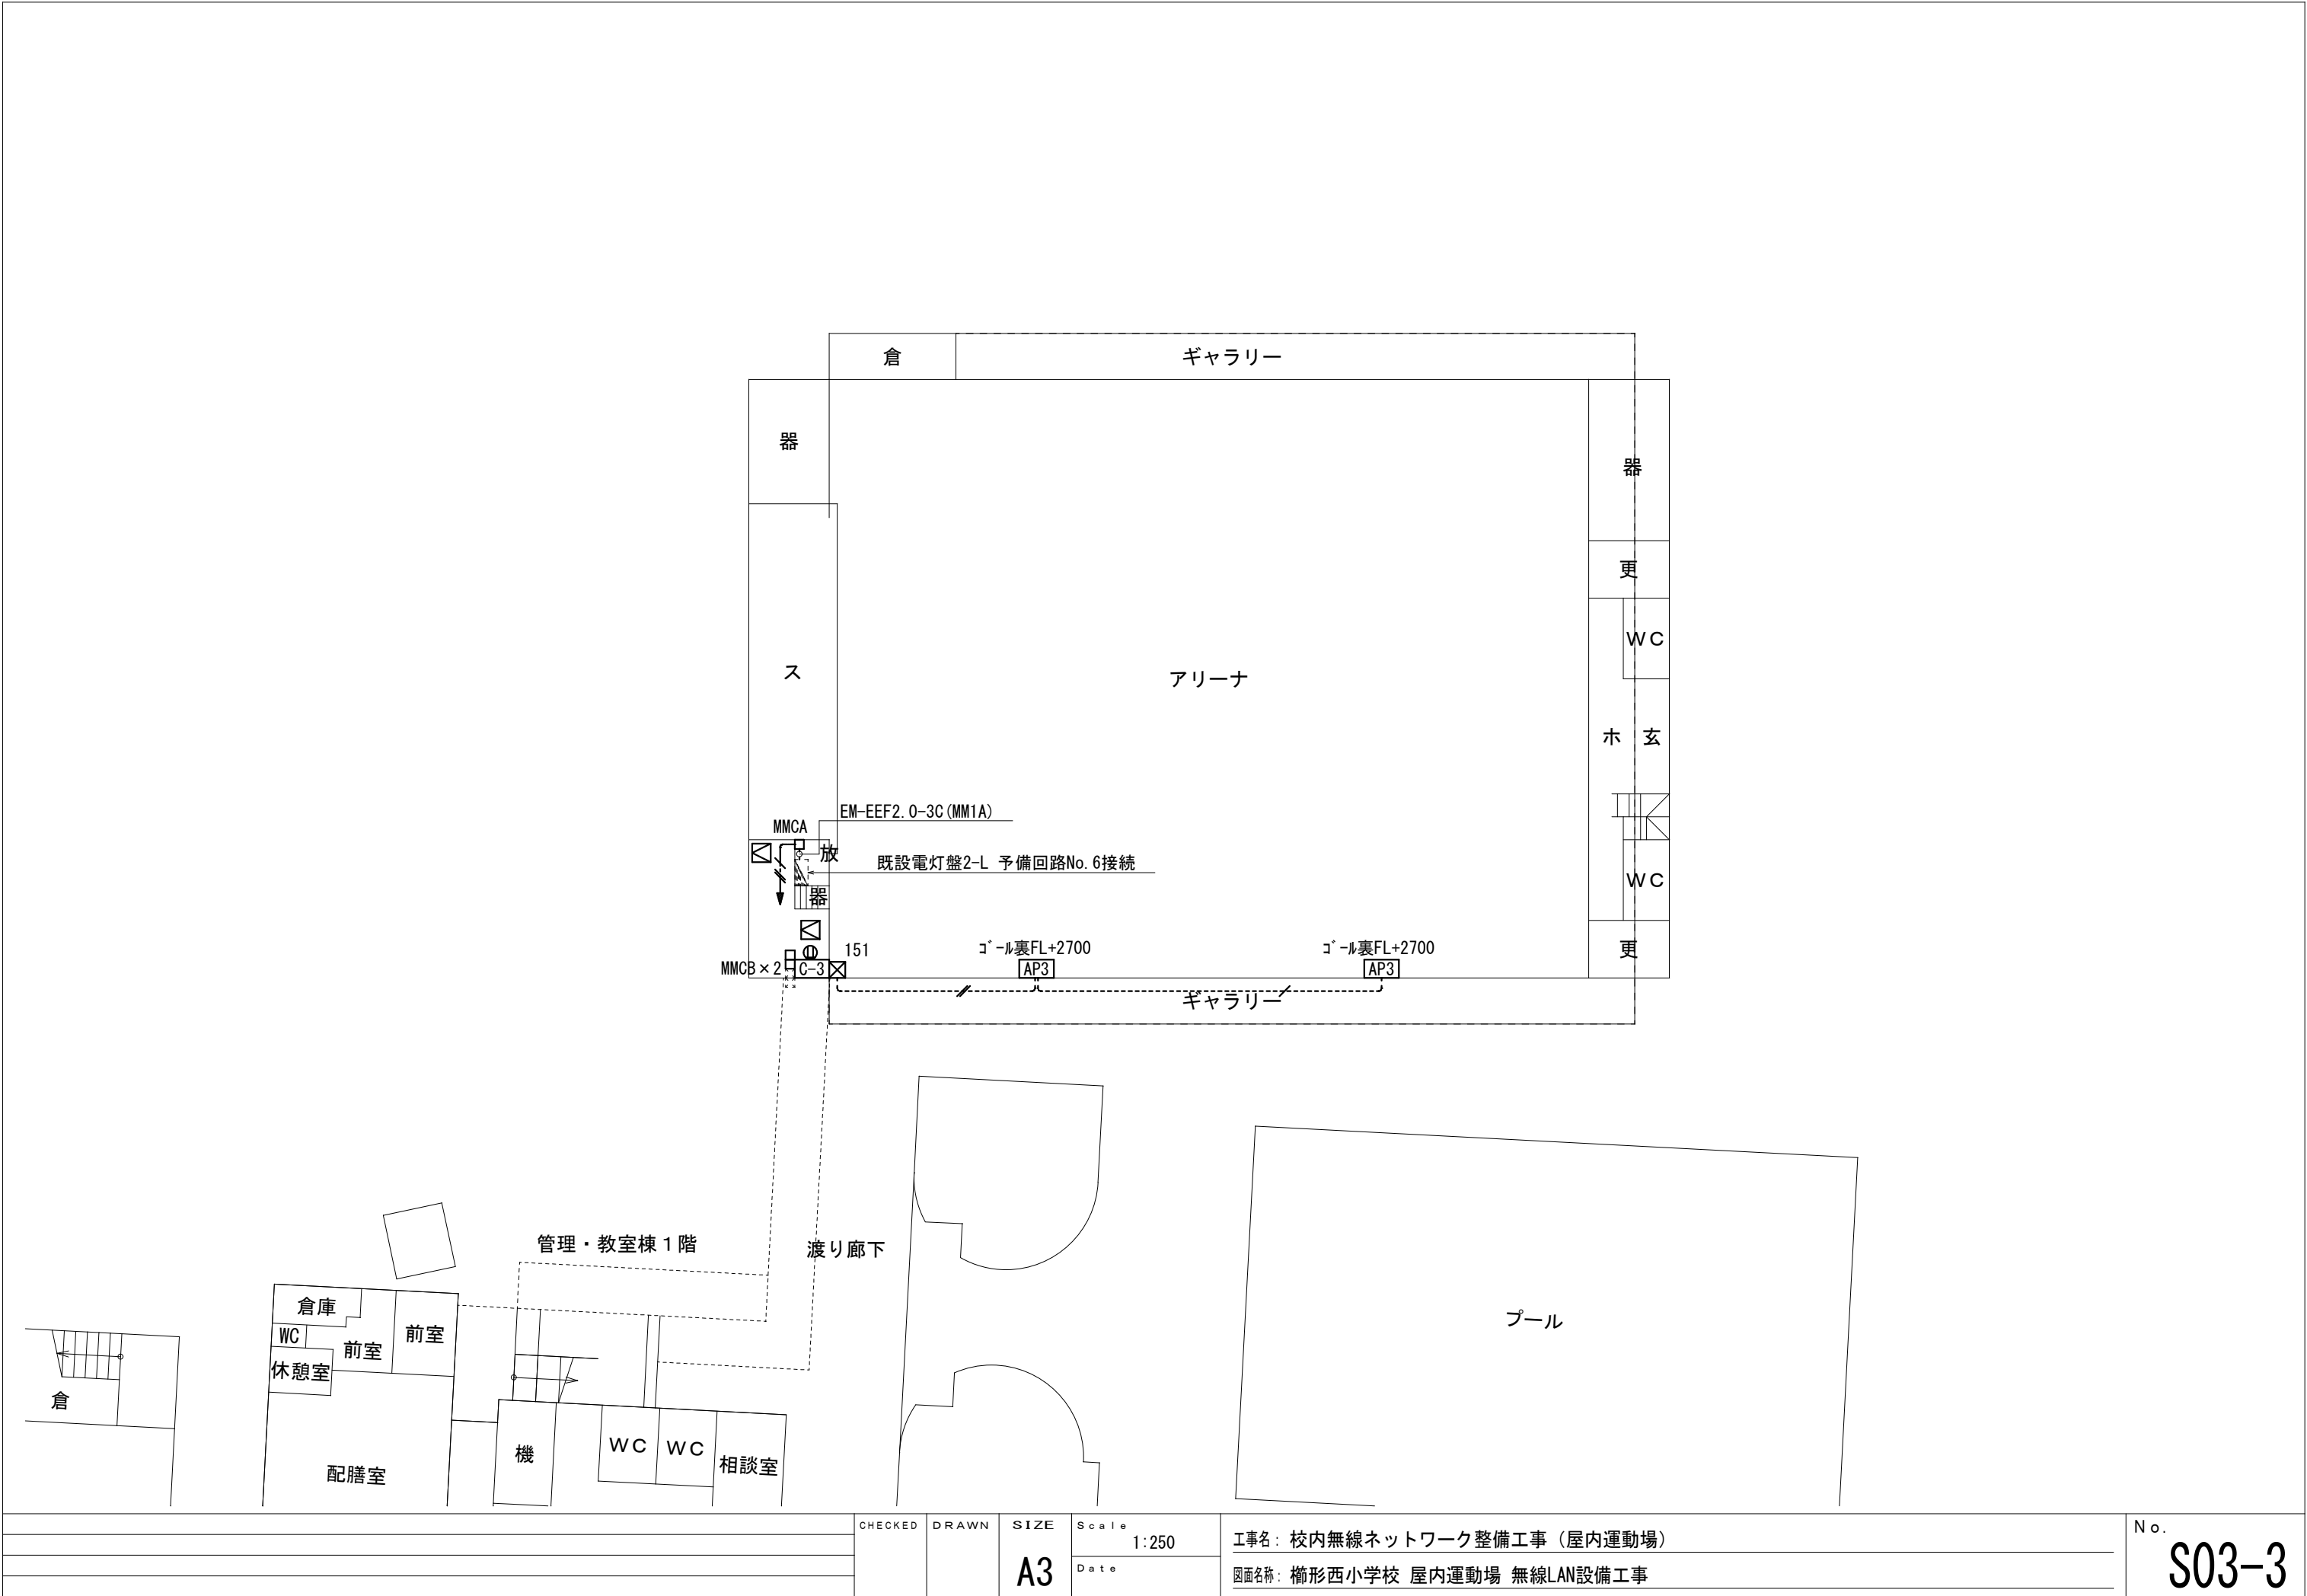


			CHECKED	DRAWN	SIZE	Scale	工事名: 校内無線ネットワーク整備工事 (屋内運動場) 図面名称: 櫛形西小学校 屋内運動場 無線LAN設備工事	No. S03-3
					A3	1:250 Date		

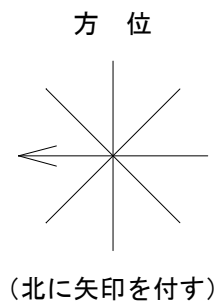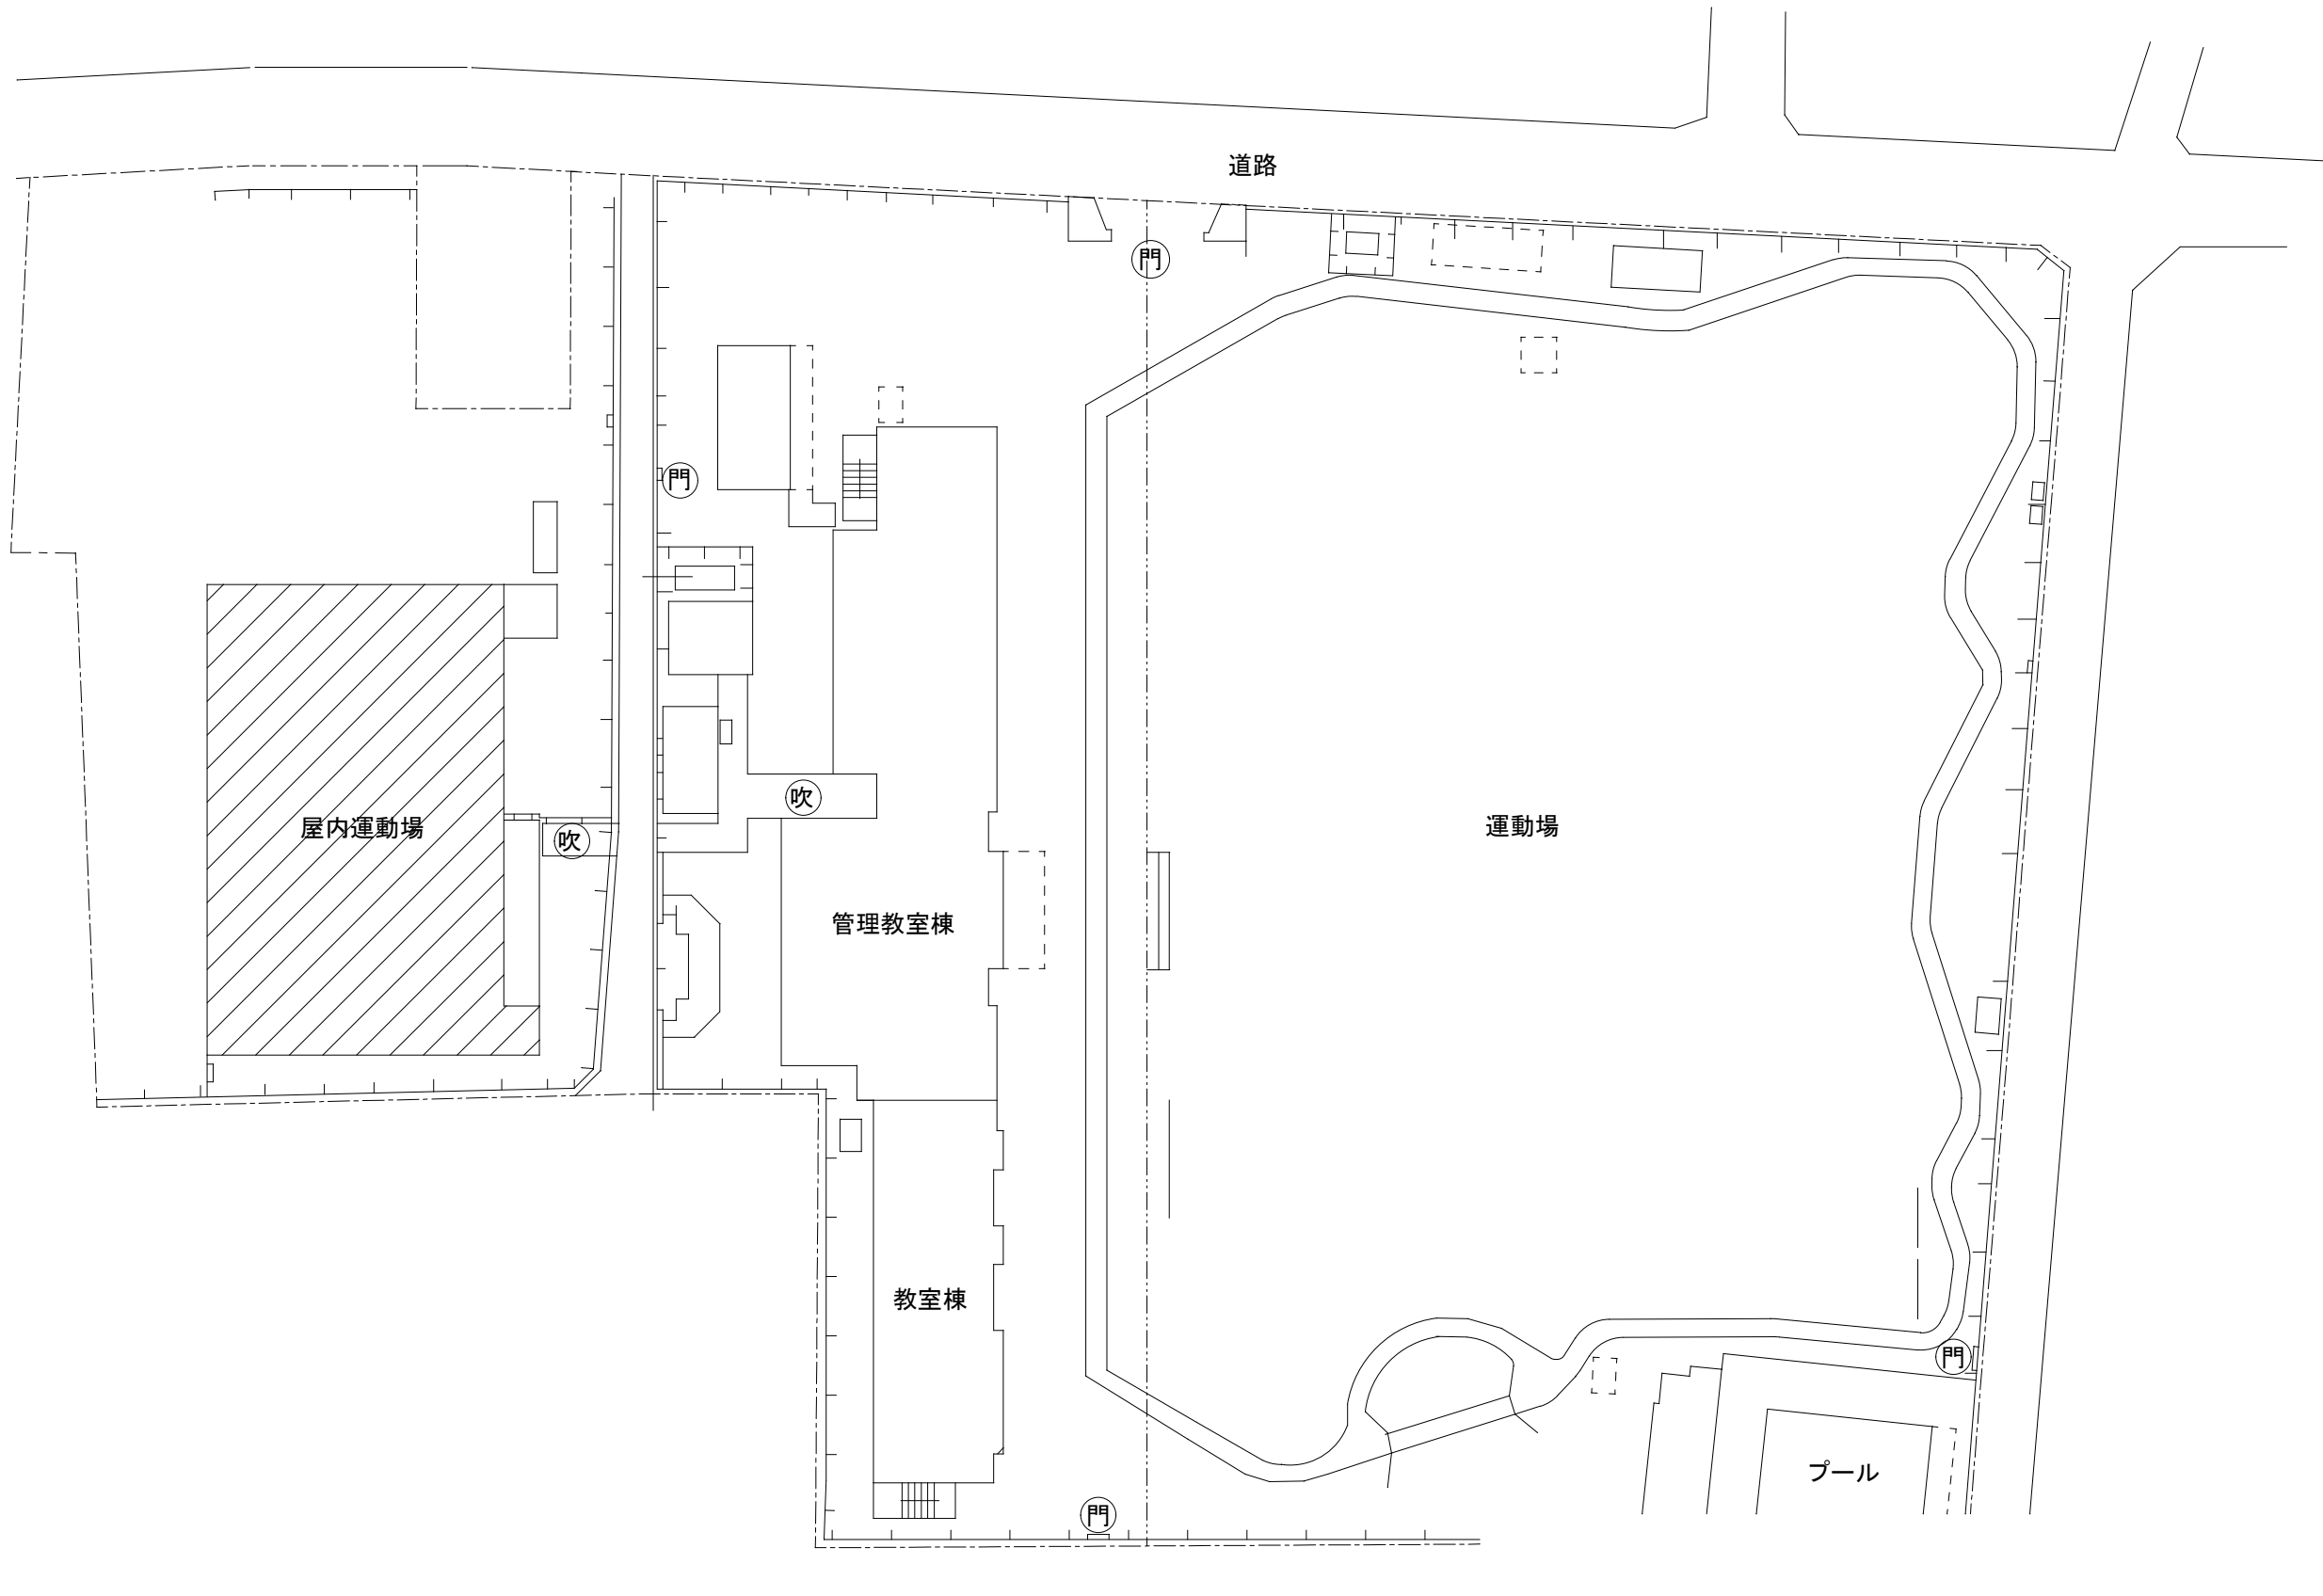

アスベスト調査結果（令和8年度）			
番号	箇所	結果	コメント
	アリーナ等	対象外	木質系内装材

	CHECKED	DRAWN	SIZE	Scale	工事名：校内無線ネットワーク整備工事（屋内運動場） 図面名称：豊小学校 配置図	No. S04-1
			A3	1:600		
				Date		

 
記入なき配管配線は下記に至る。

	EM-UTP-6 4P×2	天井
	EM-UTP-6 4P×2 (PF28)	露出
	EM-UTP-6 4P×2 (E31)	露出 ※手すり部分
	EM-UTP-6 4P (E25)	露出 ※手すり部分


機器及び凡例

	新設無線アクセシブント 市支給品取付 壁付 ※防球カバー取付 参考型番：BAP-1K
	既設HUB収納キャビネットC
	新設ブルボックス 150×150×100. 塗装
	既設天井点検口を示す。
	新設天井点検口 700×450×450

注記1: 情報ケーブルは、両端モジュラゲを施すこと。

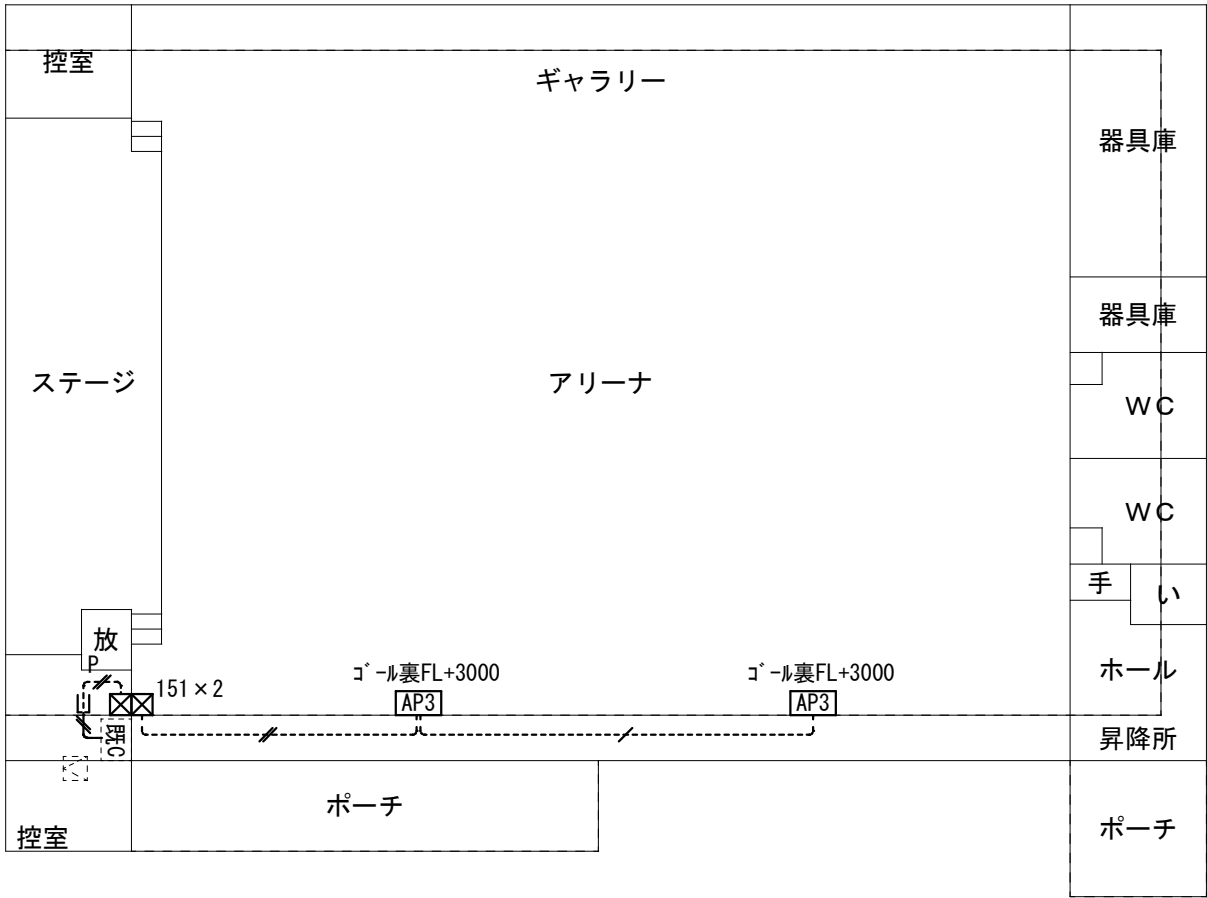

屋内運動場

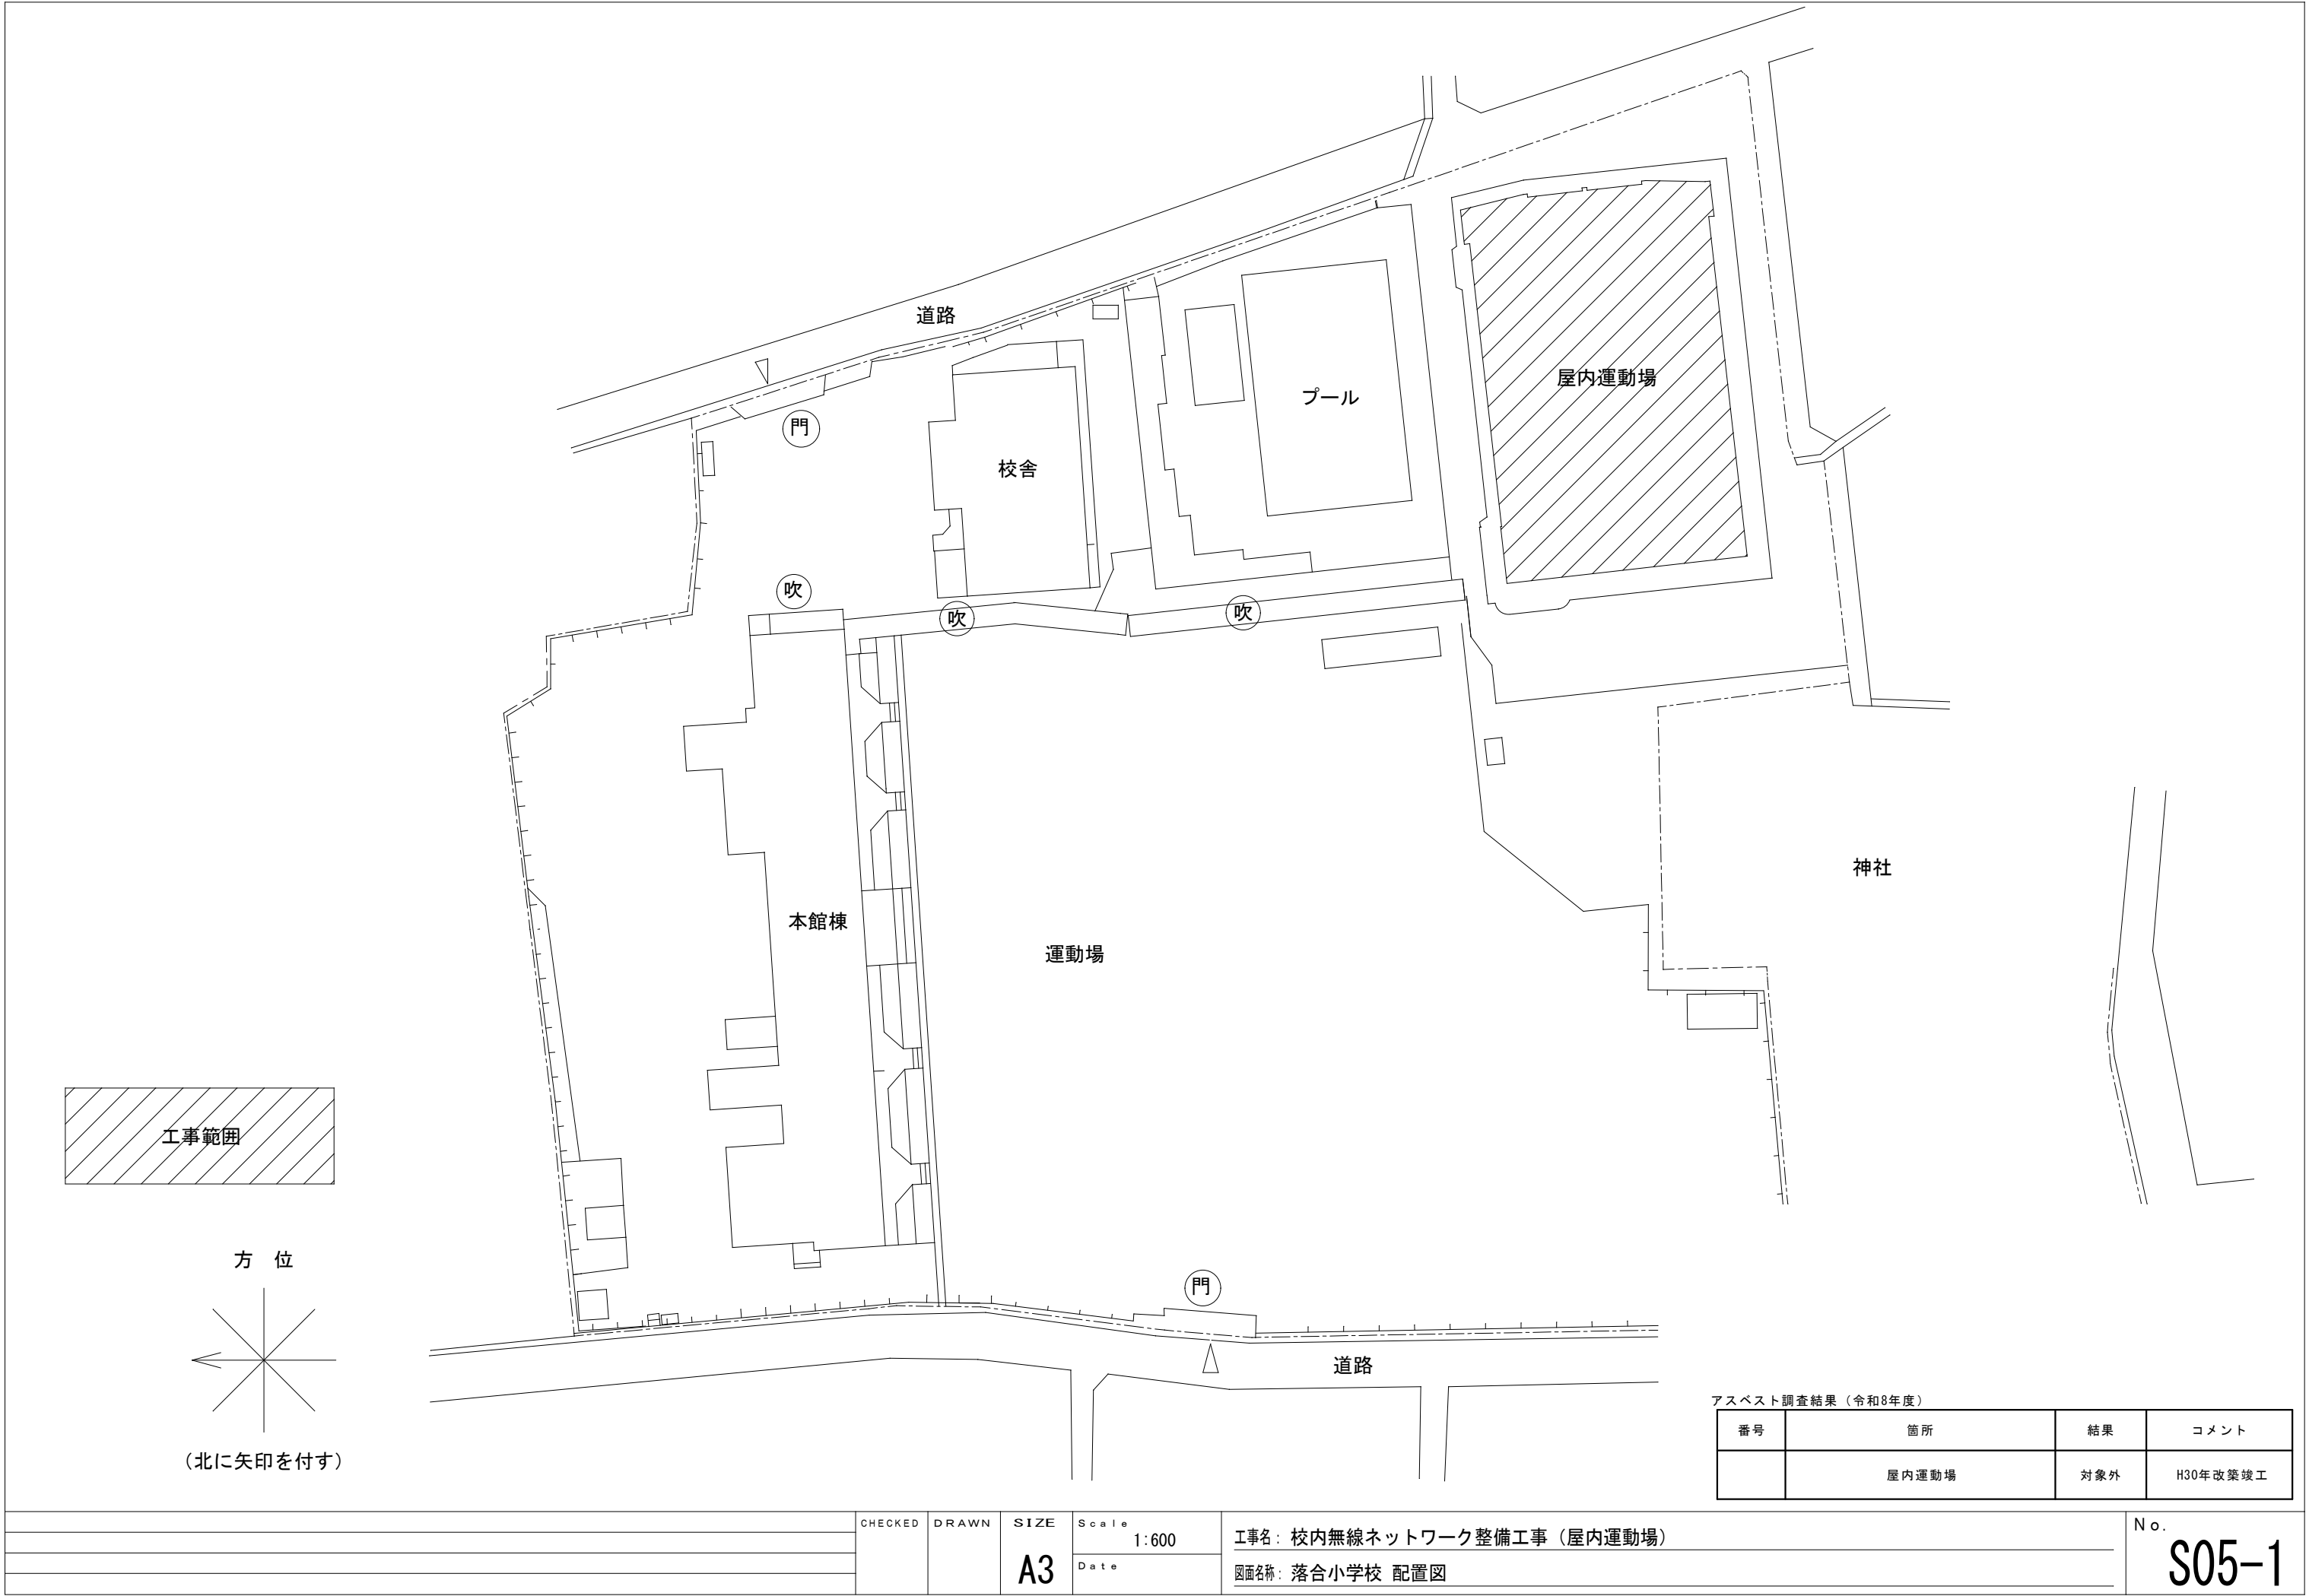

アスベスト調査結果（令和8年度）			
番号	箇所	結果	コメント
	屋内運動場	対象外	H30年改築竣工


記入なき配管配線は下記に至る。

	EM-UTP-6 4P	天井
	EM-UTP-6 4P (E25)	露出 ※手すり部分


機器及び凡例


	新設無線アクセサント 市支給品取付 壁付 ※防球カバー取付 参考型番：BAP-1K
	既設端子盤 T-1
	新設ブルックス 150×150×100. 塗装
	既設天井点検口を示す。
	新設天井点検口 7㍓450×450

注記1:情報ケーブルは、両端シールドラップを施すこと。

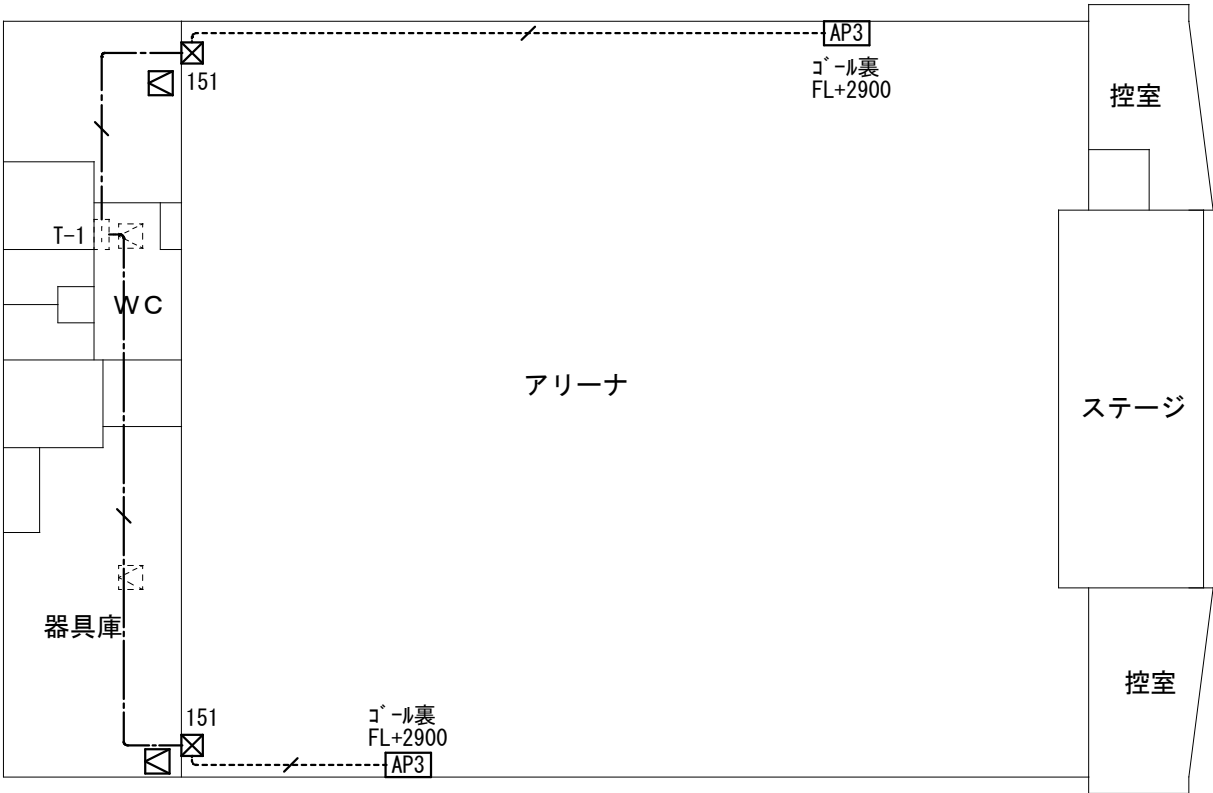

屋内運動場

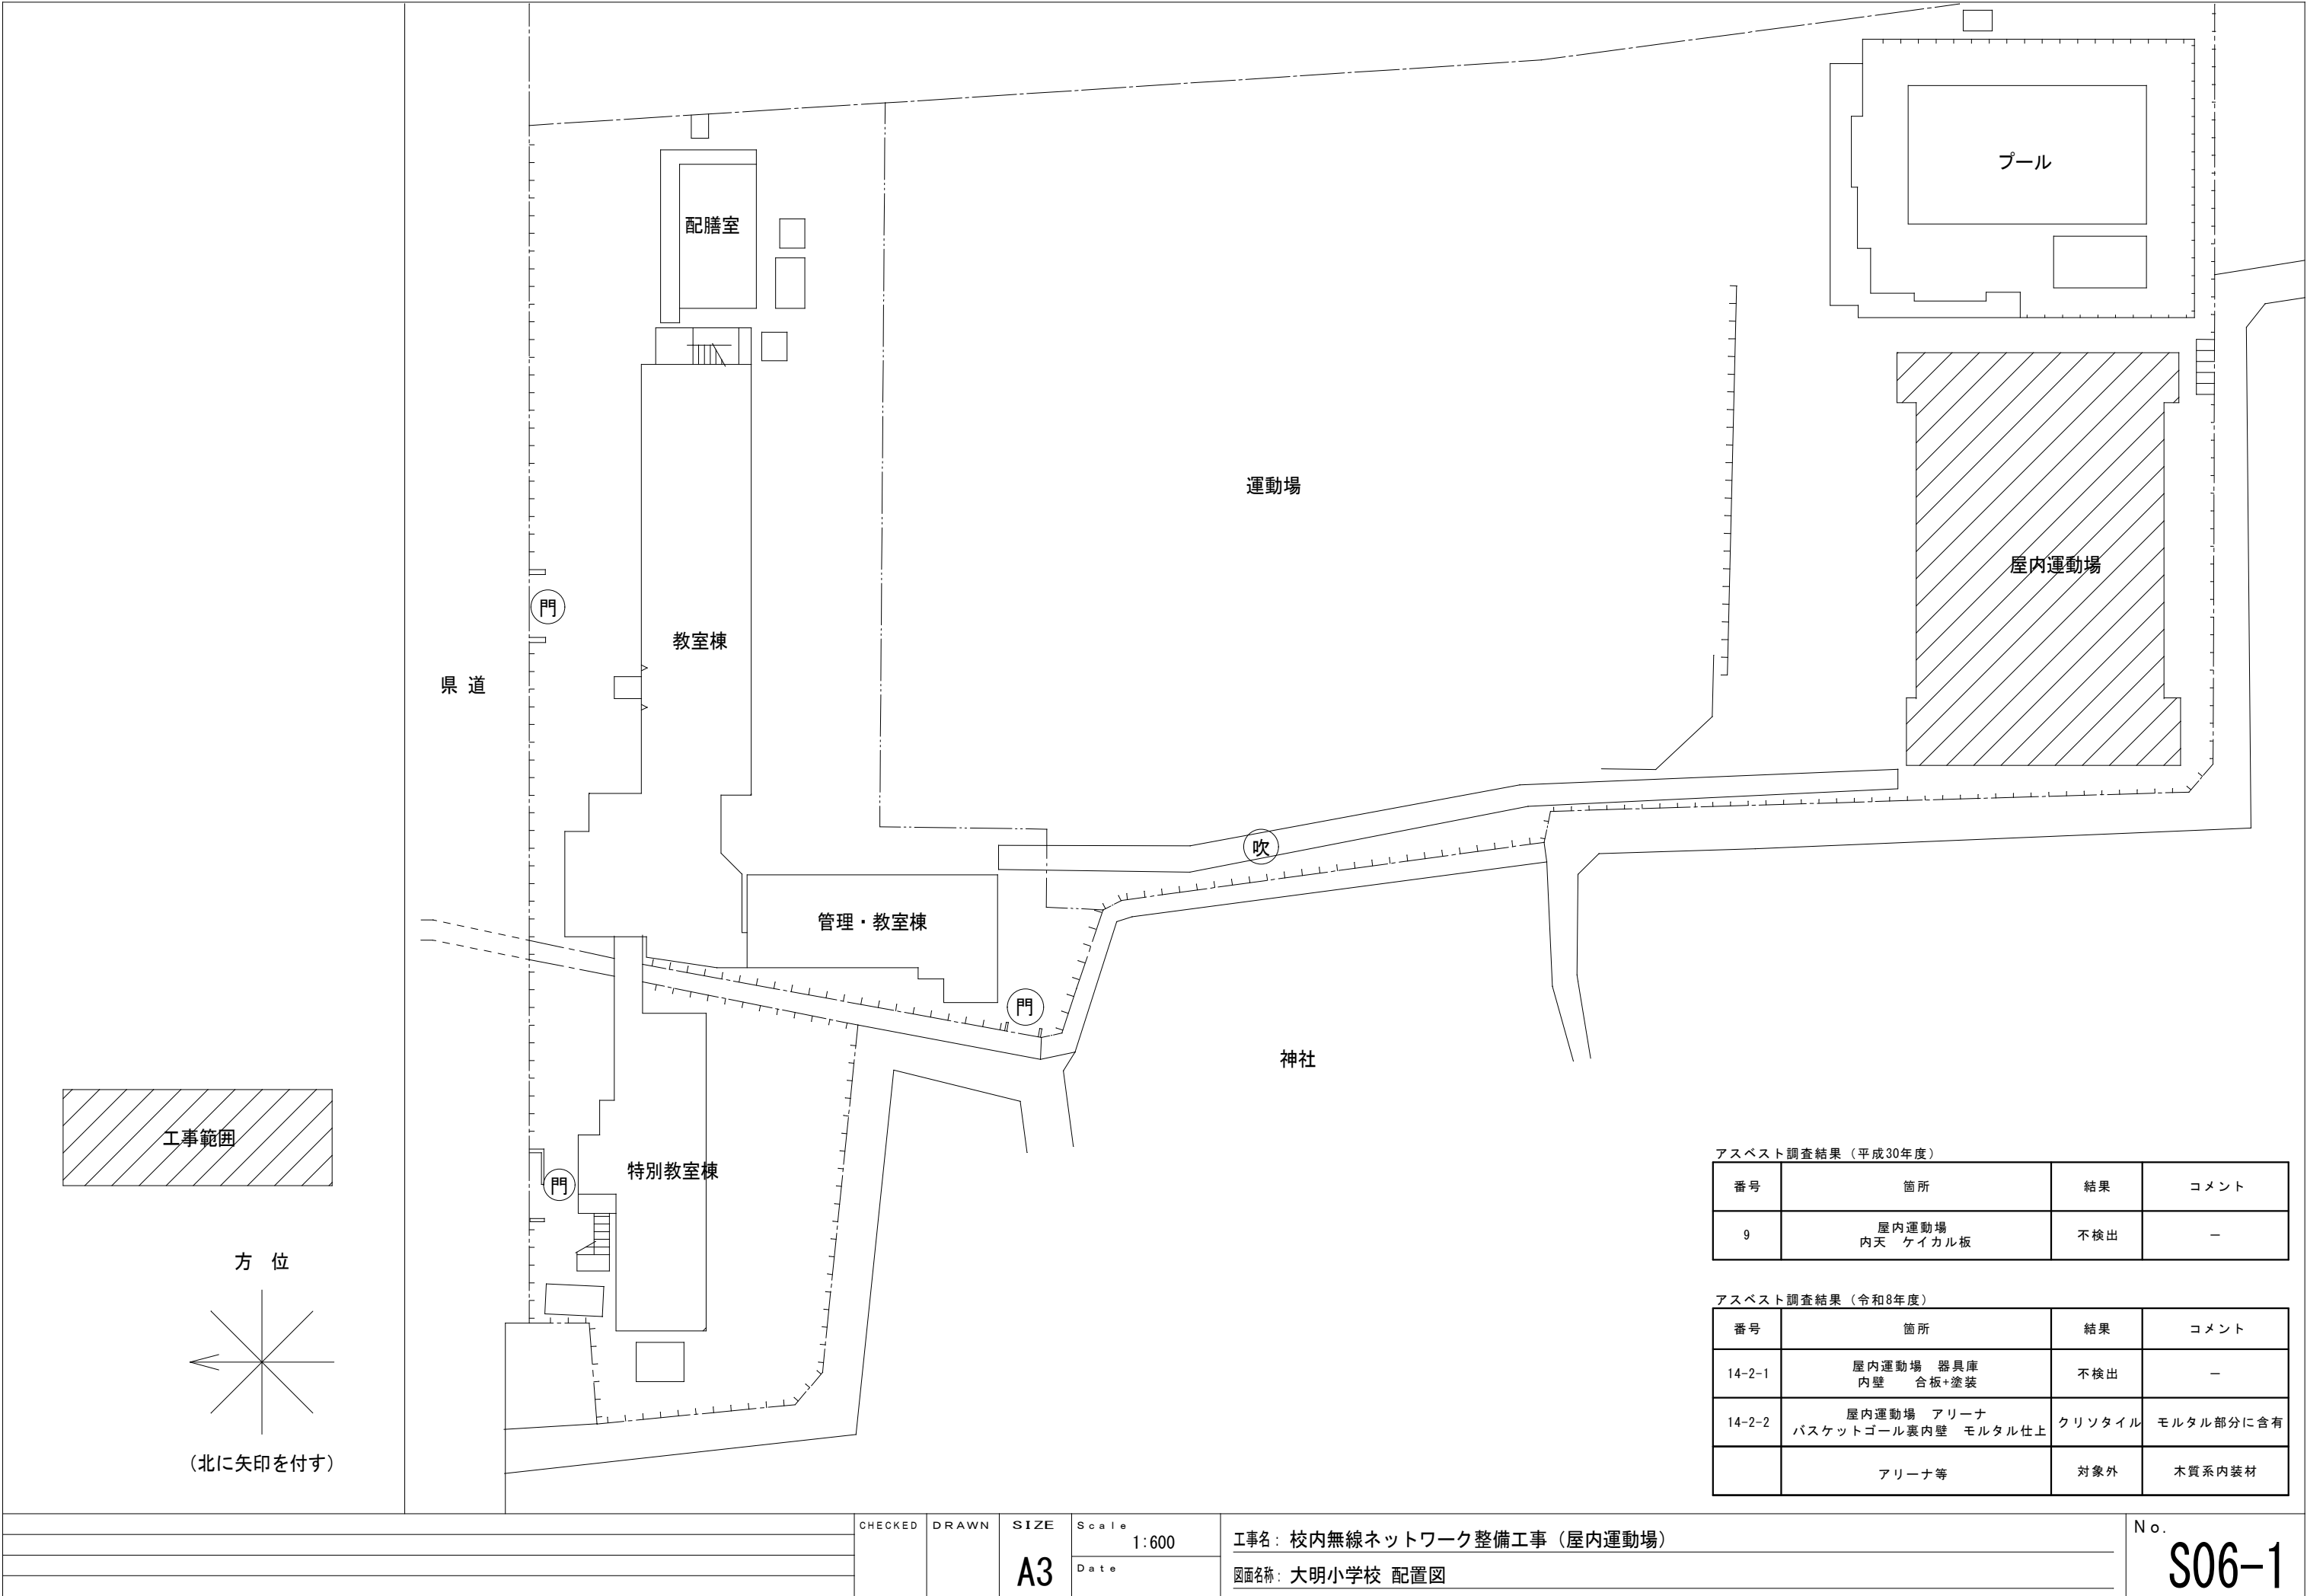

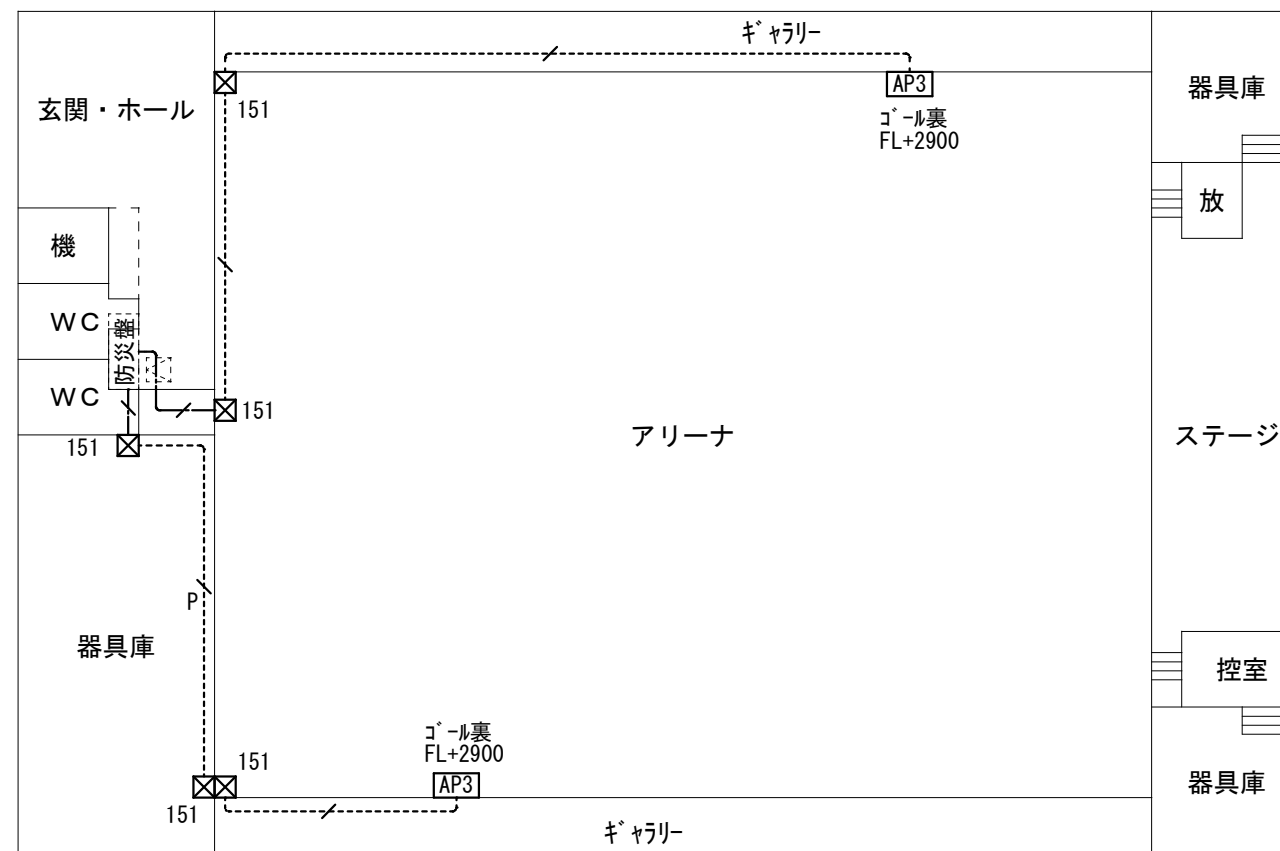

記入なき配管配線は下記に至る。

——/——	EM-UTP-6 4P	天井	
-----/---P	EM-UTP-6 4P	(PF22) 露出	※手すり部分
-----/-----	EM-UTP-6 4P	(E25) 露出	※手すり部分



機器及び凡例

	新設無線アンテナ 市支給品取付 壁付 ※防球カバー取付 参考型番：BAP-1K
	既設複合防災盤
	新設ﾌﾙｯｸｽ 150×150×100. 塗装
	既設天井点検口を示す。
	新設天井点検口 ﾌﾙ450×450

注記1:情報ケーブルは、両端モジュラプラグを施すこと。


注記2: メ*アイコンバーターSM-1心10M/100M/1G兼用3E×1.5E×1 参考型番: DN5810WS3E, DN5810WS5E 納品すること。

	CHECKED	DRAWN	SIZE A3	Scale 1:250	工事名：校内無線ネットワーク整備工事（屋内運動場）	No. S06-2
				Date	図面名称：大明小学校 屋内運動場 無線LAN設備工事	

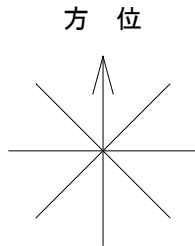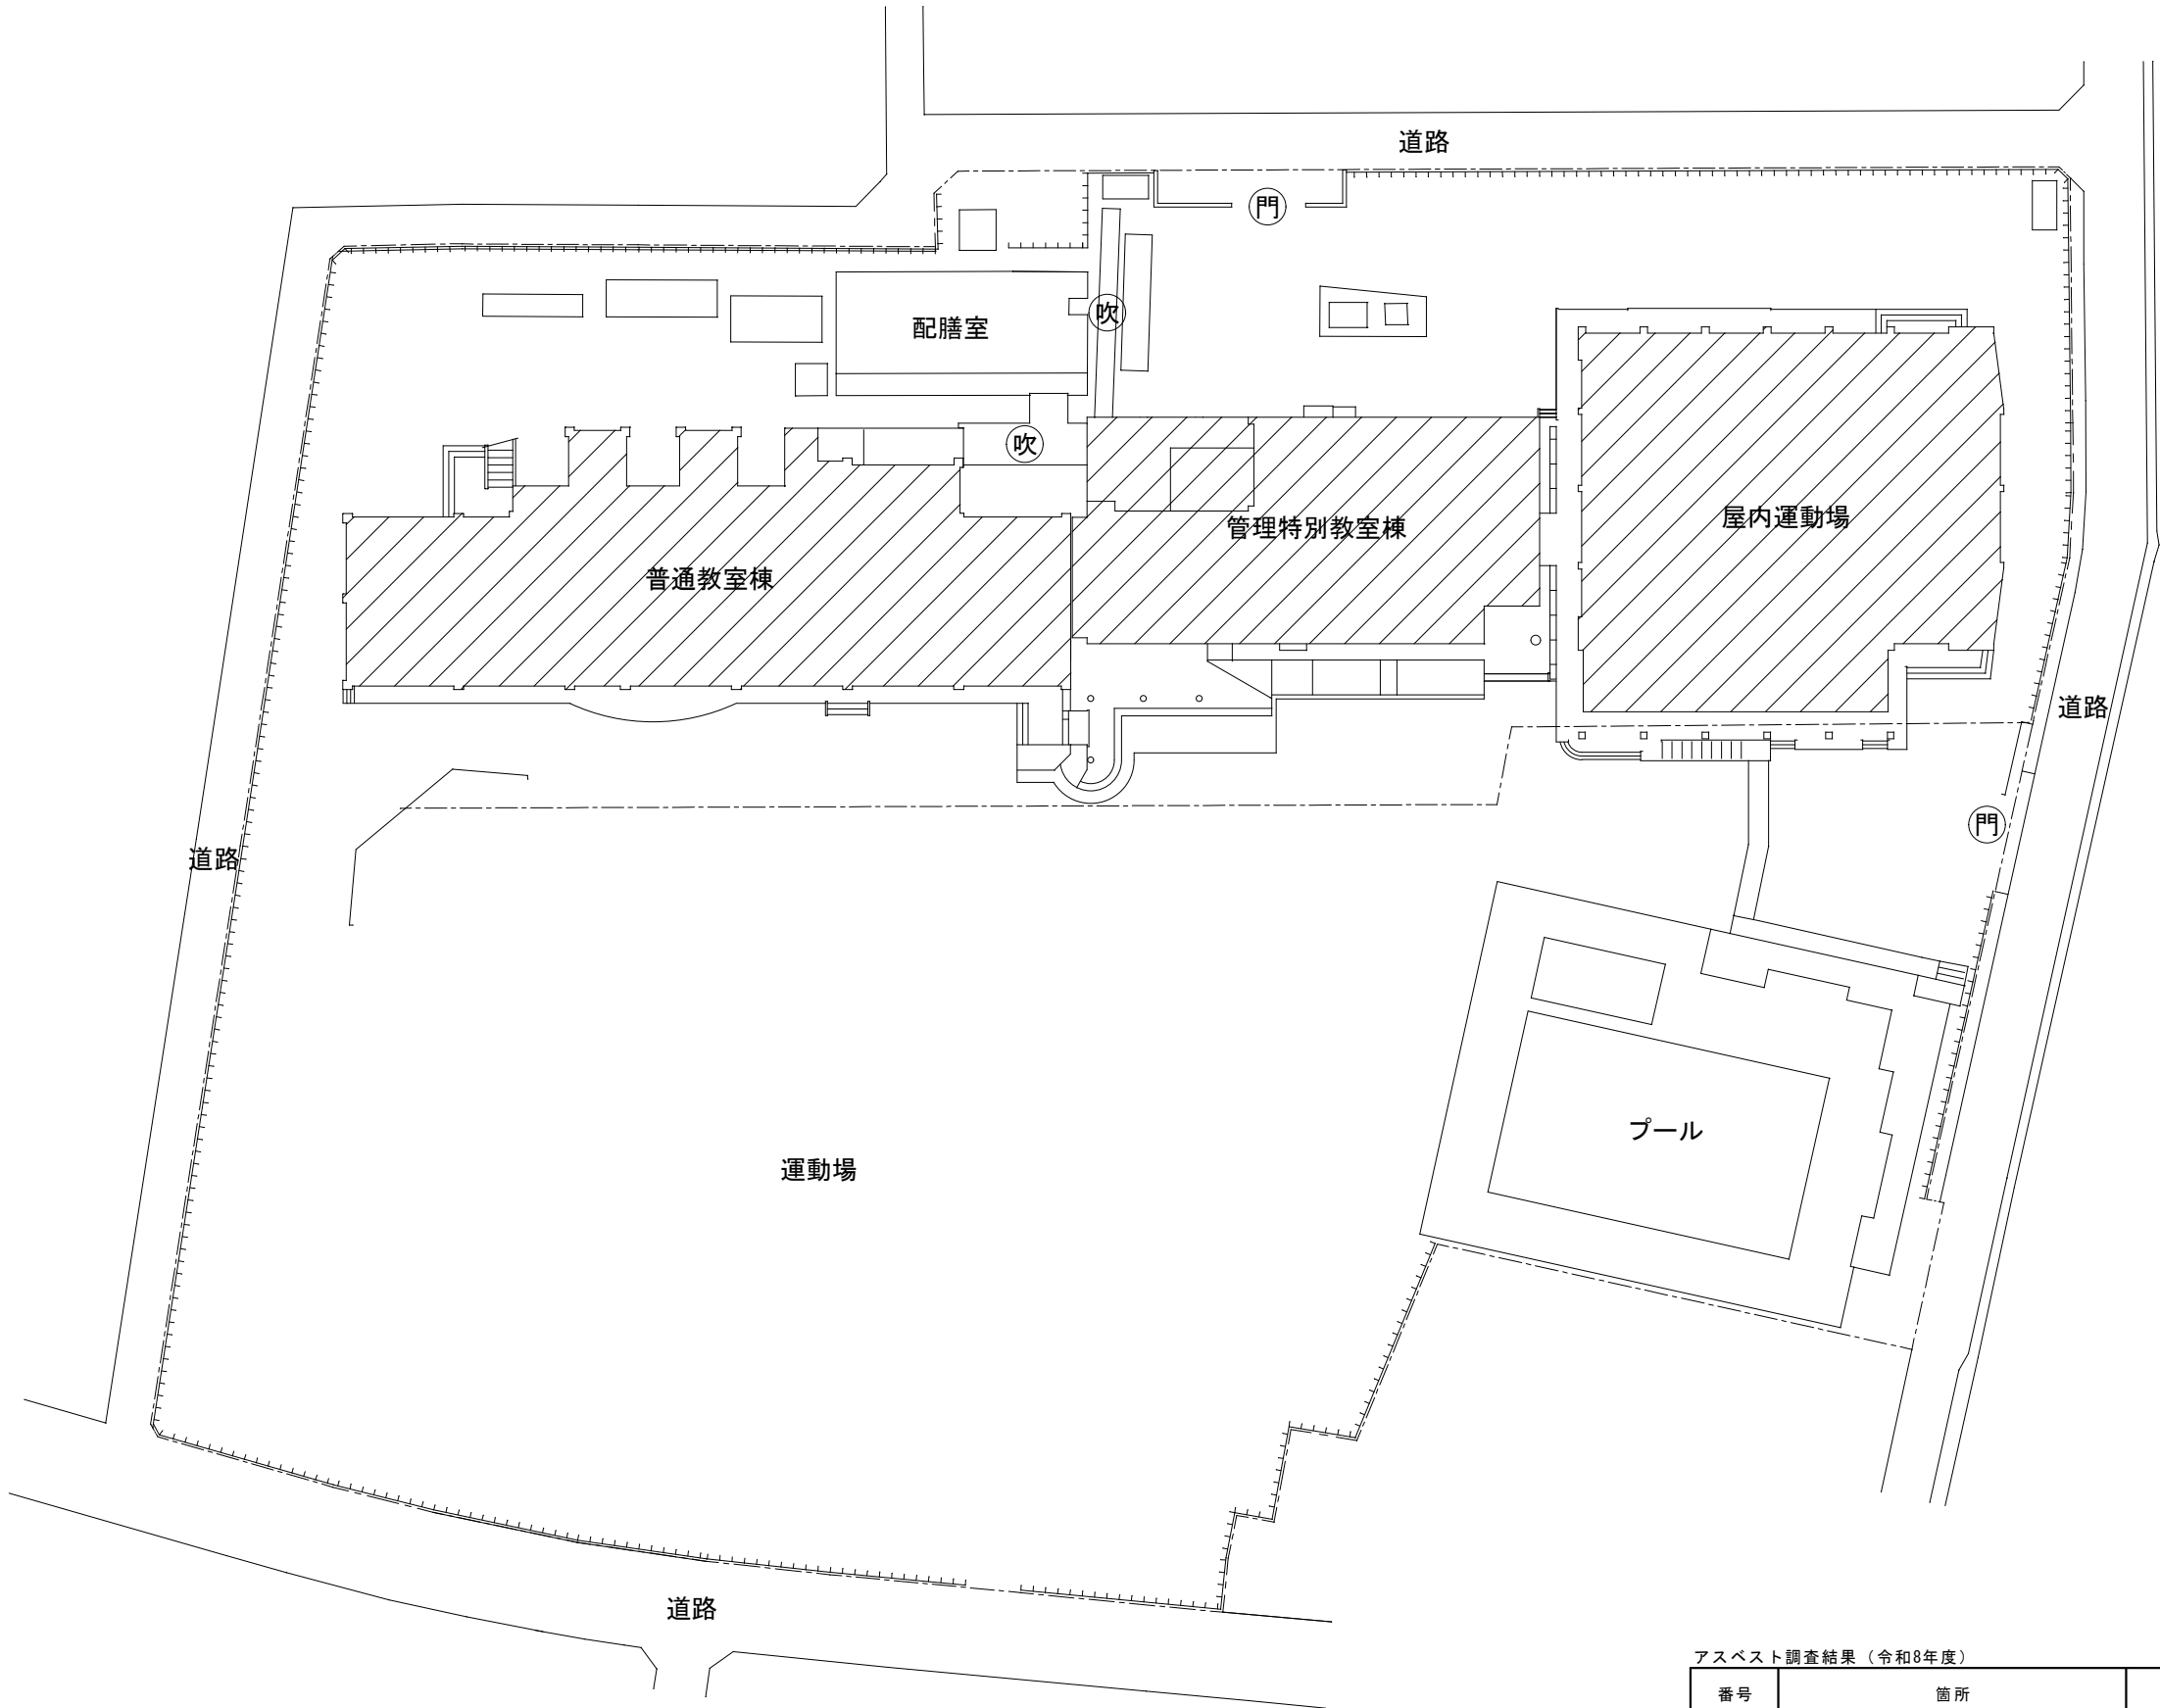

アスベスト調査結果（令和8年度）

番号	箇所	結果	コメント
15-1-4	校舎 管理特別教室棟 1階廊下 天井 ジブトーン	不検出	—
	屋内運動場	対象外	H23年改築竣工

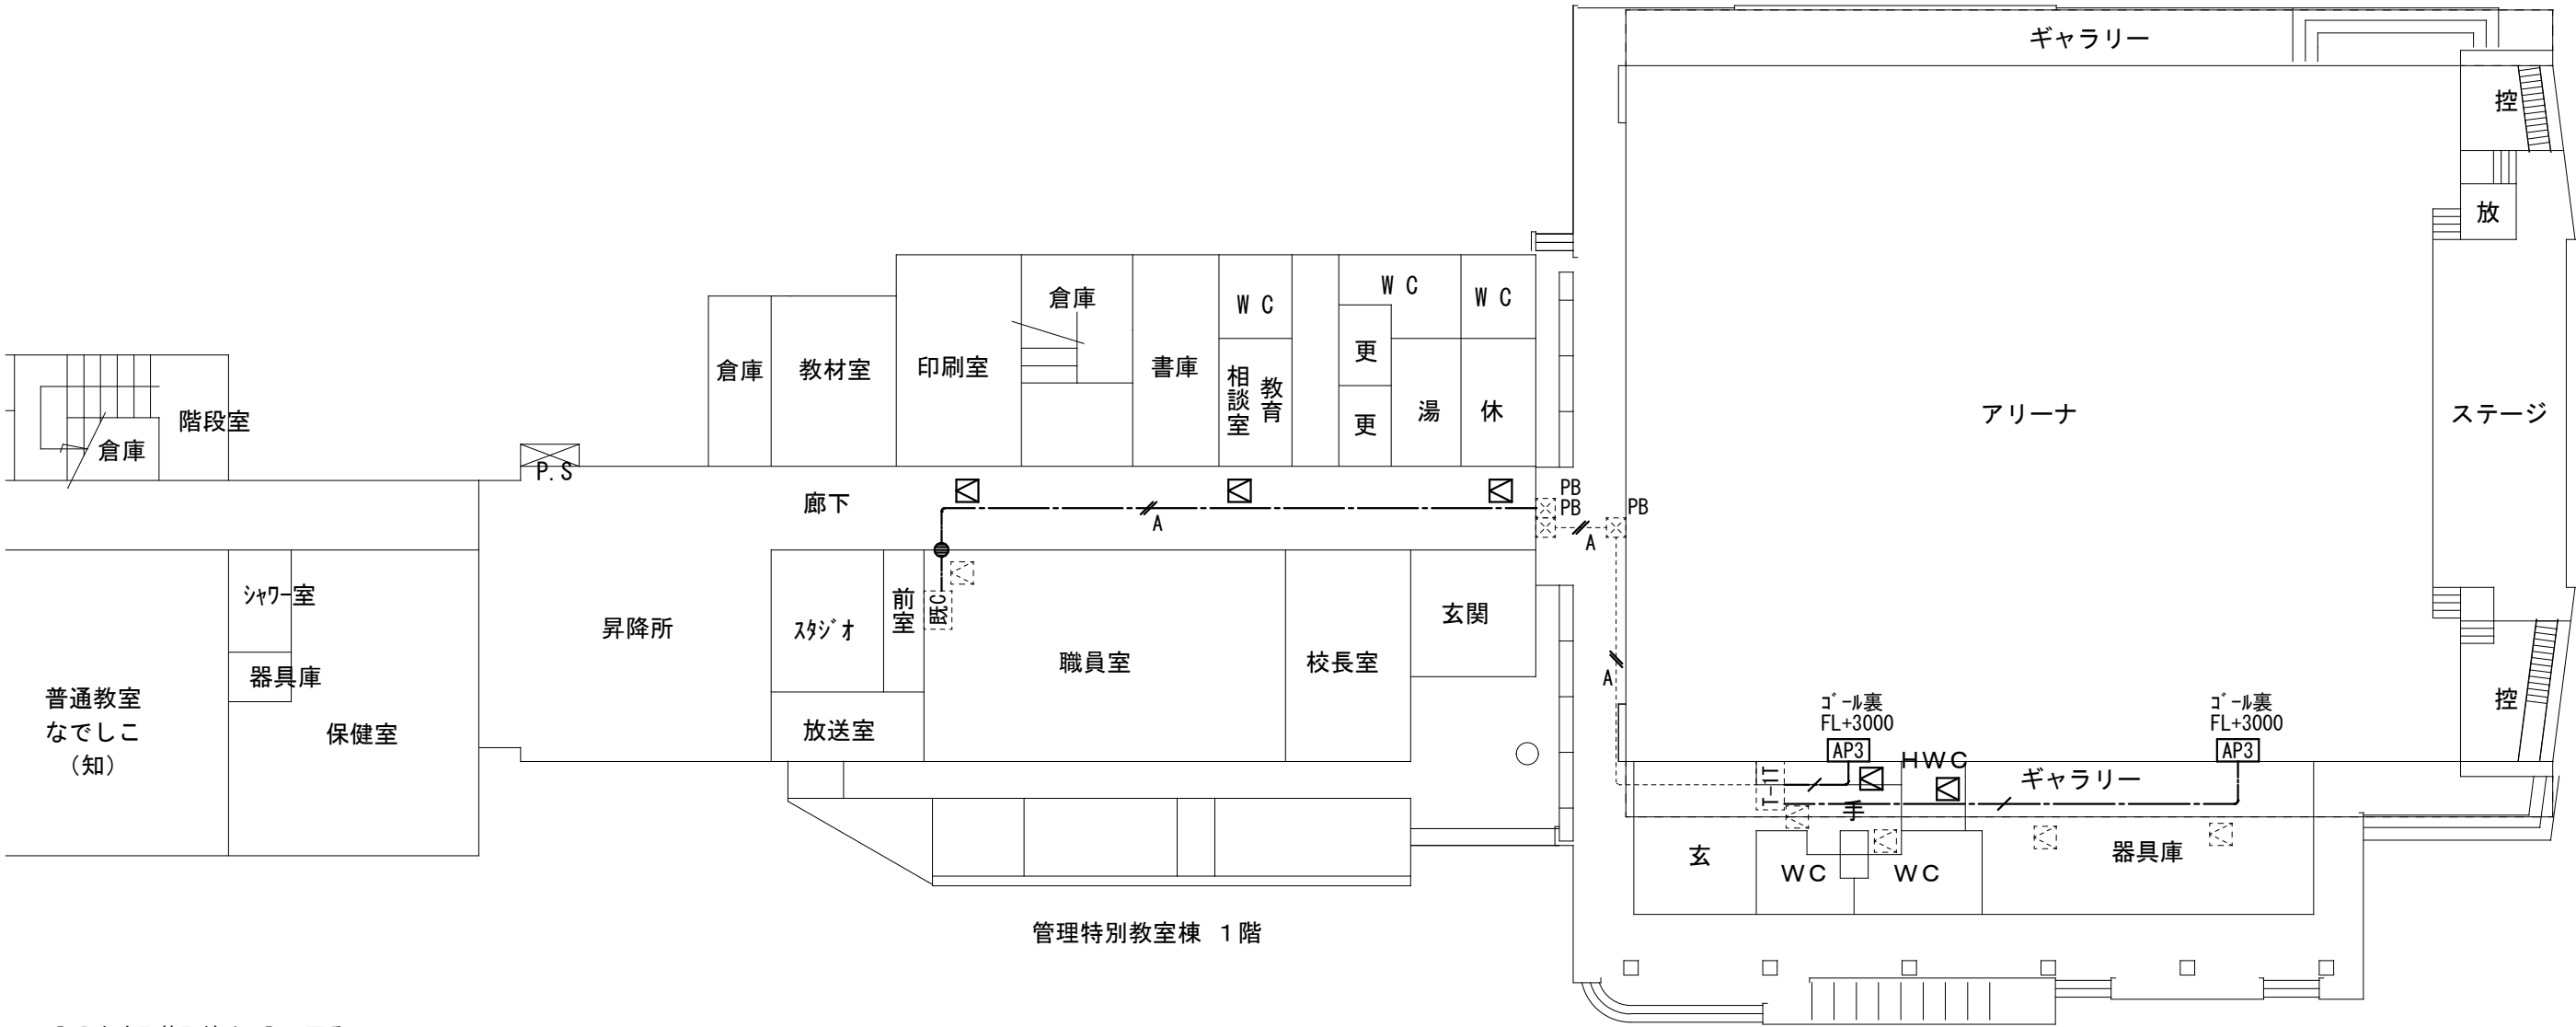

管理特別教室棟 1階

屋内運動場

記入なき配管配線は下記に至る。


- /— A EM-UTP-6A 4P×2 天井
- - -/ - - - A EM-UTP-6A 4P×2(既設電線管内入線)
- /— EM-UTP-6 4P 天井


機器及び凡例


AP3	新設無線アクセシブリティ市支給品取付 壁付 ※防球ガード取付 参考型番：BAP-1K
既C	既設HUB収納キャビネット
T-1T	既設端子盤 T-1T
PB	既設ボックス
●	防火区画貫通措置を示す。
□	既設天井点検口を示す。
□	新設天井点検口 700×450×450

注記1：既設HUB収納キャビネットC～既設端子盤T-1T間内各情報ケーブル端末は、CAT6Aシールド型1ヶ用を施し、機器間側は両端シールドを施すこと。



注記2：新設情報ケーブルEM-UTP-6A 4P敷設、NW切替後既設情報ケーブルEM-UTP-CAT5E 4P撤去すること。
職員室既C～屋内運動場T-1T EM-UTP-CAT5E 4P×1

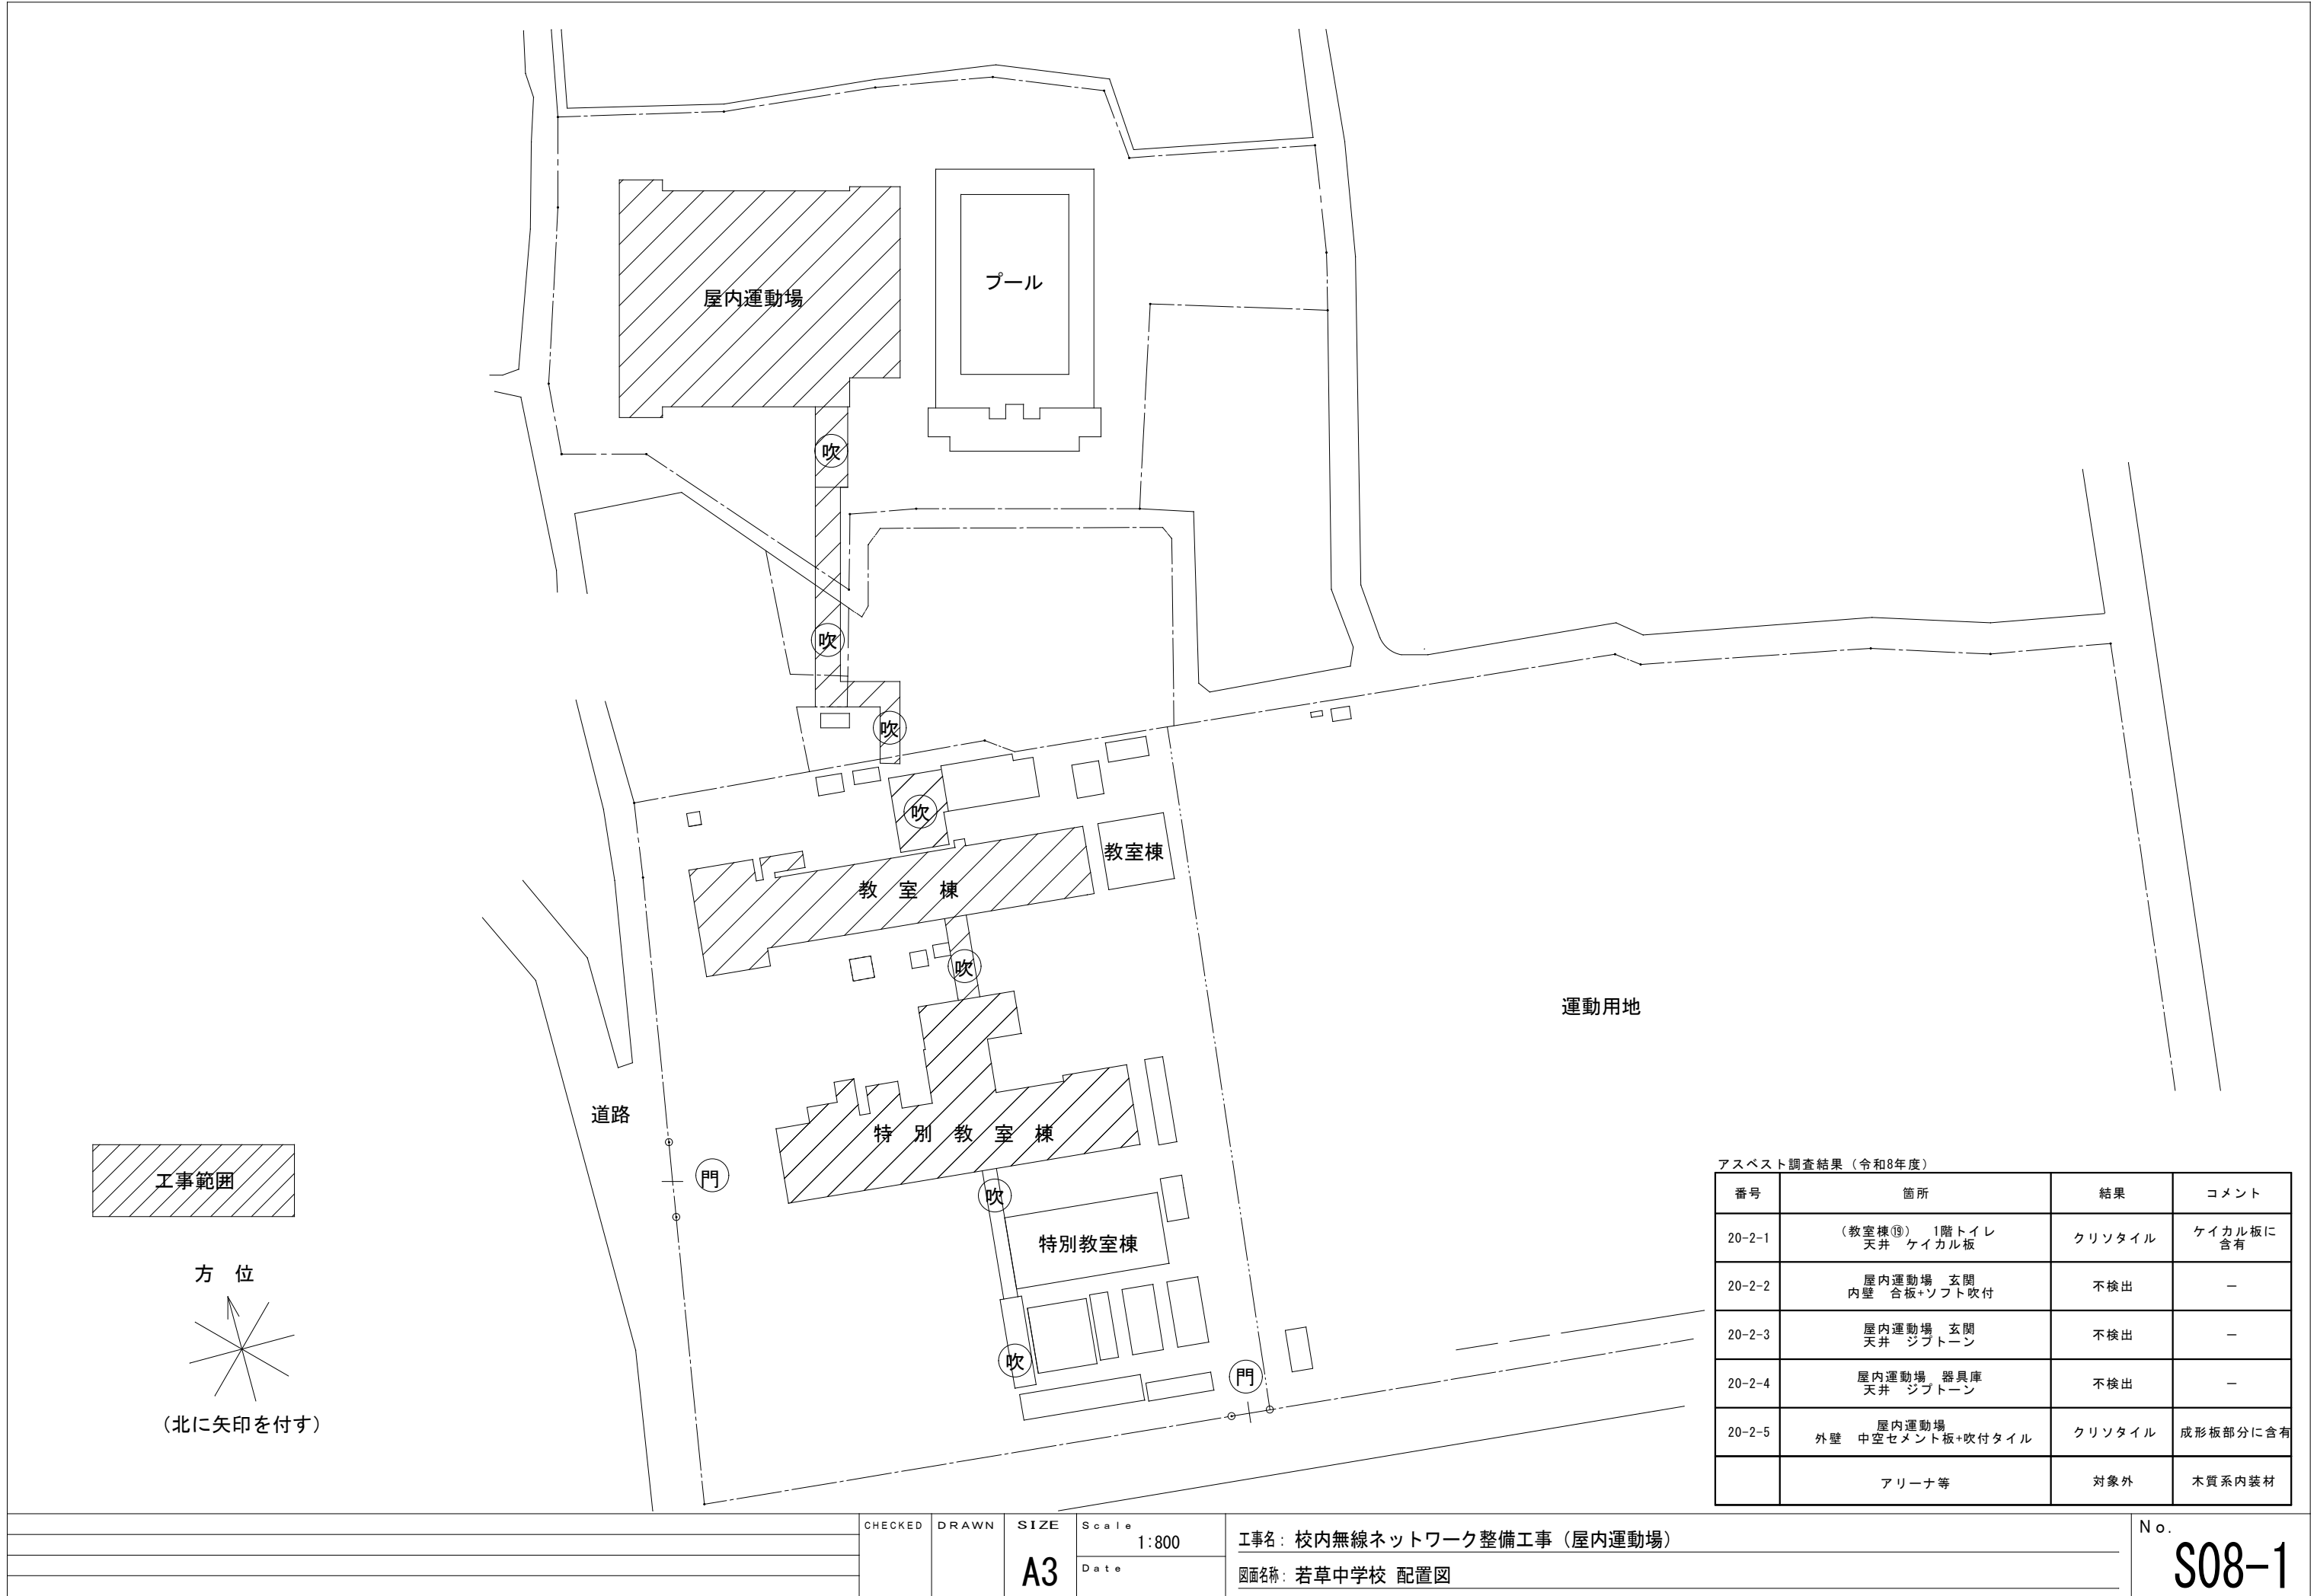

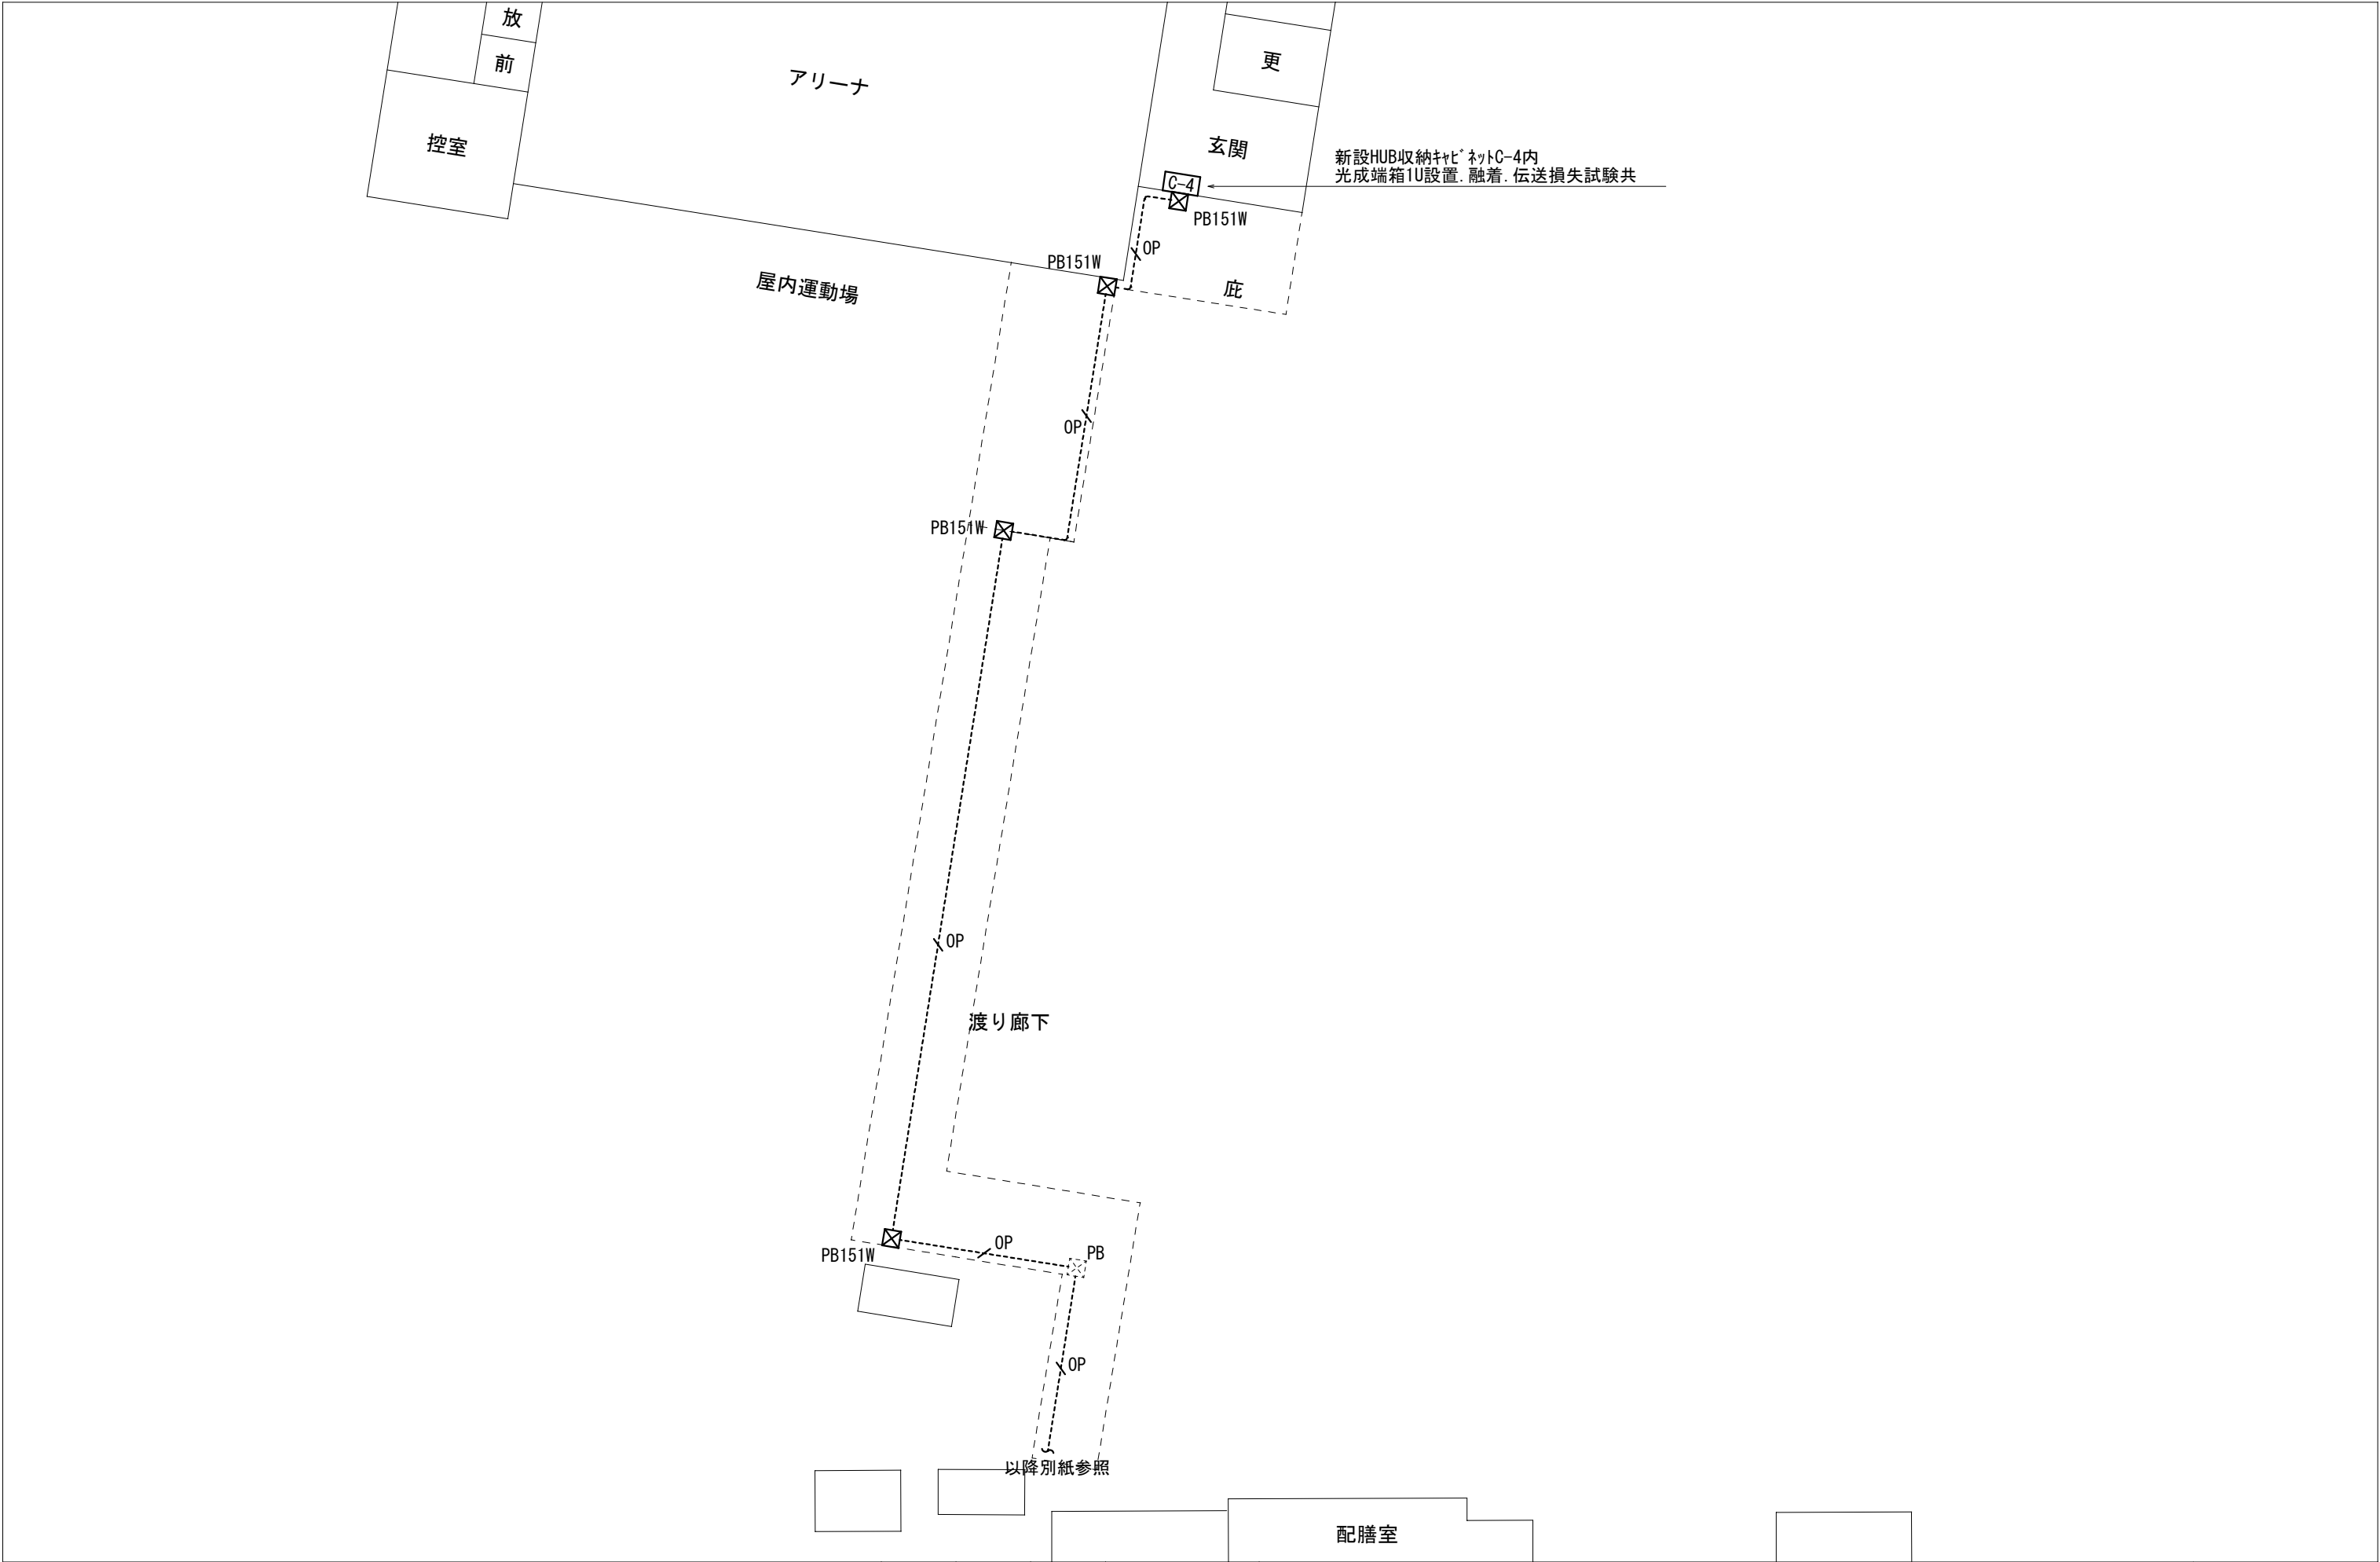

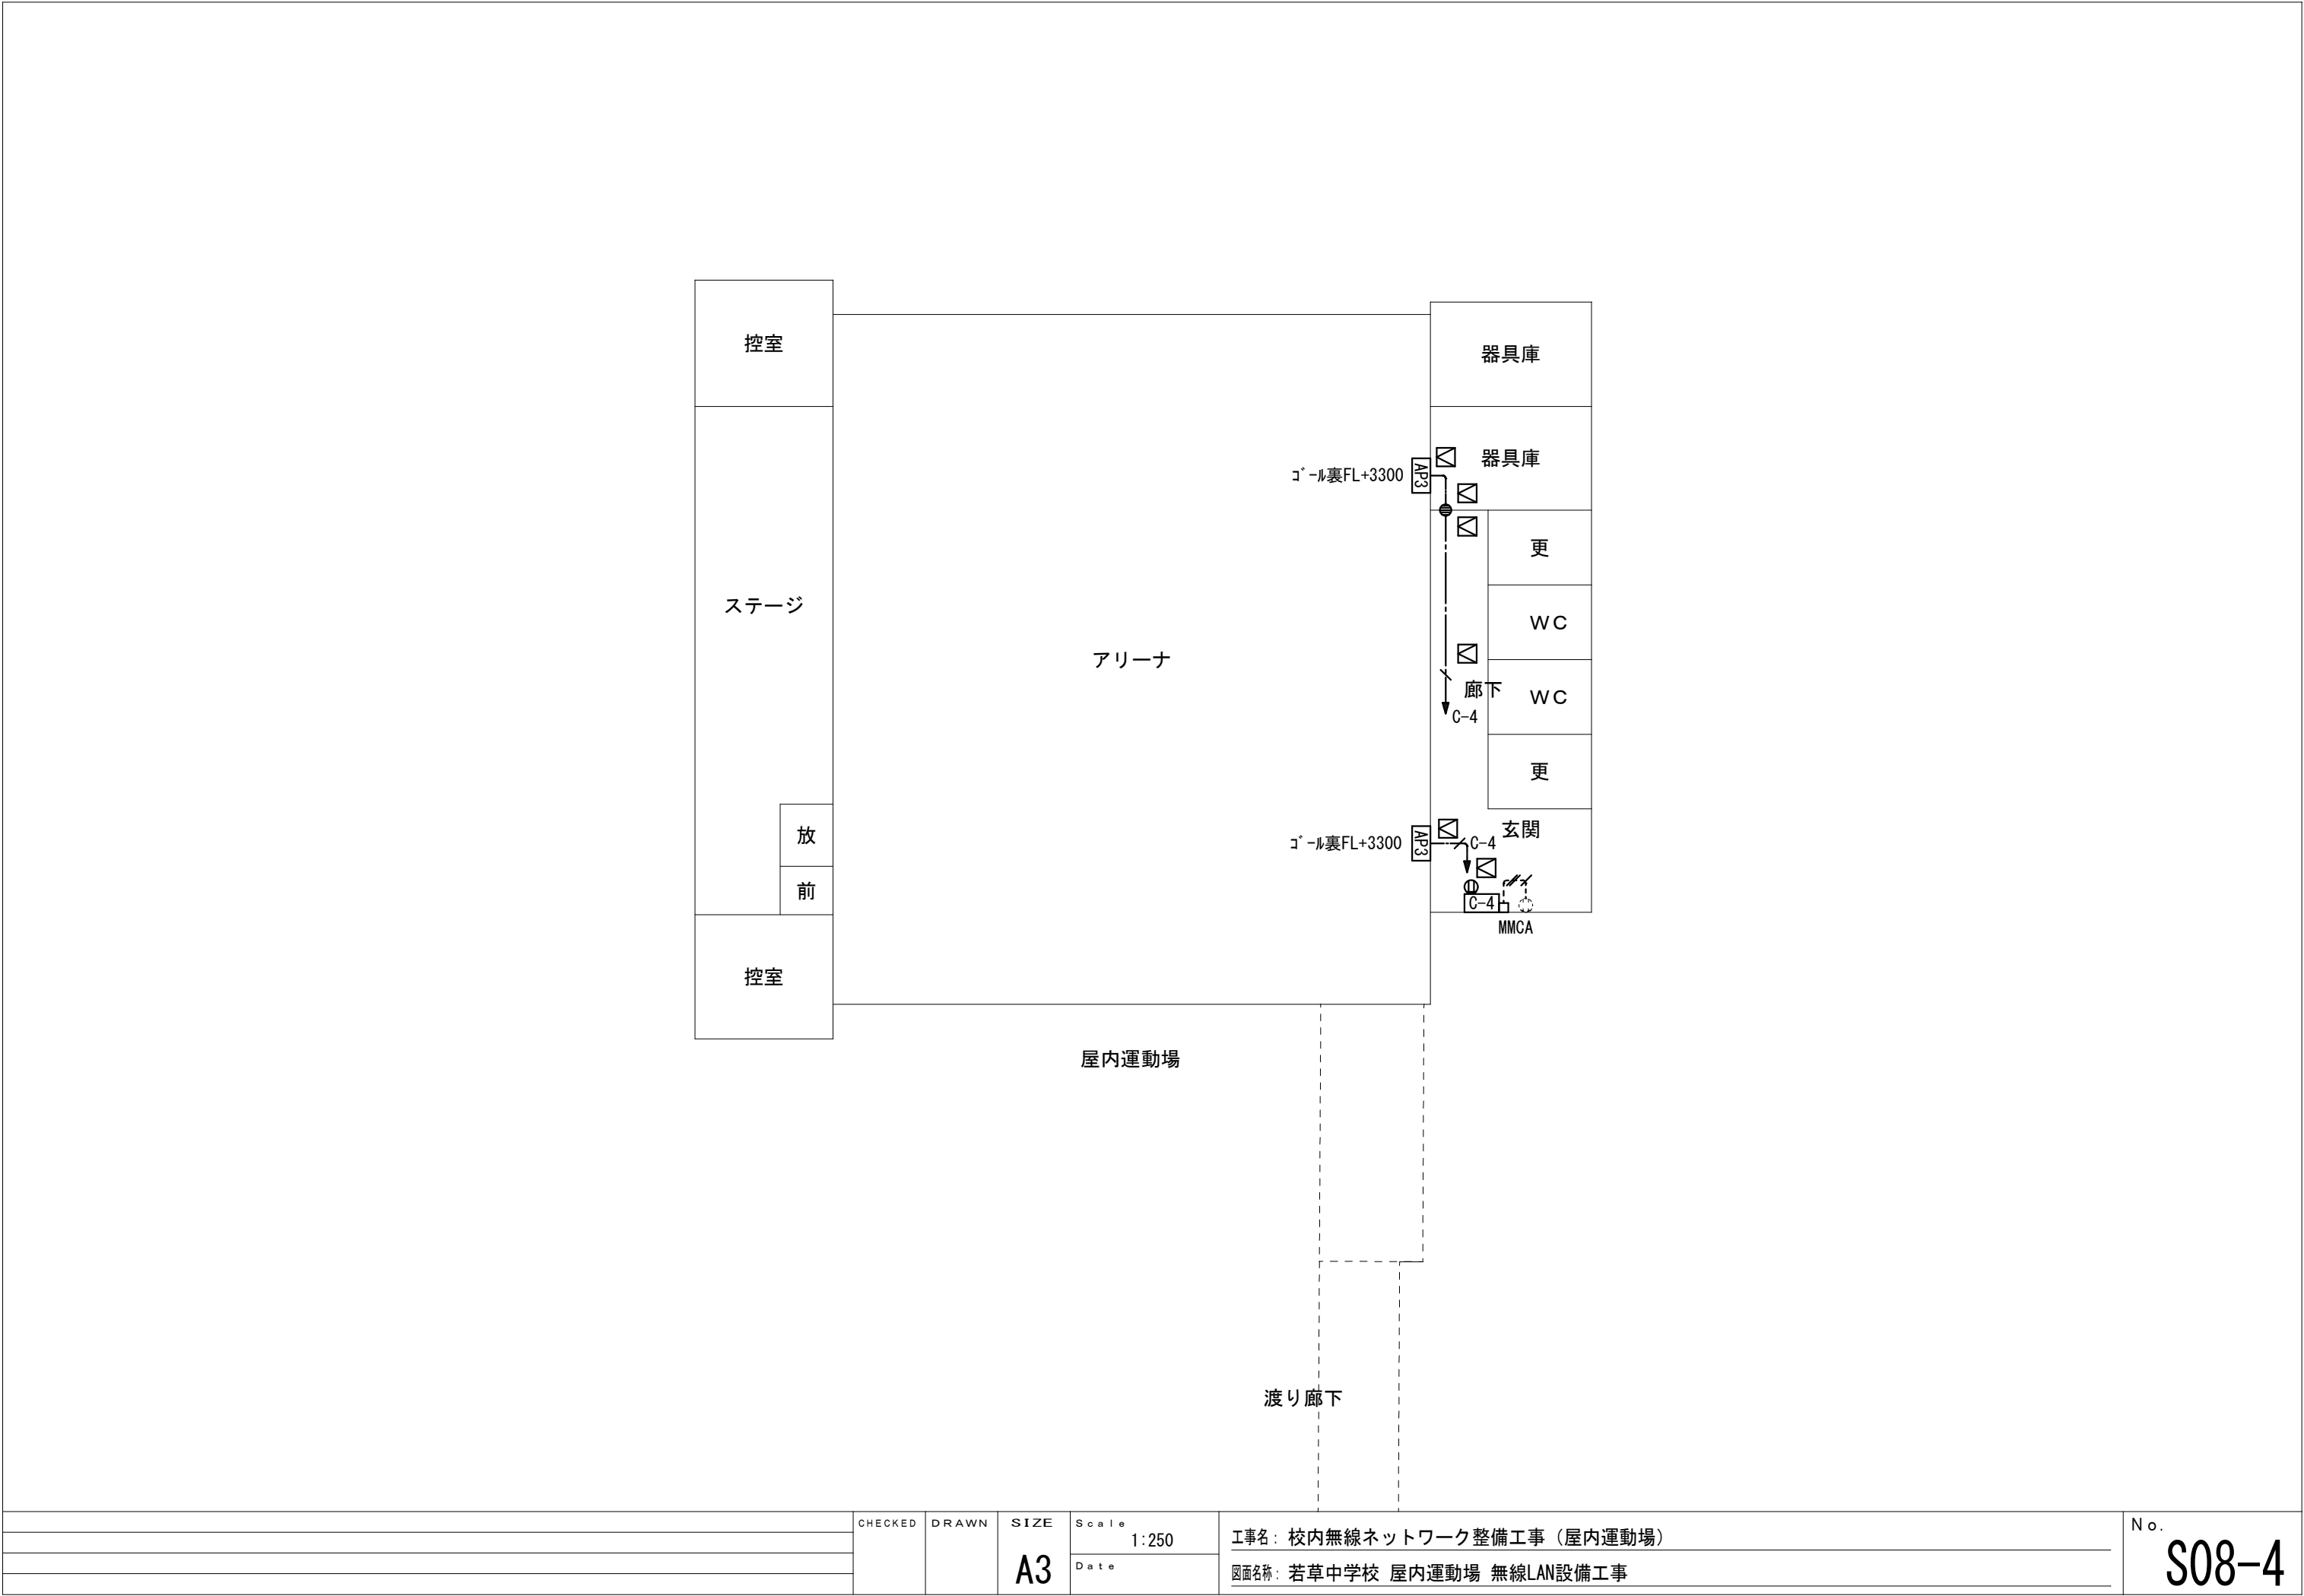


			CHECKED	DRAWN	SIZE	Scale	工事名：校内無線ネットワーク整備工事（屋内運動場） 図面名称：若草中学校 屋内運動場 無線LAN設備工事	No. S08-4
					A3	1:250		
						Date		

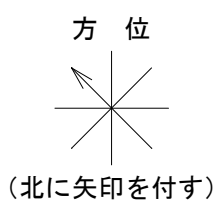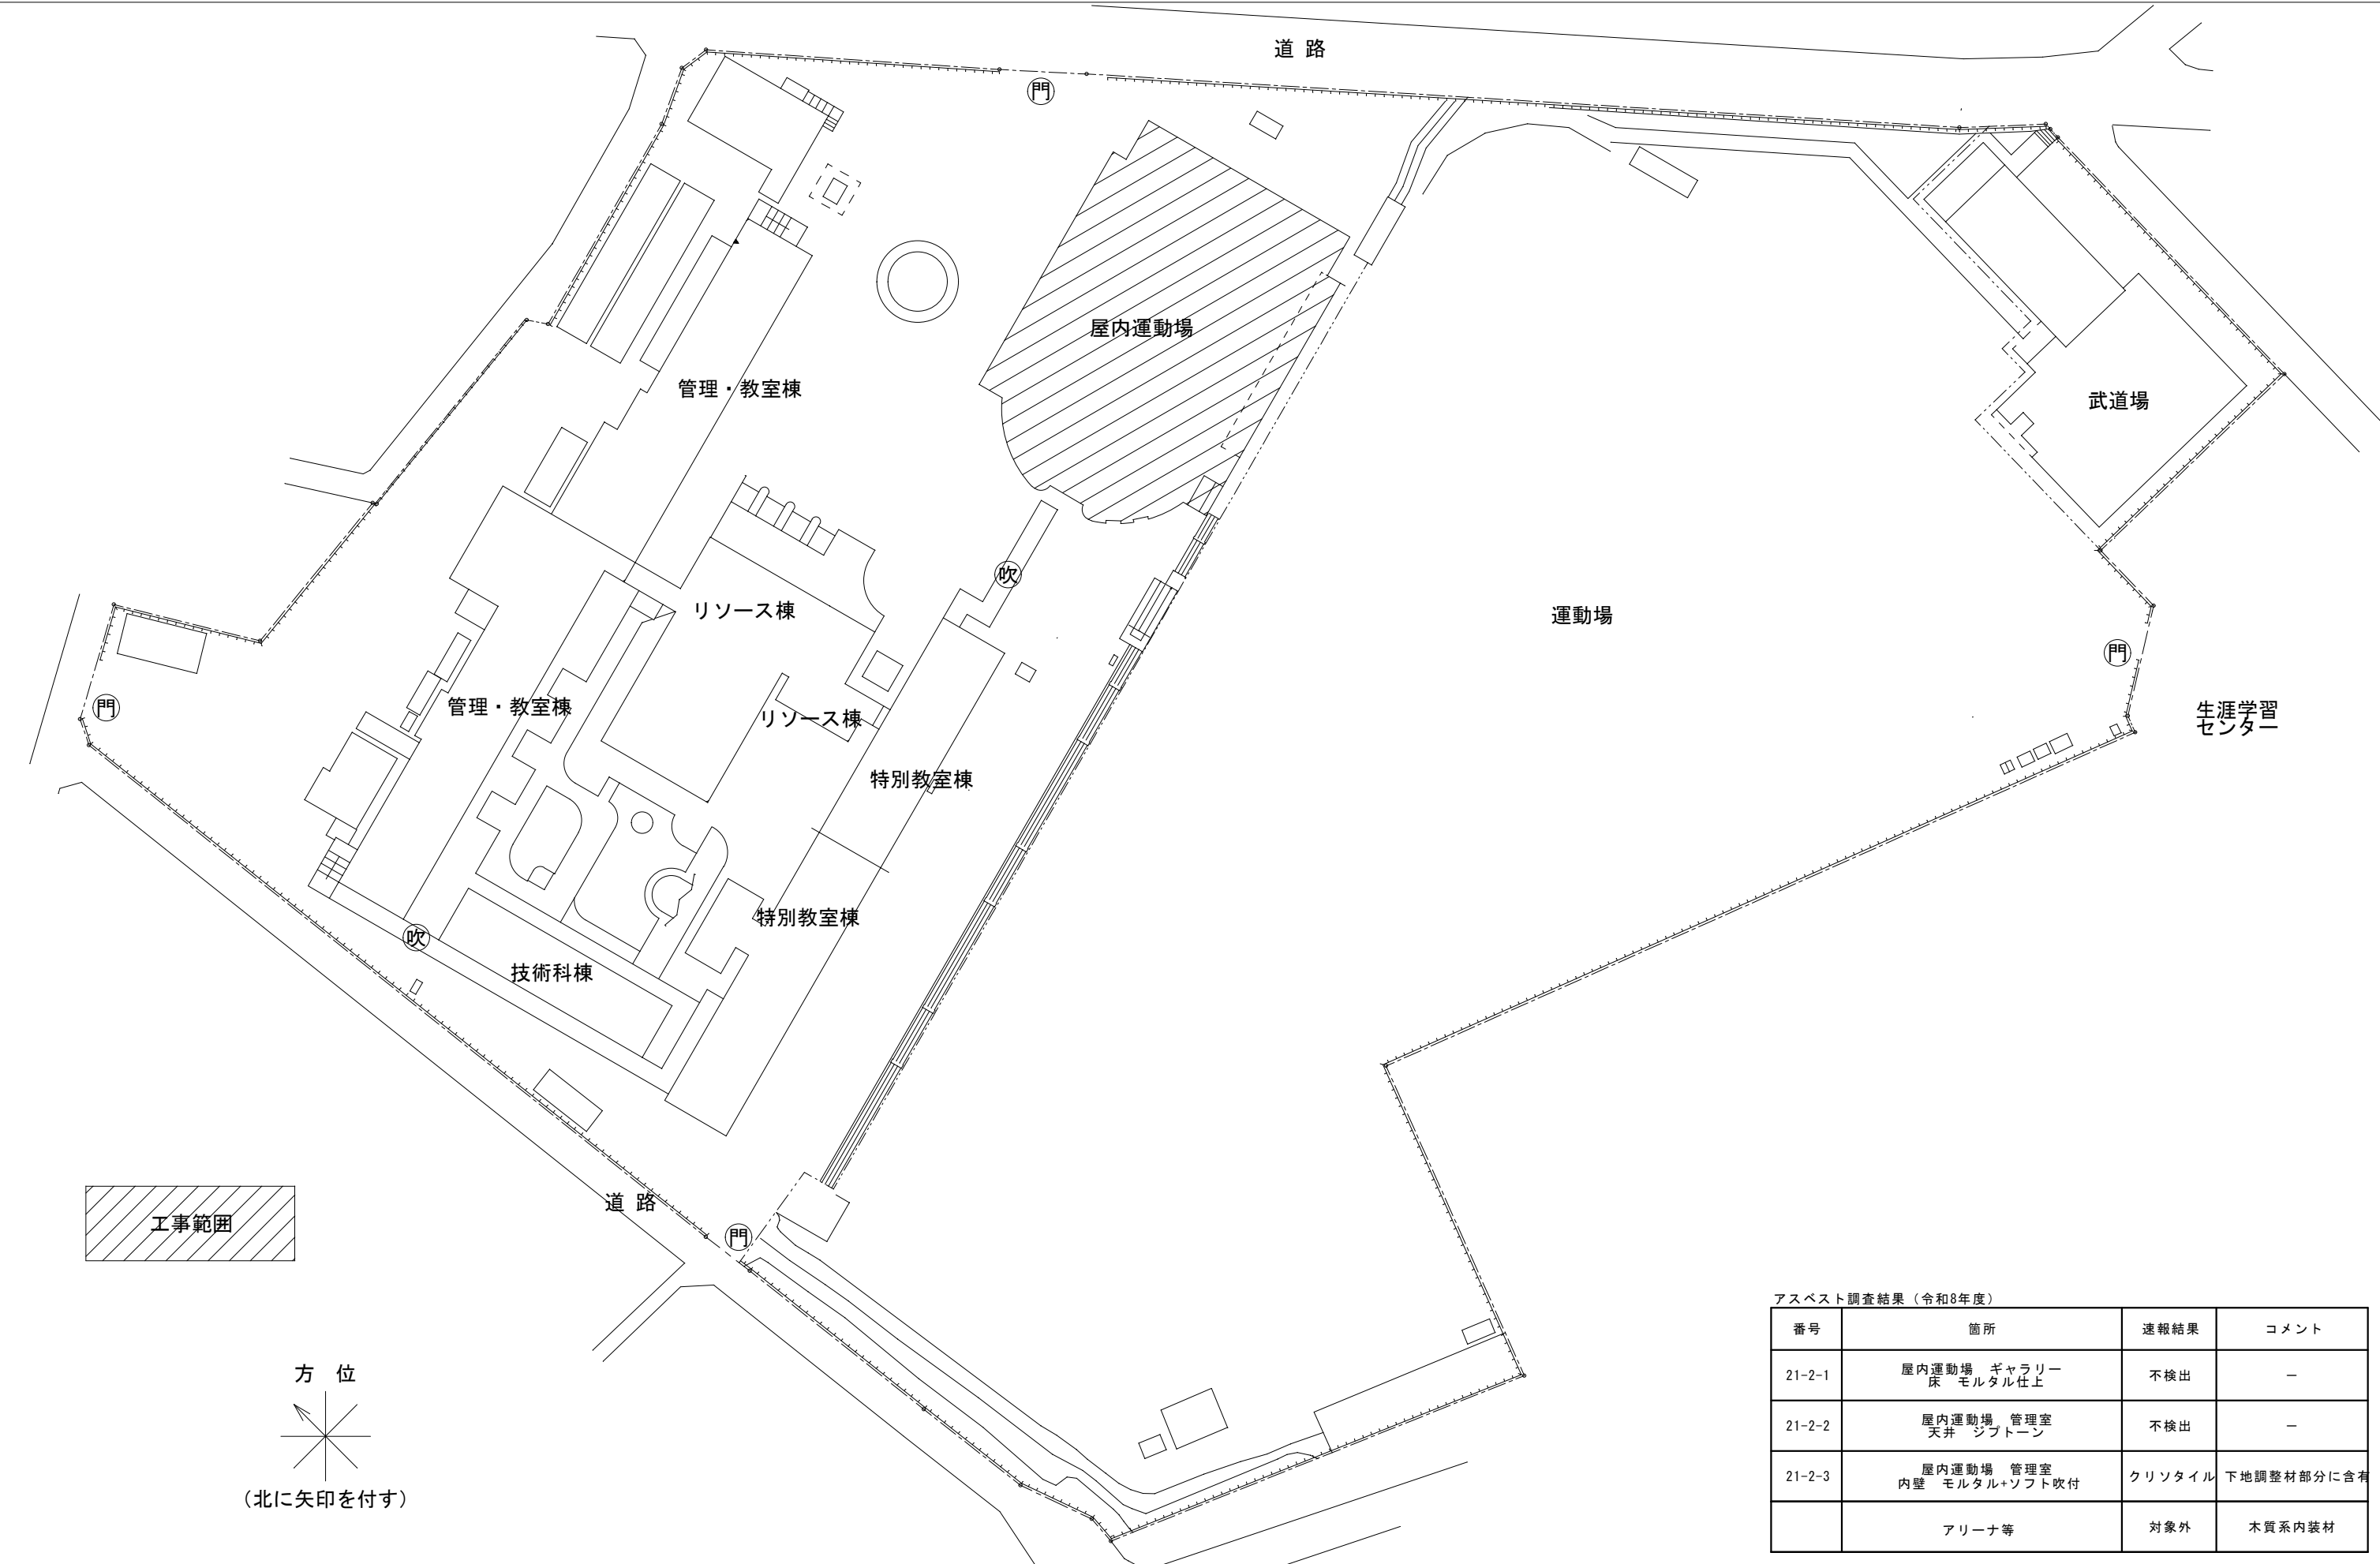

アスベスト調査結果（令和8年度）			
番号	箇所	速報結果	コメント
21-2-1	屋内運動場 ギャラリー 床 モルタル仕上	不検出	－
21-2-2	屋内運動場 管理室 天井 シフトーン	不検出	－
21-2-3	屋内運動場 管理室 内壁 モルタル+ソフト吹付	クリソタイル	下地調整材部分に含有
	アリーナ等	対象外	木質系内装材

 記入なき配管配線は下記に至る。


	EM-UTP-6 4P×2	天井
	EM-UTP-6 4P (E25)	露出 ※手すり部分

機器及び凡例


	新設無線アクセサリント 市支給品取付 壁付 ※防球ガード取付 参考型番：BAP-1K
	既設HUB収納キャビネットC
	新設ポルツクス200×200×150 塗装
	既設天井点検口を示す。


注記1:情報ケーブルは、両端シールド処理を施す事。

注記2:メディアコンバータ-SM-1心10M/100M/1G兼用3E×7.5E×7 参考型番:DN5810WS3E. DN5810WS5E 納品する事。

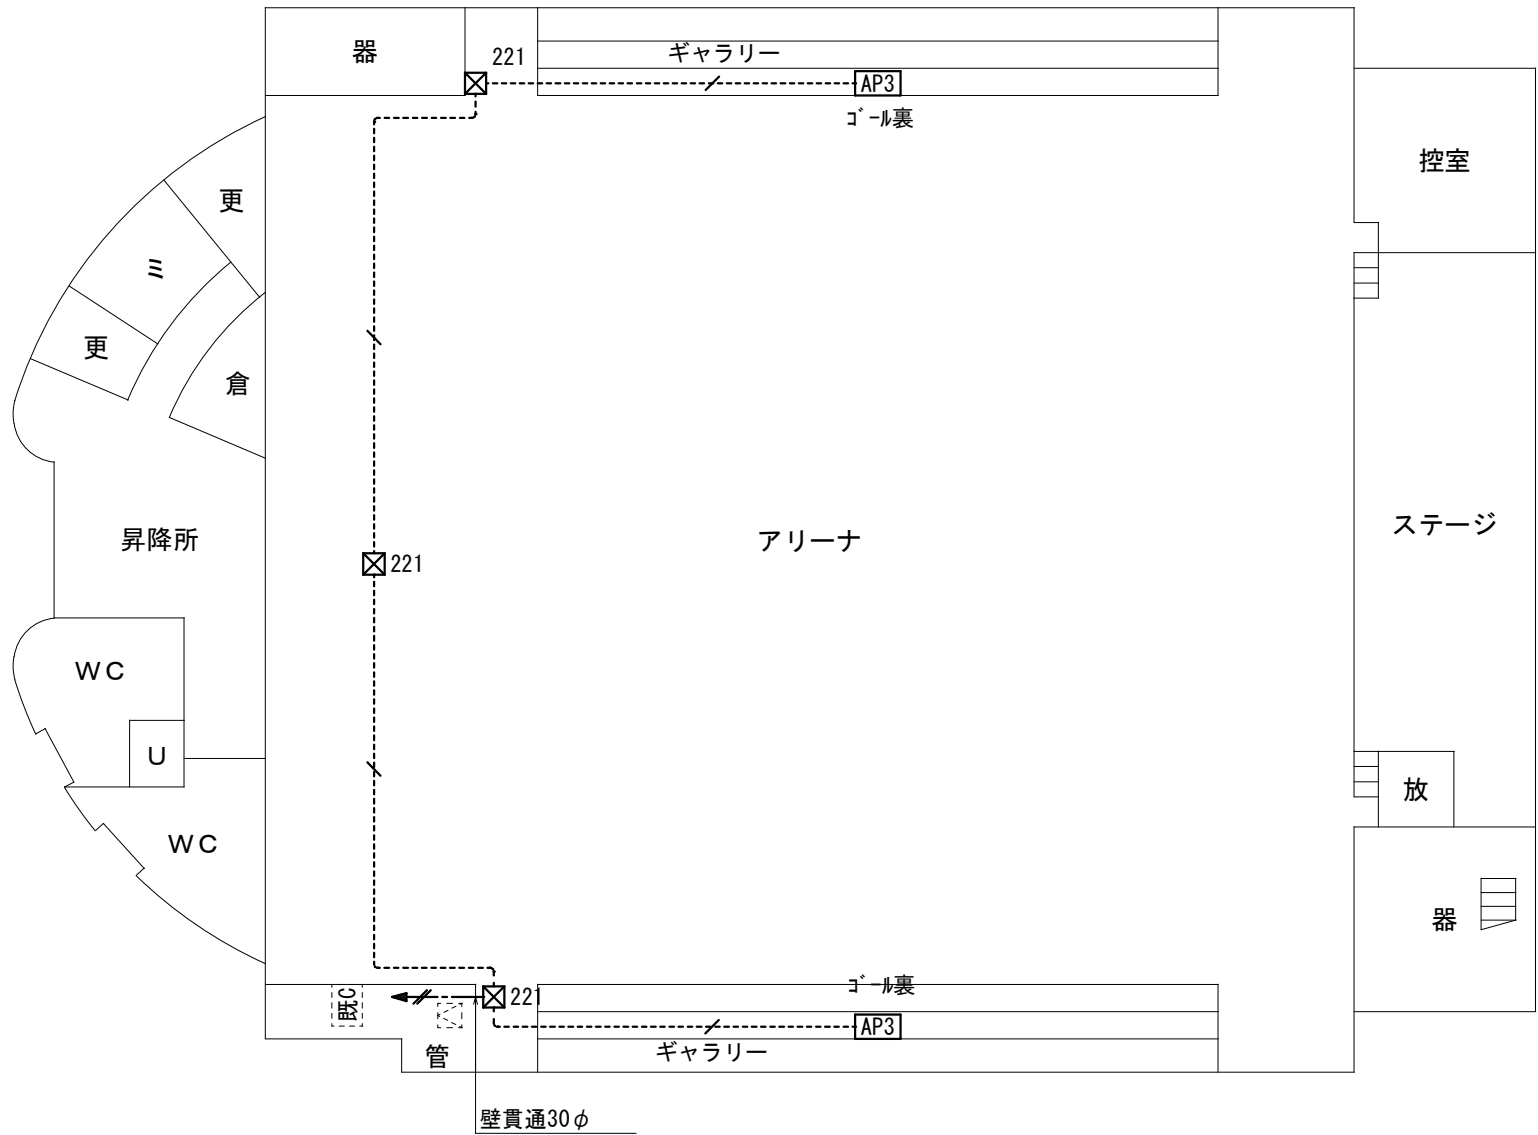



屋内運動場 1階

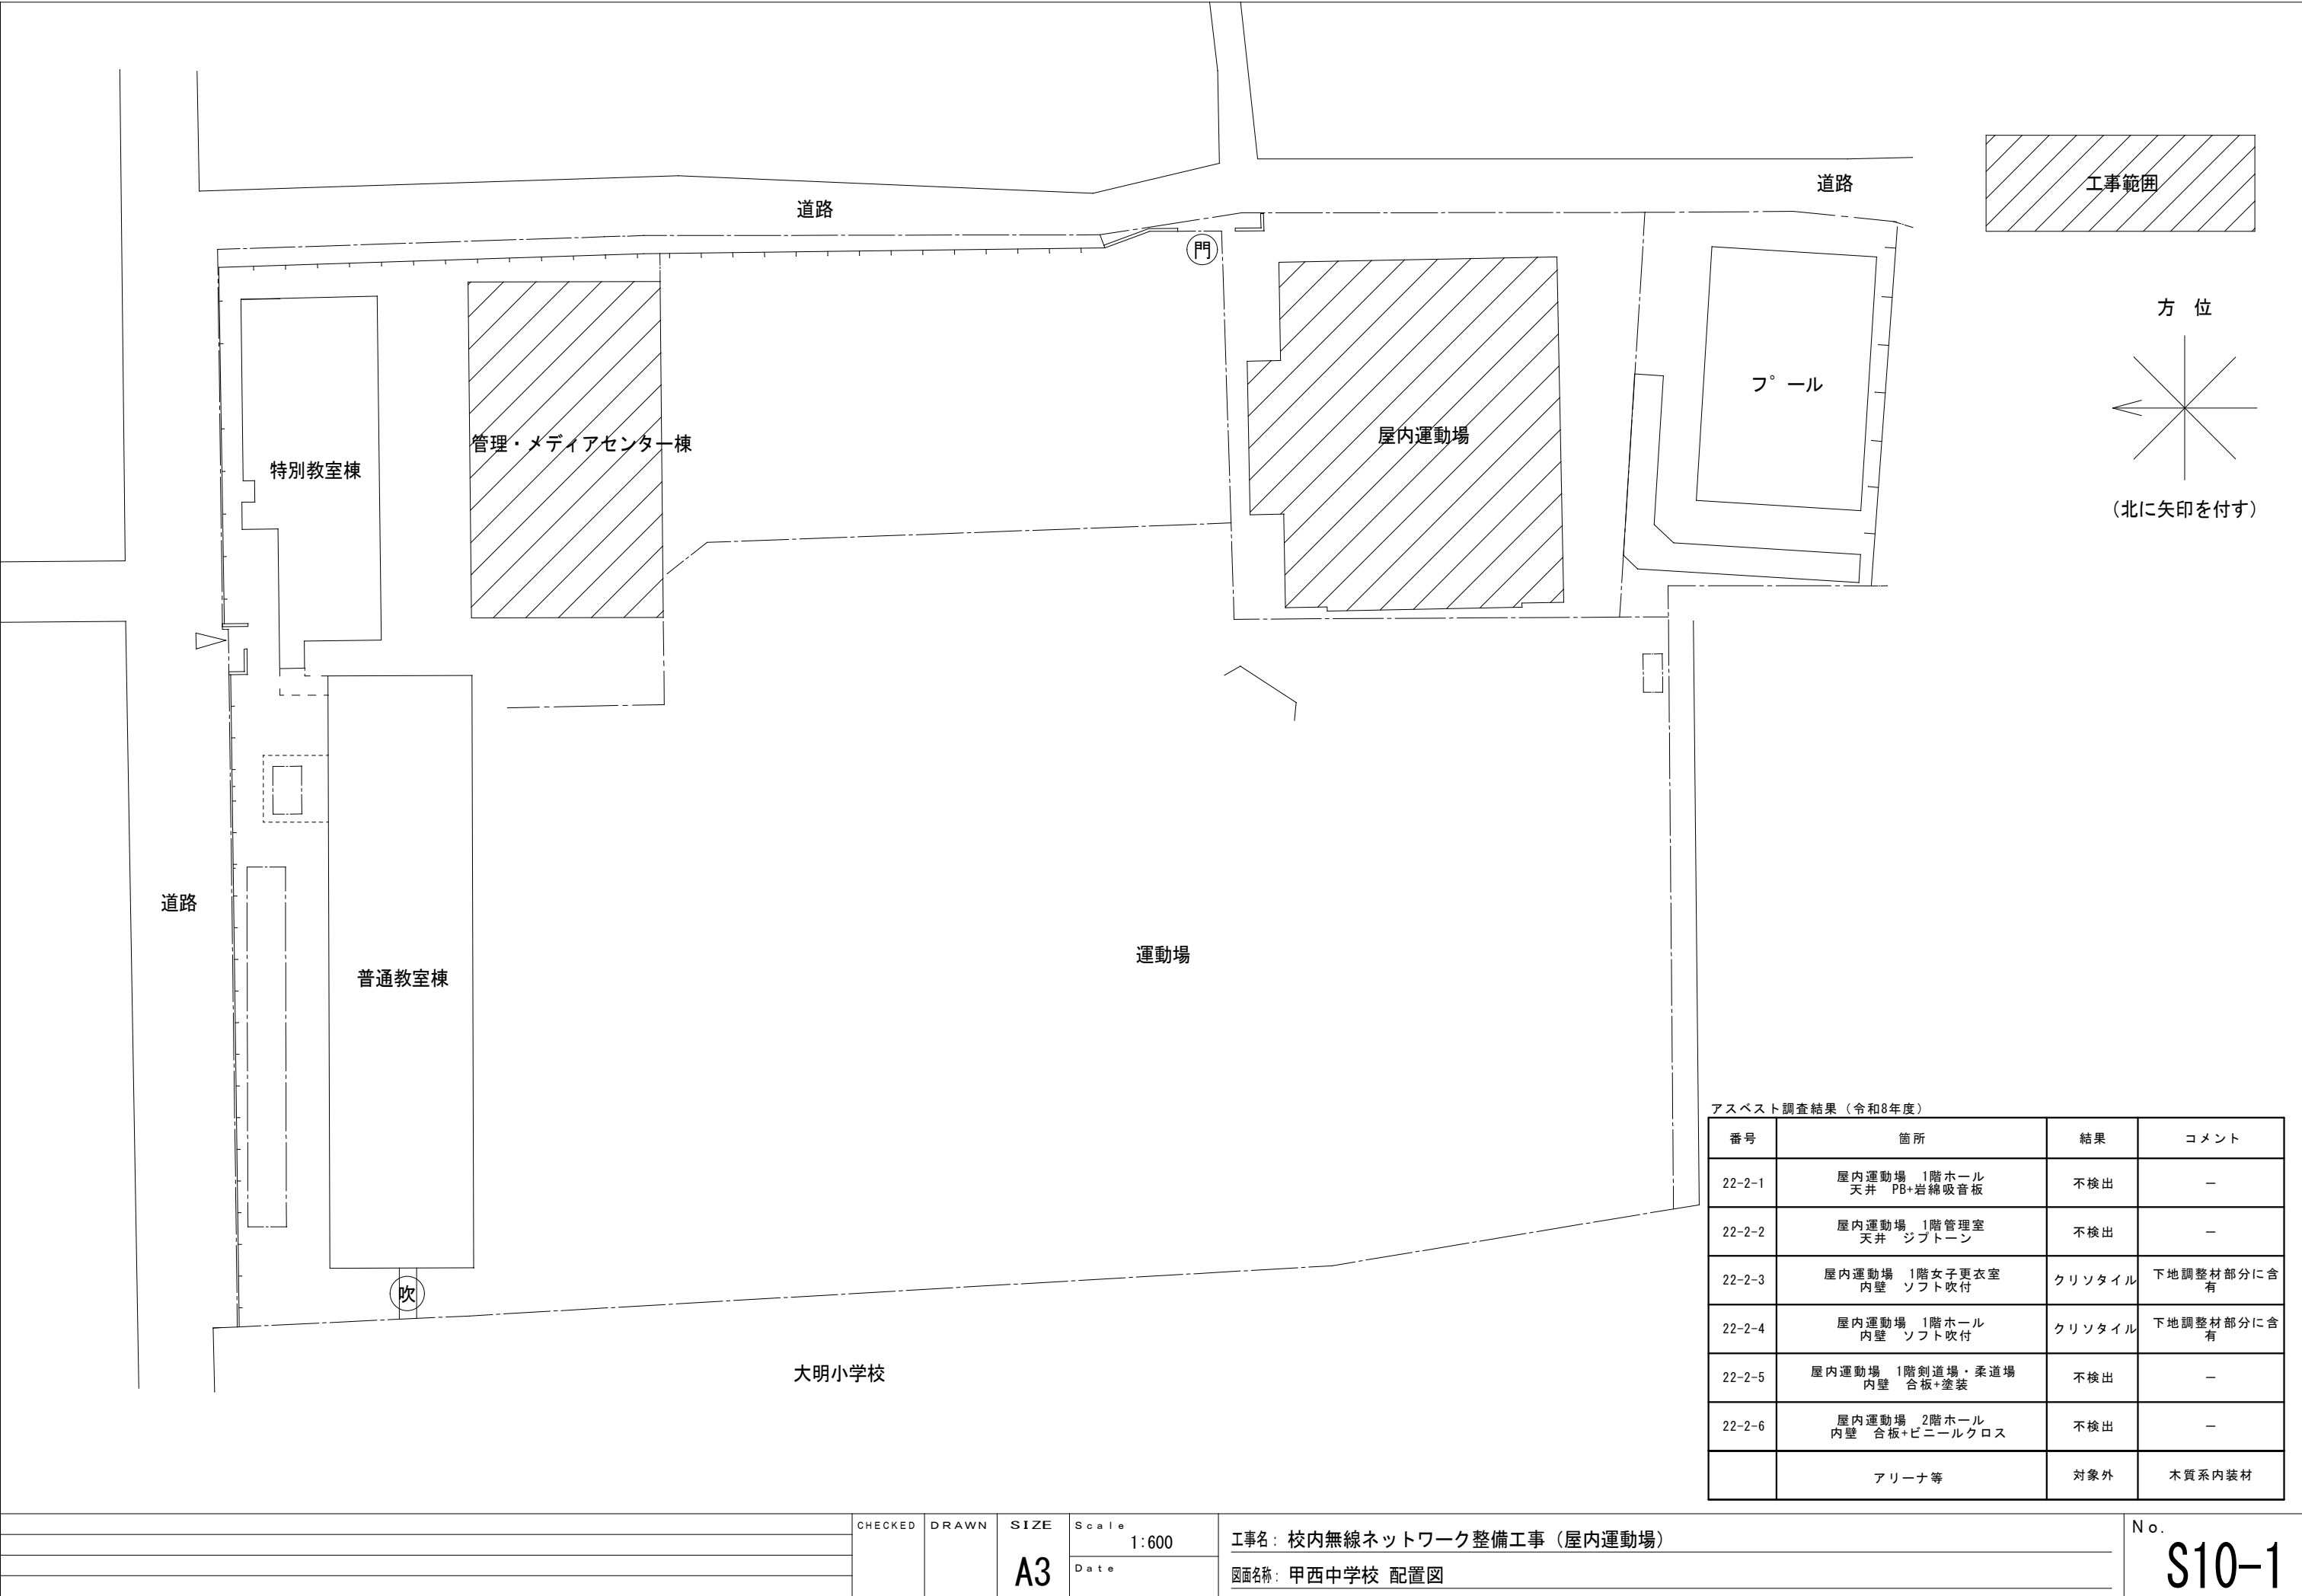


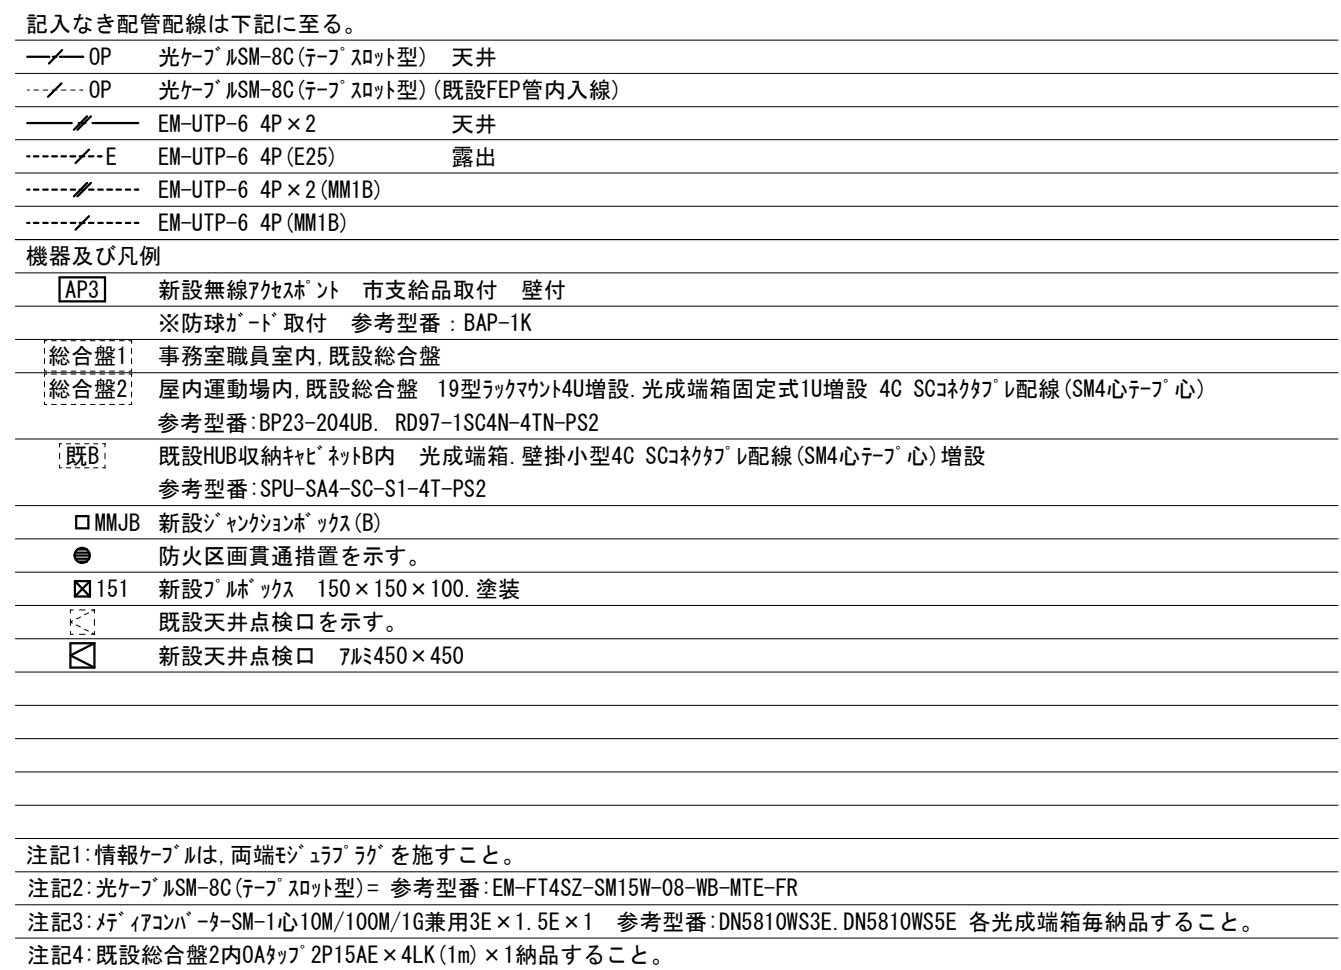

		CHECKED	DRAWN	SIZE A3	Scale 1:250	工事名：校内無線ネットワーク整備工事（屋内運動場）	No.
					Date	図面名称：甲西中学校 1階 無線LAN設備工事	S10-2

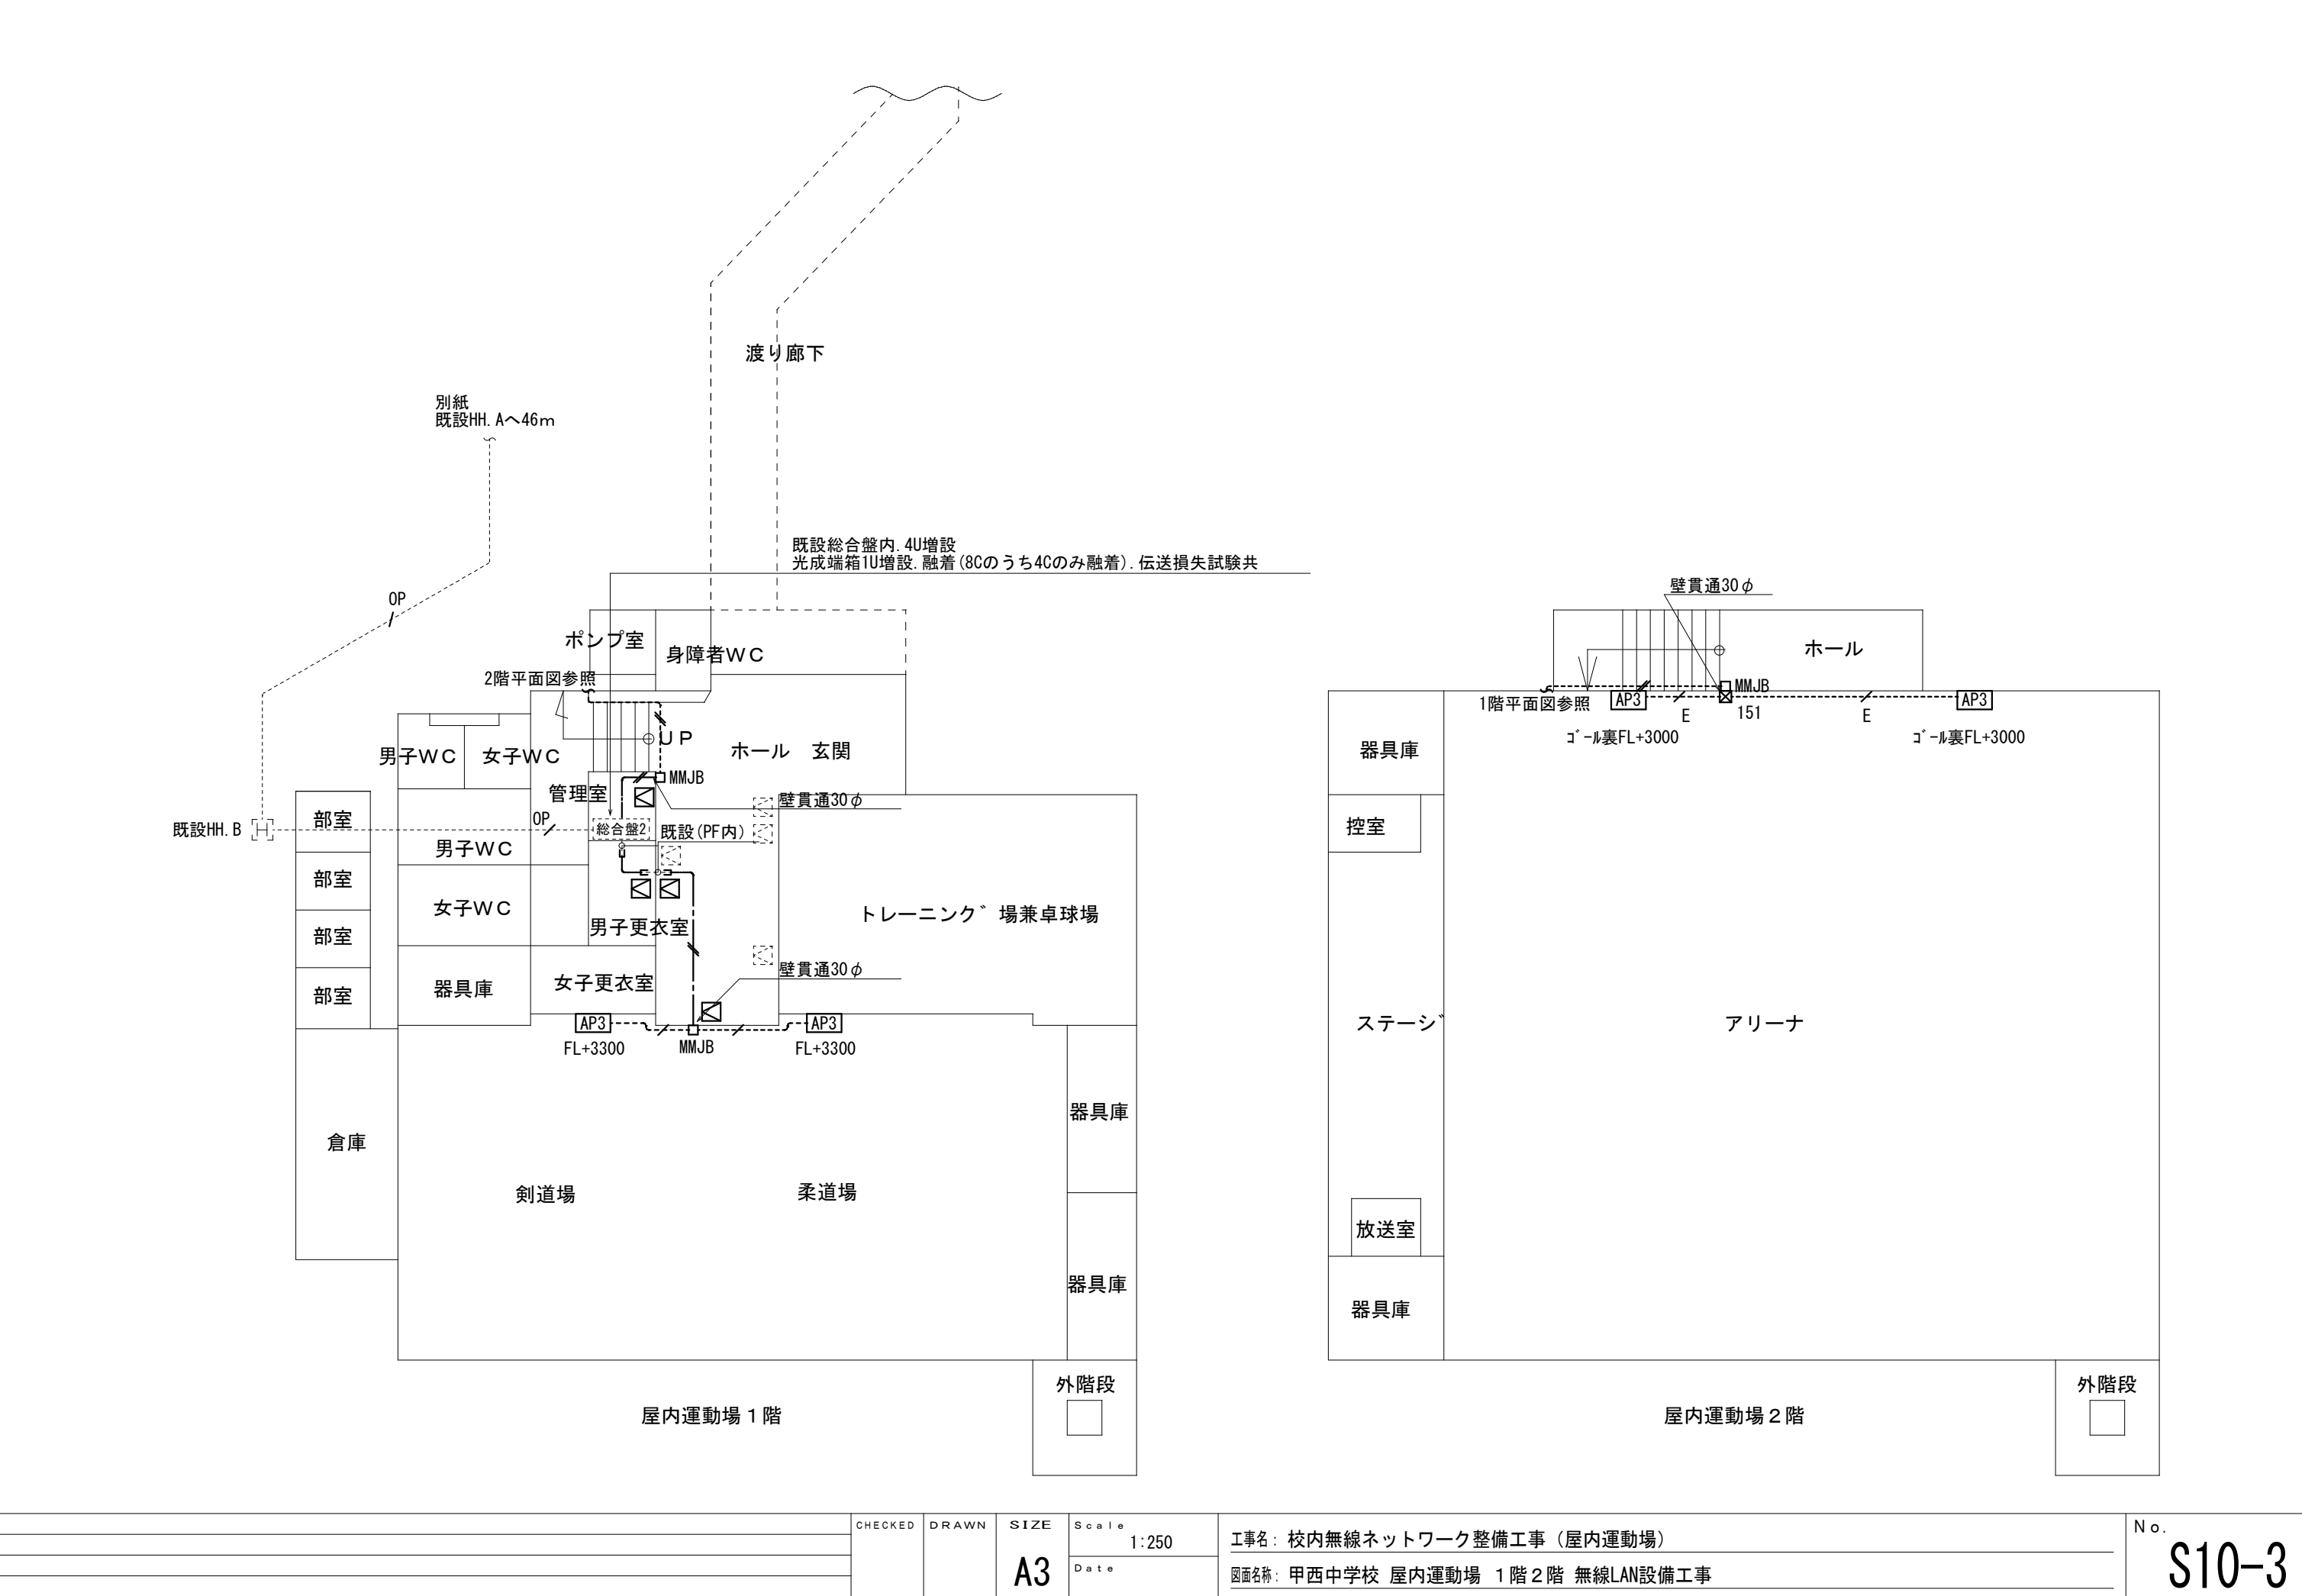

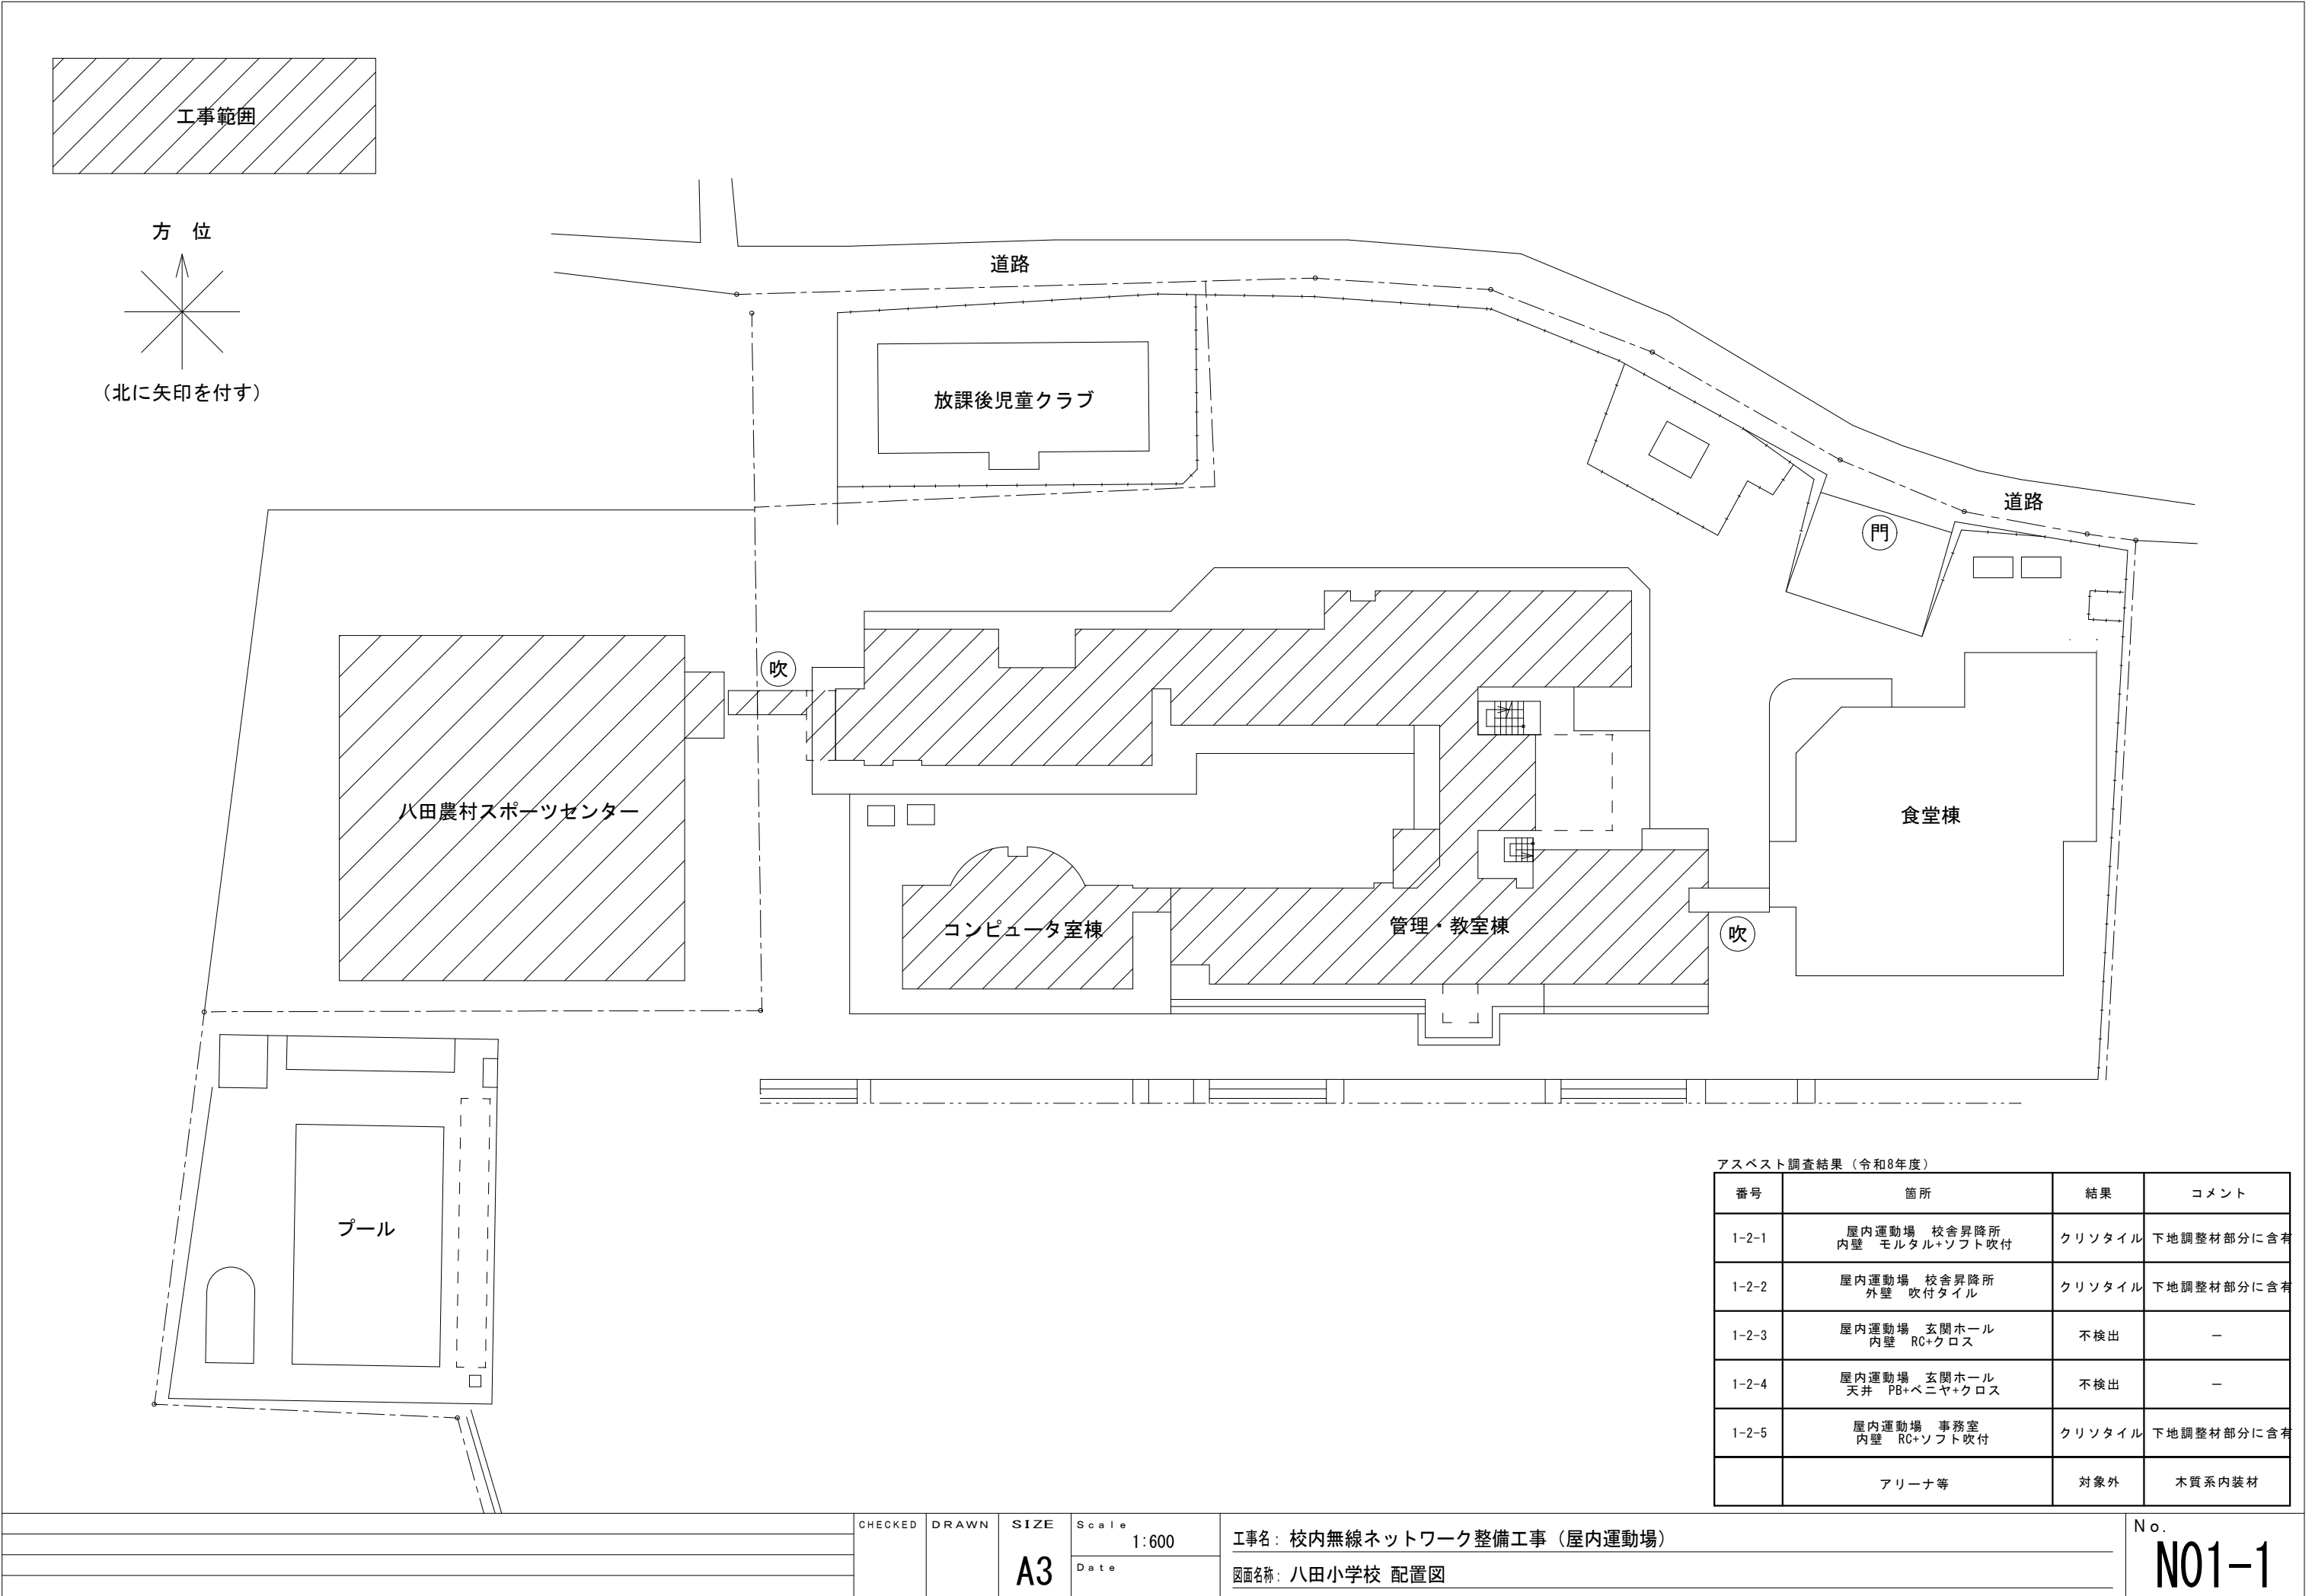

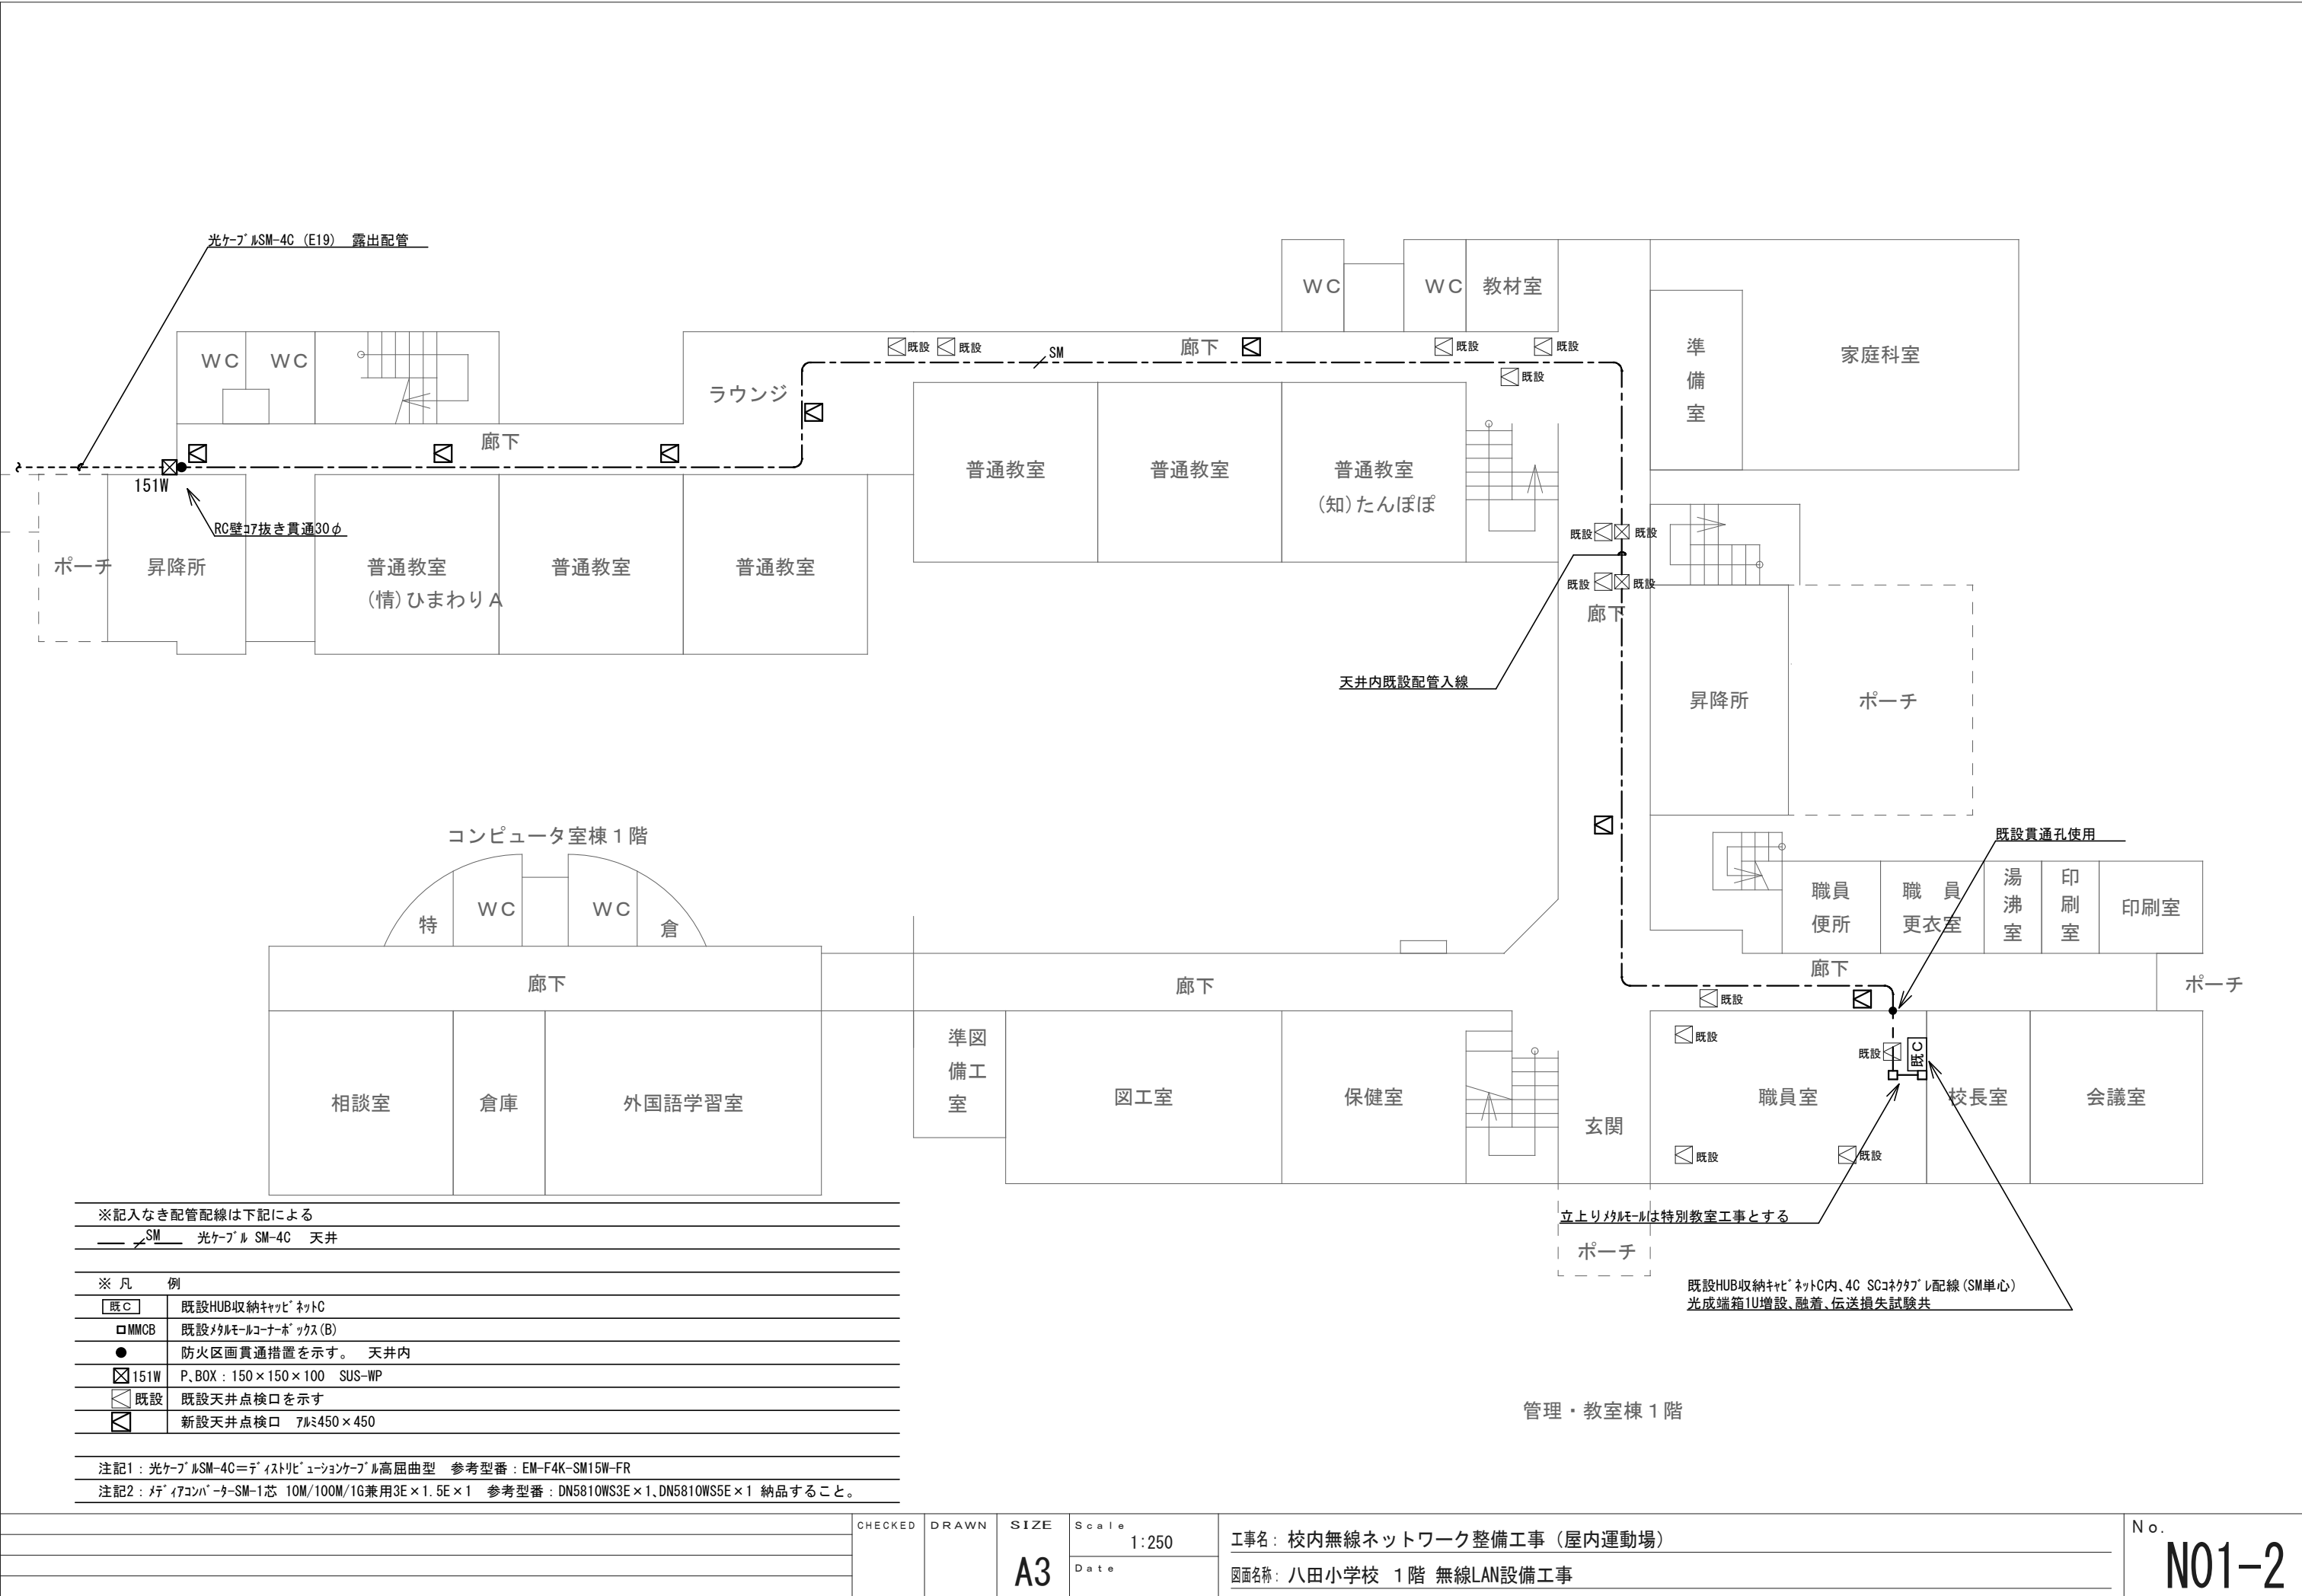


※記入なき配管配線は下記による
——  SM —— 光ケーブル SM-4C 天井

※ 凡 例

	既設HUB収納キャビネットC
	既設メタルコーナボックス(B)
	防火区画貫通措置を示す。 天井内
	P.BOX : 150×150×100 SUS-WP
	既設天井点検口を示す
	新設天井点検口 7ℓ≒450×450

注記1 : 光ケーブルSM-4C=デストリビューションケーブル高屈曲型 参考型番 : EM-F4K-SM15W-FR
注記2 : メディアコンバータSM-1芯 10M/100M/1G兼用3E×1.5E×1 参考型番 : DN5810WS3E×1、DN5810WS5E×1 納品すること。

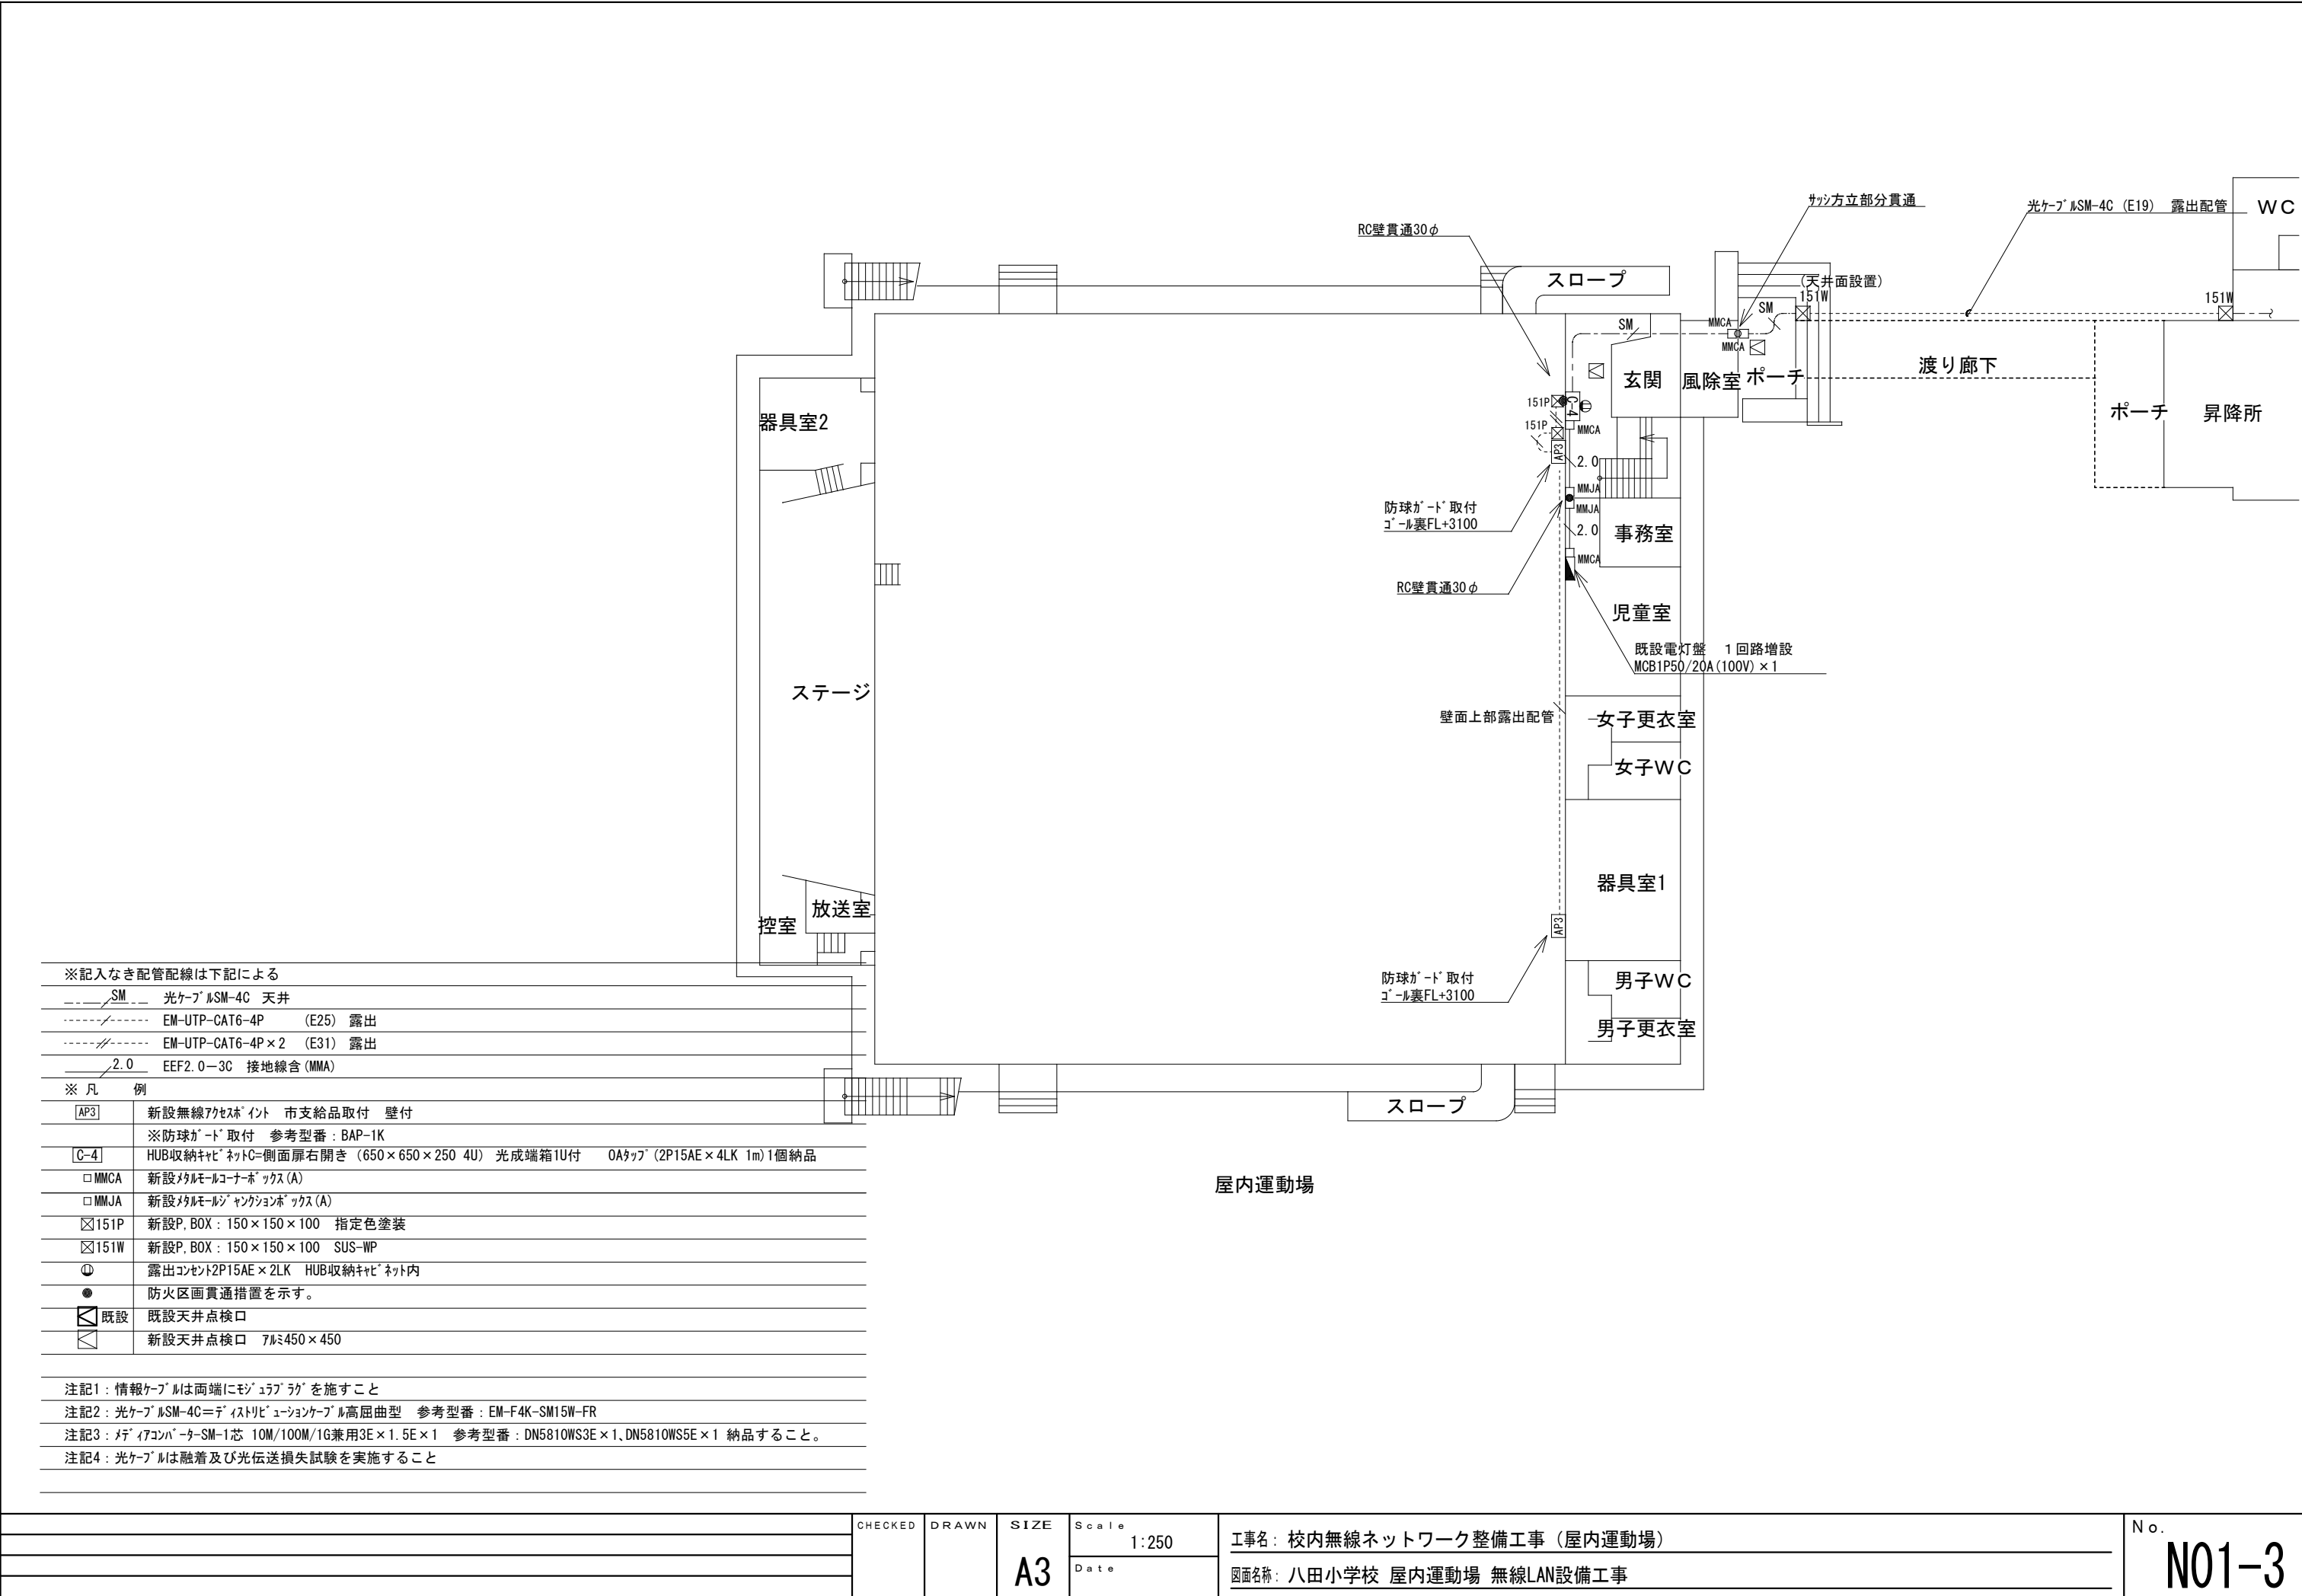



※記入なき配管配線は下記による	
	光ケーブルSM-4C 天井
	EM-UTP-CAT6-4P (E25) 露出
	EM-UTP-CAT6-4P x 2 (E31) 露出
	EE2.0-3C 接地線含 (MMA)
※ 凡 例	
	新設無線LANシステム 市支給品取付 壁付
※防球ネット取付 参考型番 : BAP-1K	
	HUB収納キャビネットC=側面扉右開き (650×650×250 4U) 光成端箱1U付 OAタップ (2P15AE×4LK 1m) 1個納品
	新設マルチポートボックス (A)
	新設マルチポートボックス (A)
	新設P. BOX : 150×150×100 指定色塗装
	新設P. BOX : 150×150×100 SUS-WP
	露出コンセント2P15AE×2LK HUB収納キャビネット内
	防火区画貫通措置を示す。
	既設天井点検口
	新設天井点検口 700×450×450

注記1 : 情報ケーブルは両端にモジュラゲルを施すこと

注記2 : 光ケーブルSM-4C=デュアルリフレクションケーブル高屈曲型 参考型番 : EM-F4K-SM15W-FR

注記3 : メディアコンバータSM-1芯 10M/100M/1G兼用3E×1.5E×1 参考型番 : DN5810WS3E×1、DN5810WS5E×1 納品すること。

注記4 : 光ケーブルは融着及び光伝送損失試験を実施すること

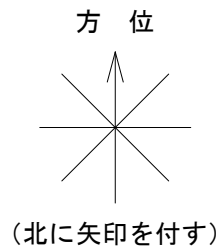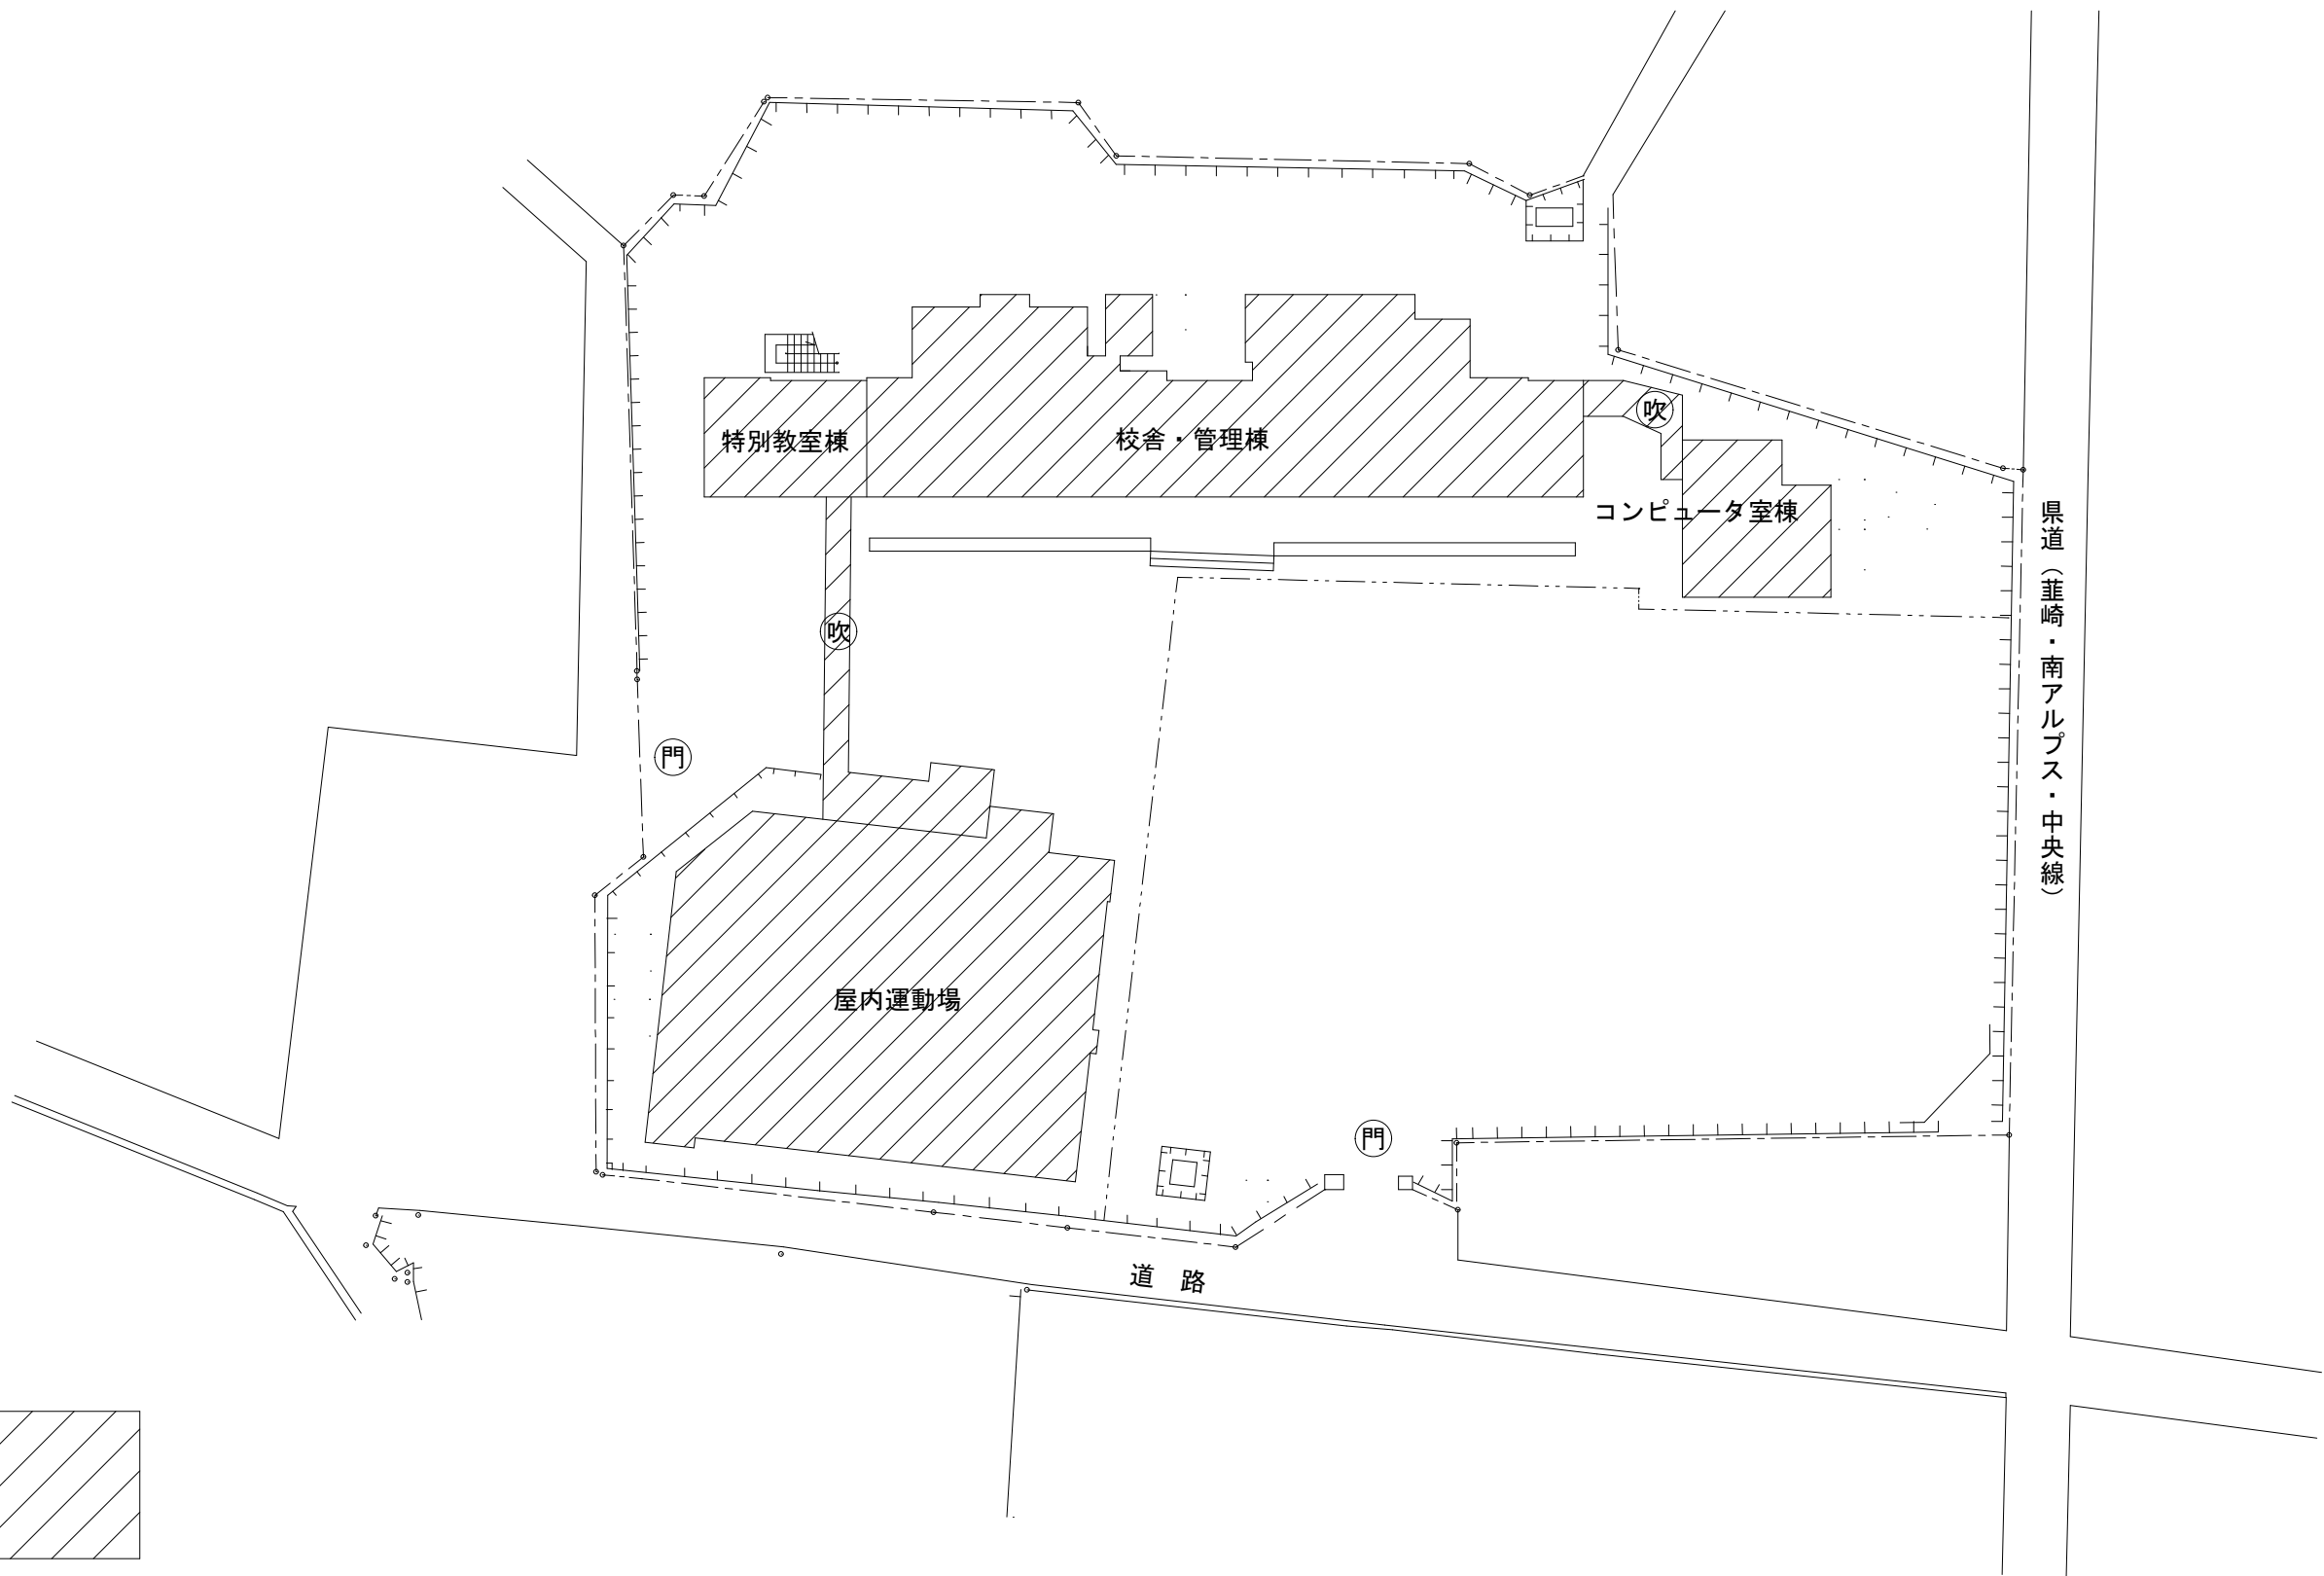


アスベスト調査結果（令和元年度）

番号	箇所	結果	コメント
15	校舎（コンピューター室棟） 外壁 吹付タイル	不検出	－
17	校舎（コンピューター室棟） 内天 吸音ボード	不検出	－


アスベスト調査結果（令和8年度）

番号	箇所	結果	コメント
2-2-1	屋内運動場 体育庫 天井 ジブトーン	不検出	－
	アリーナ等	対象外	木質系内装材

※記入なき配管配線は下記による	
 SM	光ケーブル SM-4C 天井
※ 凡 例	
 既C	既設HUB収納キャビネットC
●	防火区画貫通措置を示す。天井内
 既設	既設天井点検口を示す
 新設	新設天井点検口 7㉞450×450
注記1：光ケーブルSM-4C＝デISTRIBUTIYションケーブル高屈曲型 参考型番：EM-F4K-SM15W-FR	
注記2：ファイバーケーブル-SM-1芯 10M/100M/1G兼用3E×1.5E×1 参考型番：DN5810WS3E×1、DN5810WS5E×1 納品すること。	



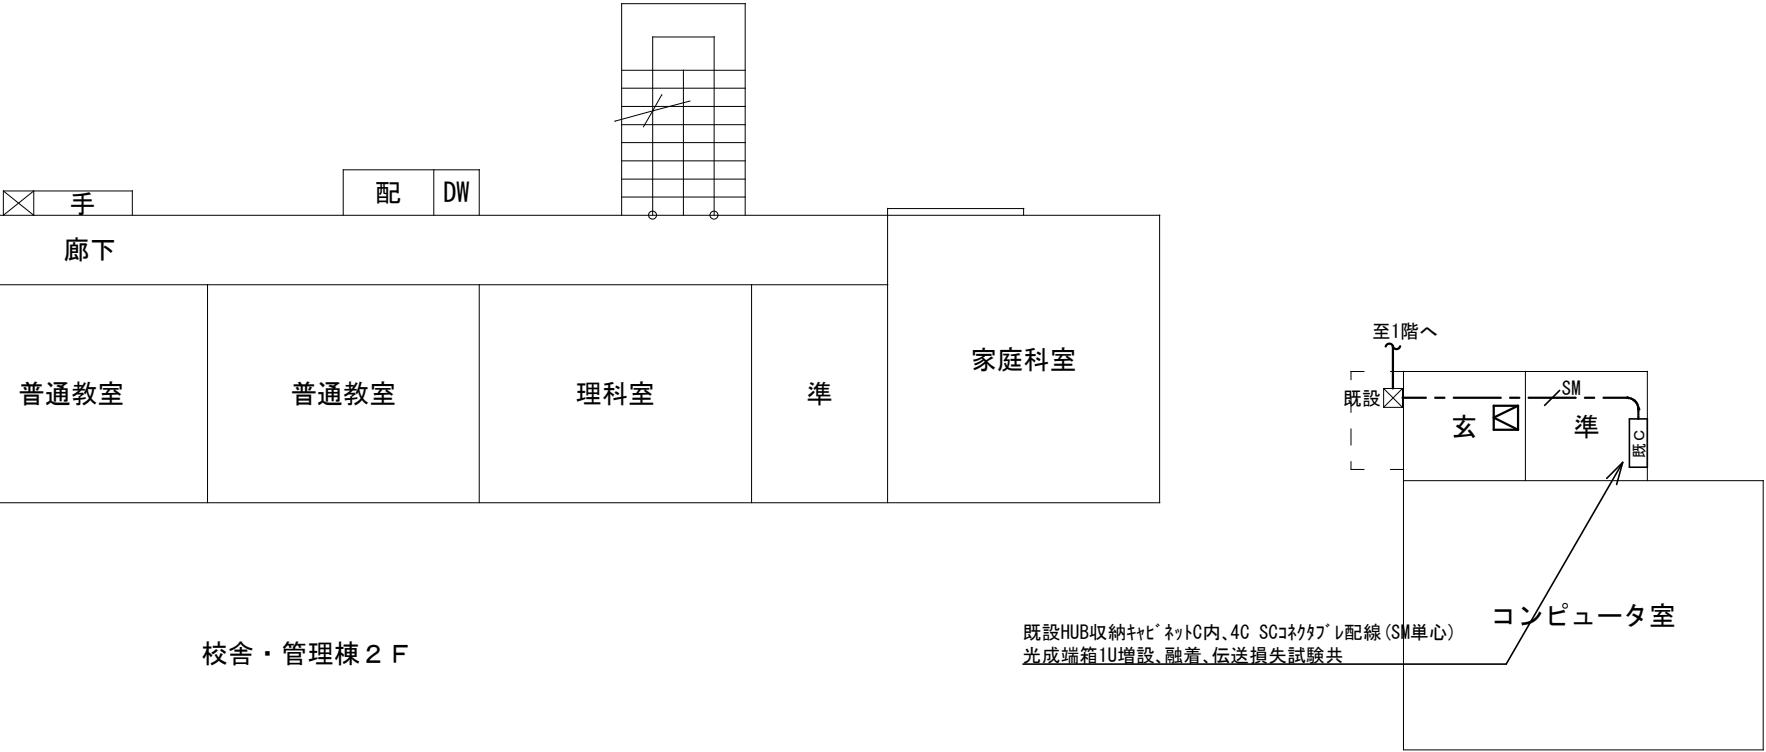



校舎・管理棟 2 F

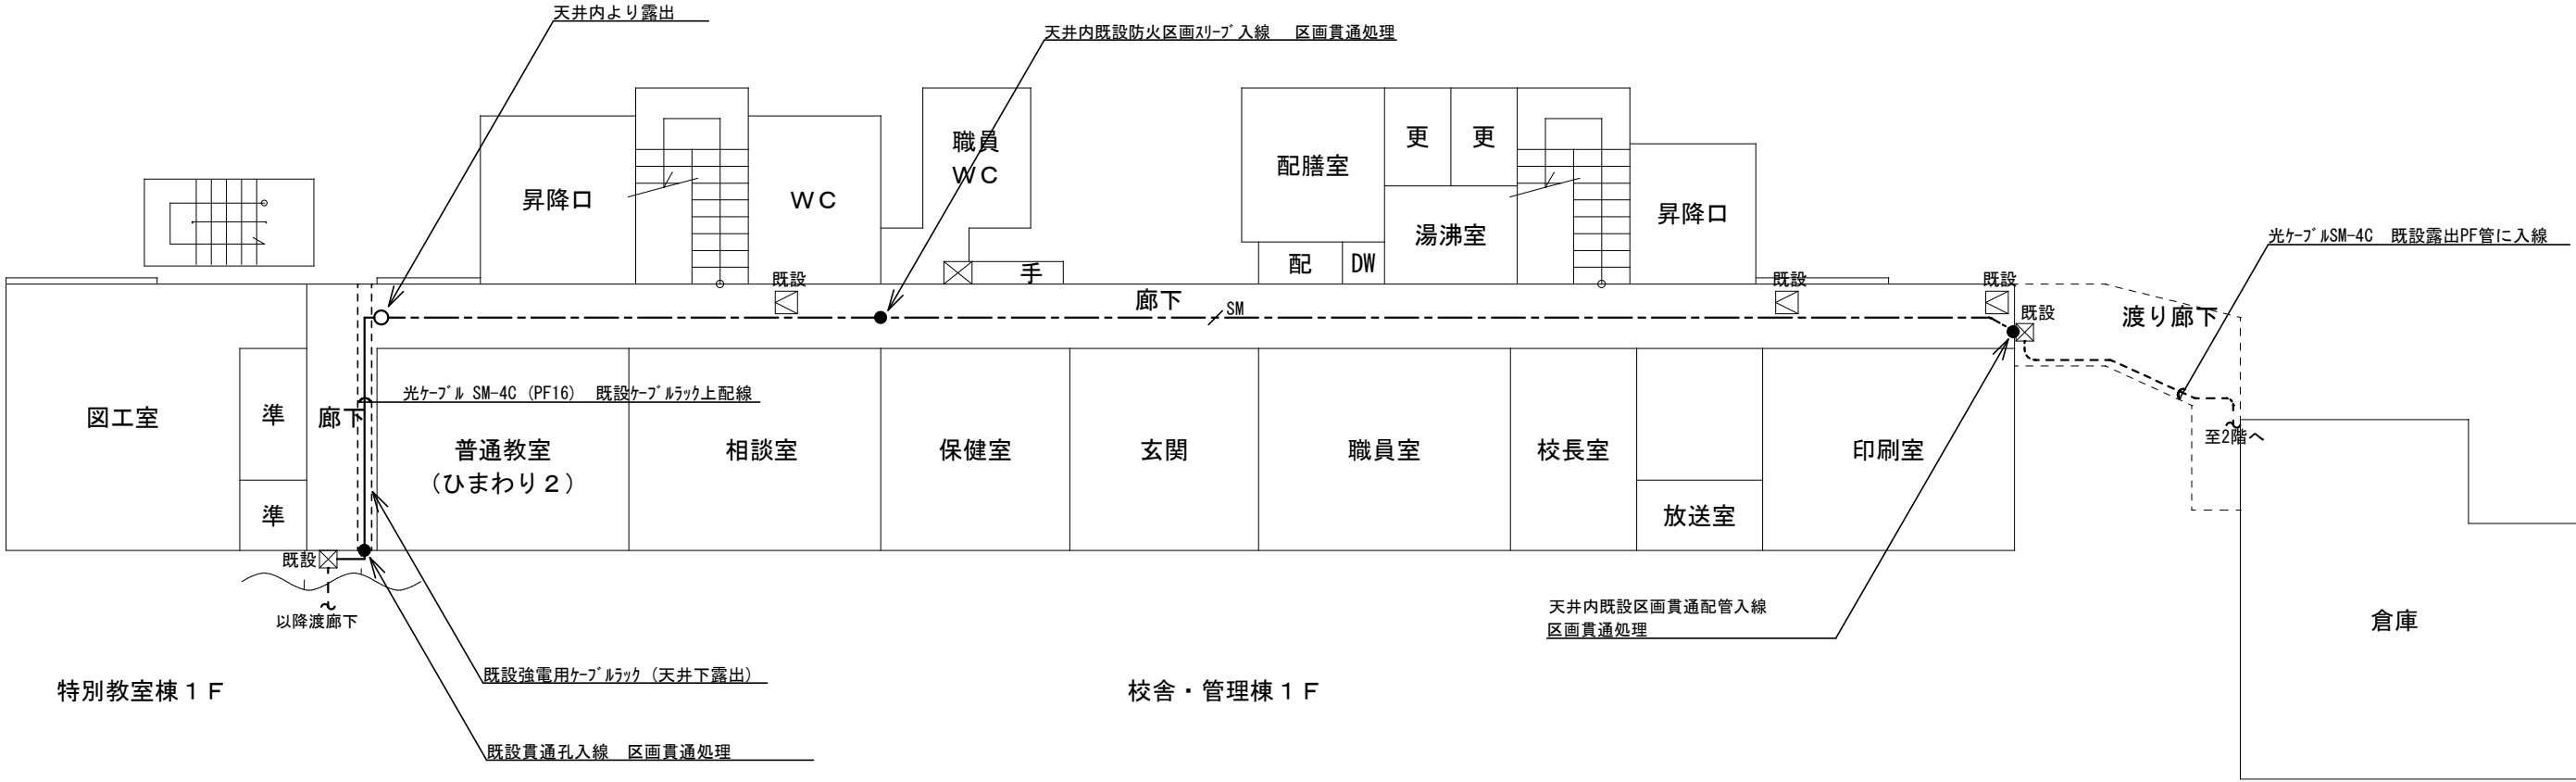



特別教室棟 1 F

   校舎・管理棟 1 F



※記入なき配管配線は下記による			
	光ケーブルSM-4C	天井	
	EM-UTP-CAT6-4P	天井	
	EEF2.0-3C 接地線含	天井	
※ 凡 例			
	新設無線アクセシビリティ 市支給品取付 壁付		
	※防球ガード取付 参考型番：BAP-1K		
	HUB収納キャビネットC=側面扉右開き（650×650×250 4U） 光成端箱1U付 OATapp（2P15AE×4LK 1m）1個納品		
	露出コンセント2P15AE×2LK HUB収納キャビネット内		
	既設	既設フローックス	
	既設	既設天井点検口	
		新設天井点検口 7㍓450×450	
注記1：情報ケーブルは両端にモジュラックを施すこと			
注記2：光ケーブルSM-4C=デISTRIBUTIョンケーブル高屈曲型 参考型番：EM-F4K-SM15W-FR			
注記3：メディアコンバータSM-1芯 10M/100M/1G兼用3E×1.5E×1 参考型番：DN5810WS3E×1、DN5810WS5E×1 納品すること。			
注記4：光ケーブルは融着及び光伝送損失試験を実施すること			

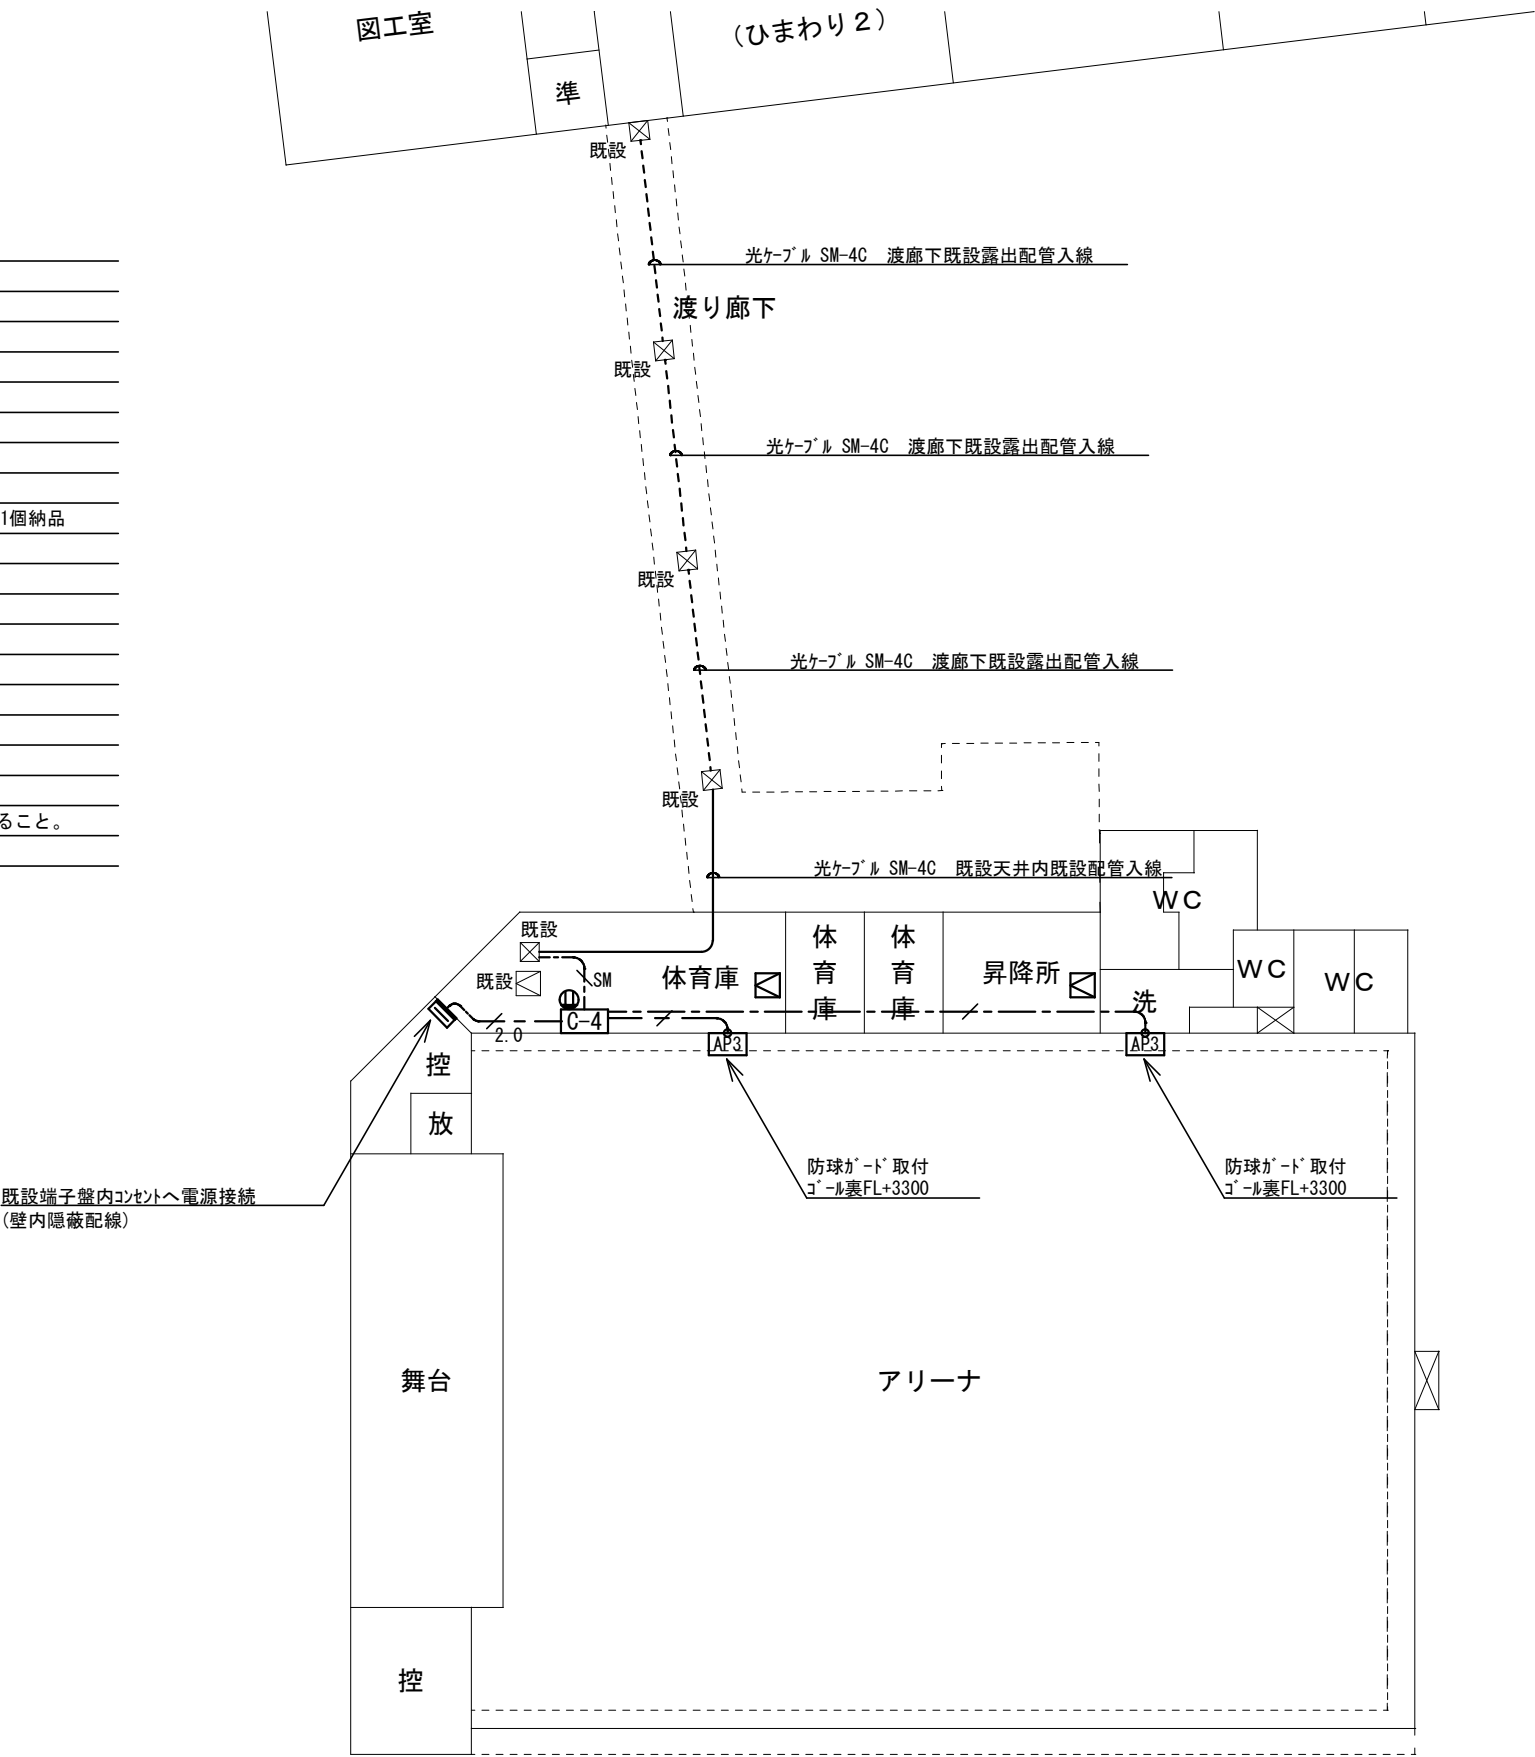


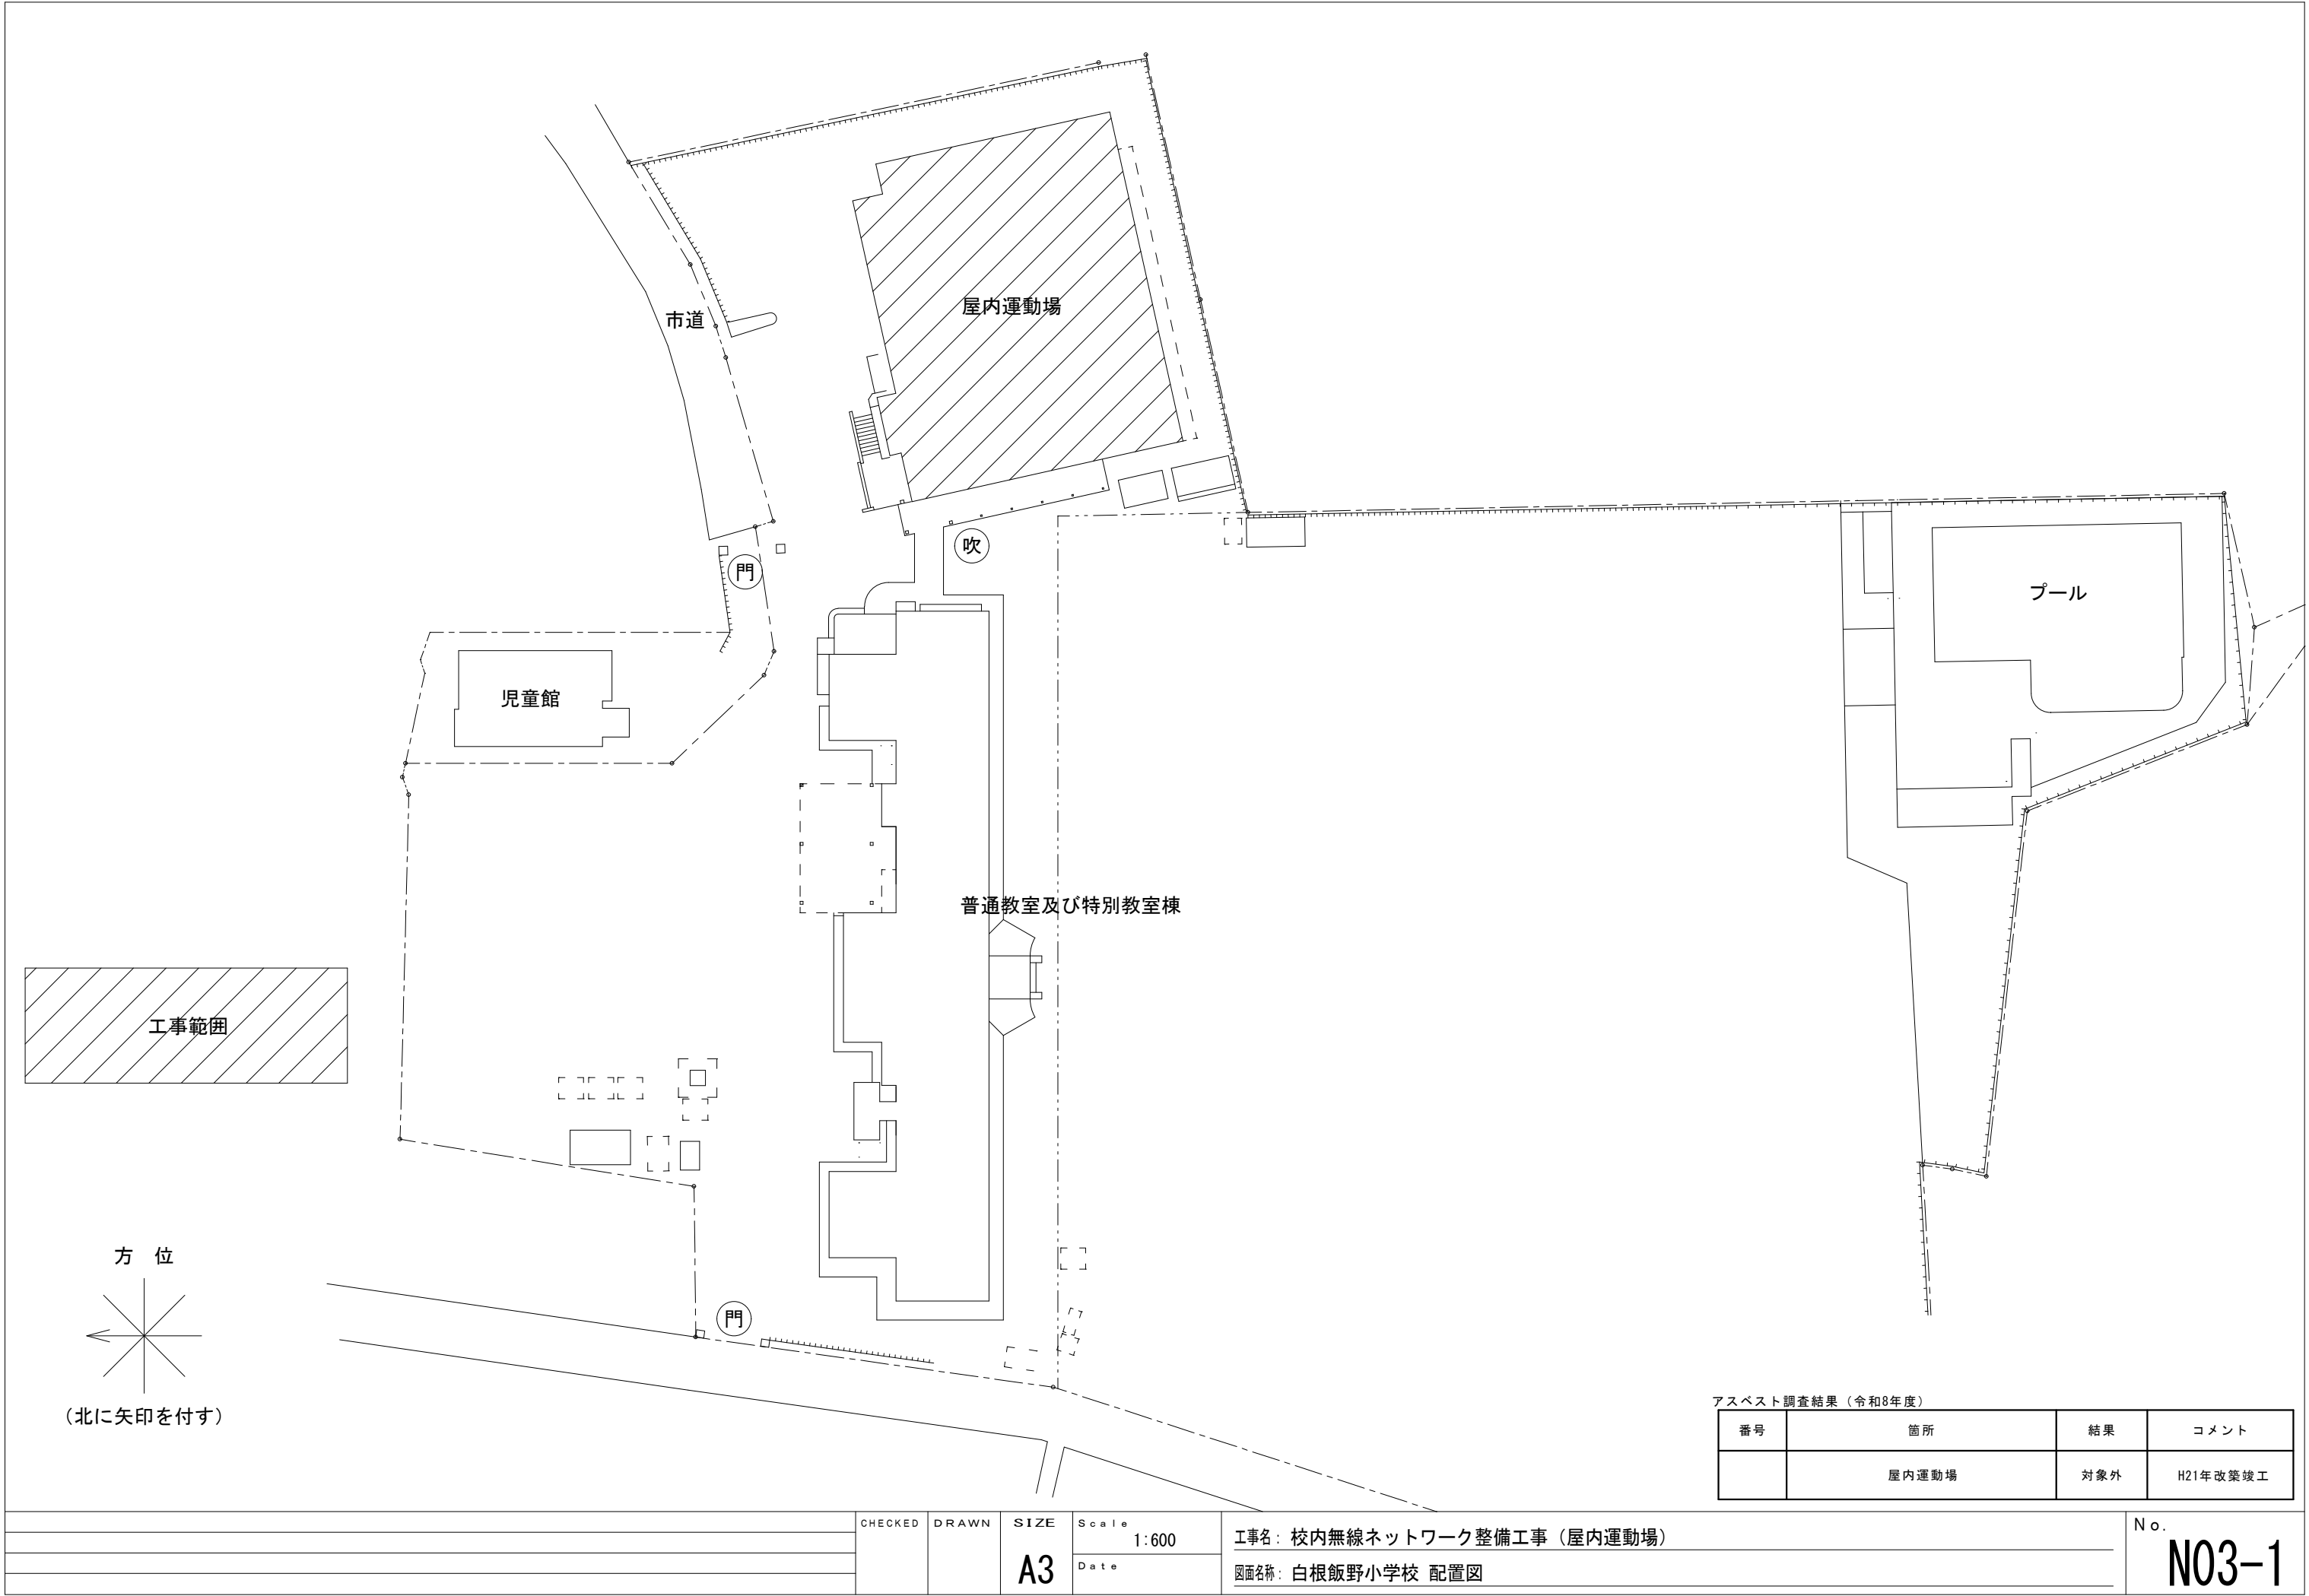


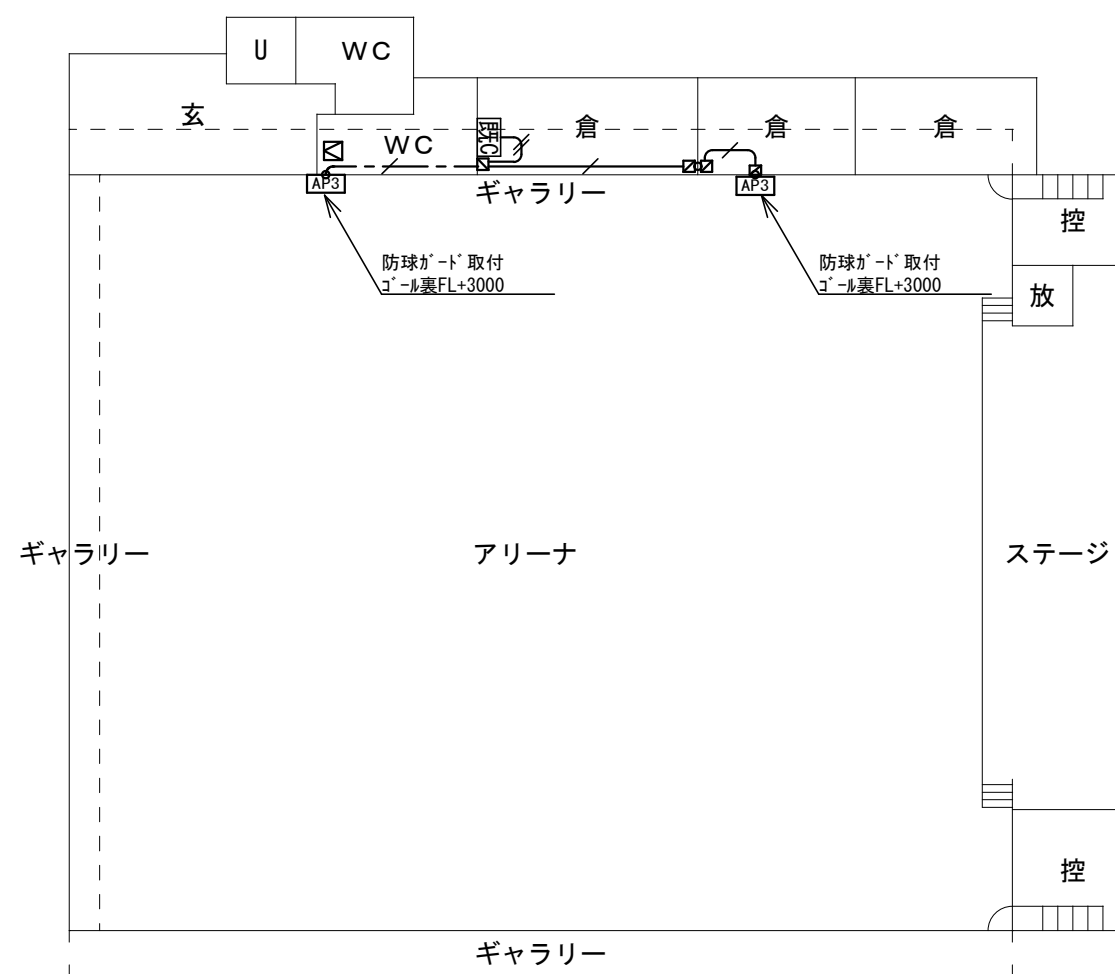



※記入なき配管配線は下記による	
— / —	EM-UTP-CAT6-4P 天井
— / —	EM-UTP-CAT6-4P (PF22) 露出
— // —	EM-UTP-CAT6-4P × 2 (PF28) 露出
※ 凡 例	
	新設無線アクセスポイント 市支給品取付 壁付
	※防球ガード取付 参考型番：BAP-1K
	既設HUB収納キャビネットC
	樹脂製アクトプレート
	新設天井点検口 70×450×450
注記1：情報ケーブルは両端にモジュラゲルを施すこと	
注記2：メディアコンバータ-SM-1芯 10M/100M/1G兼用3E×1.5E×1	
参考型番：DN5810WS3E×1、DN5810WS5E×1を納品すること	

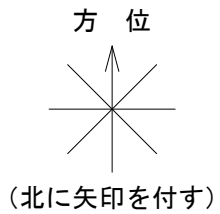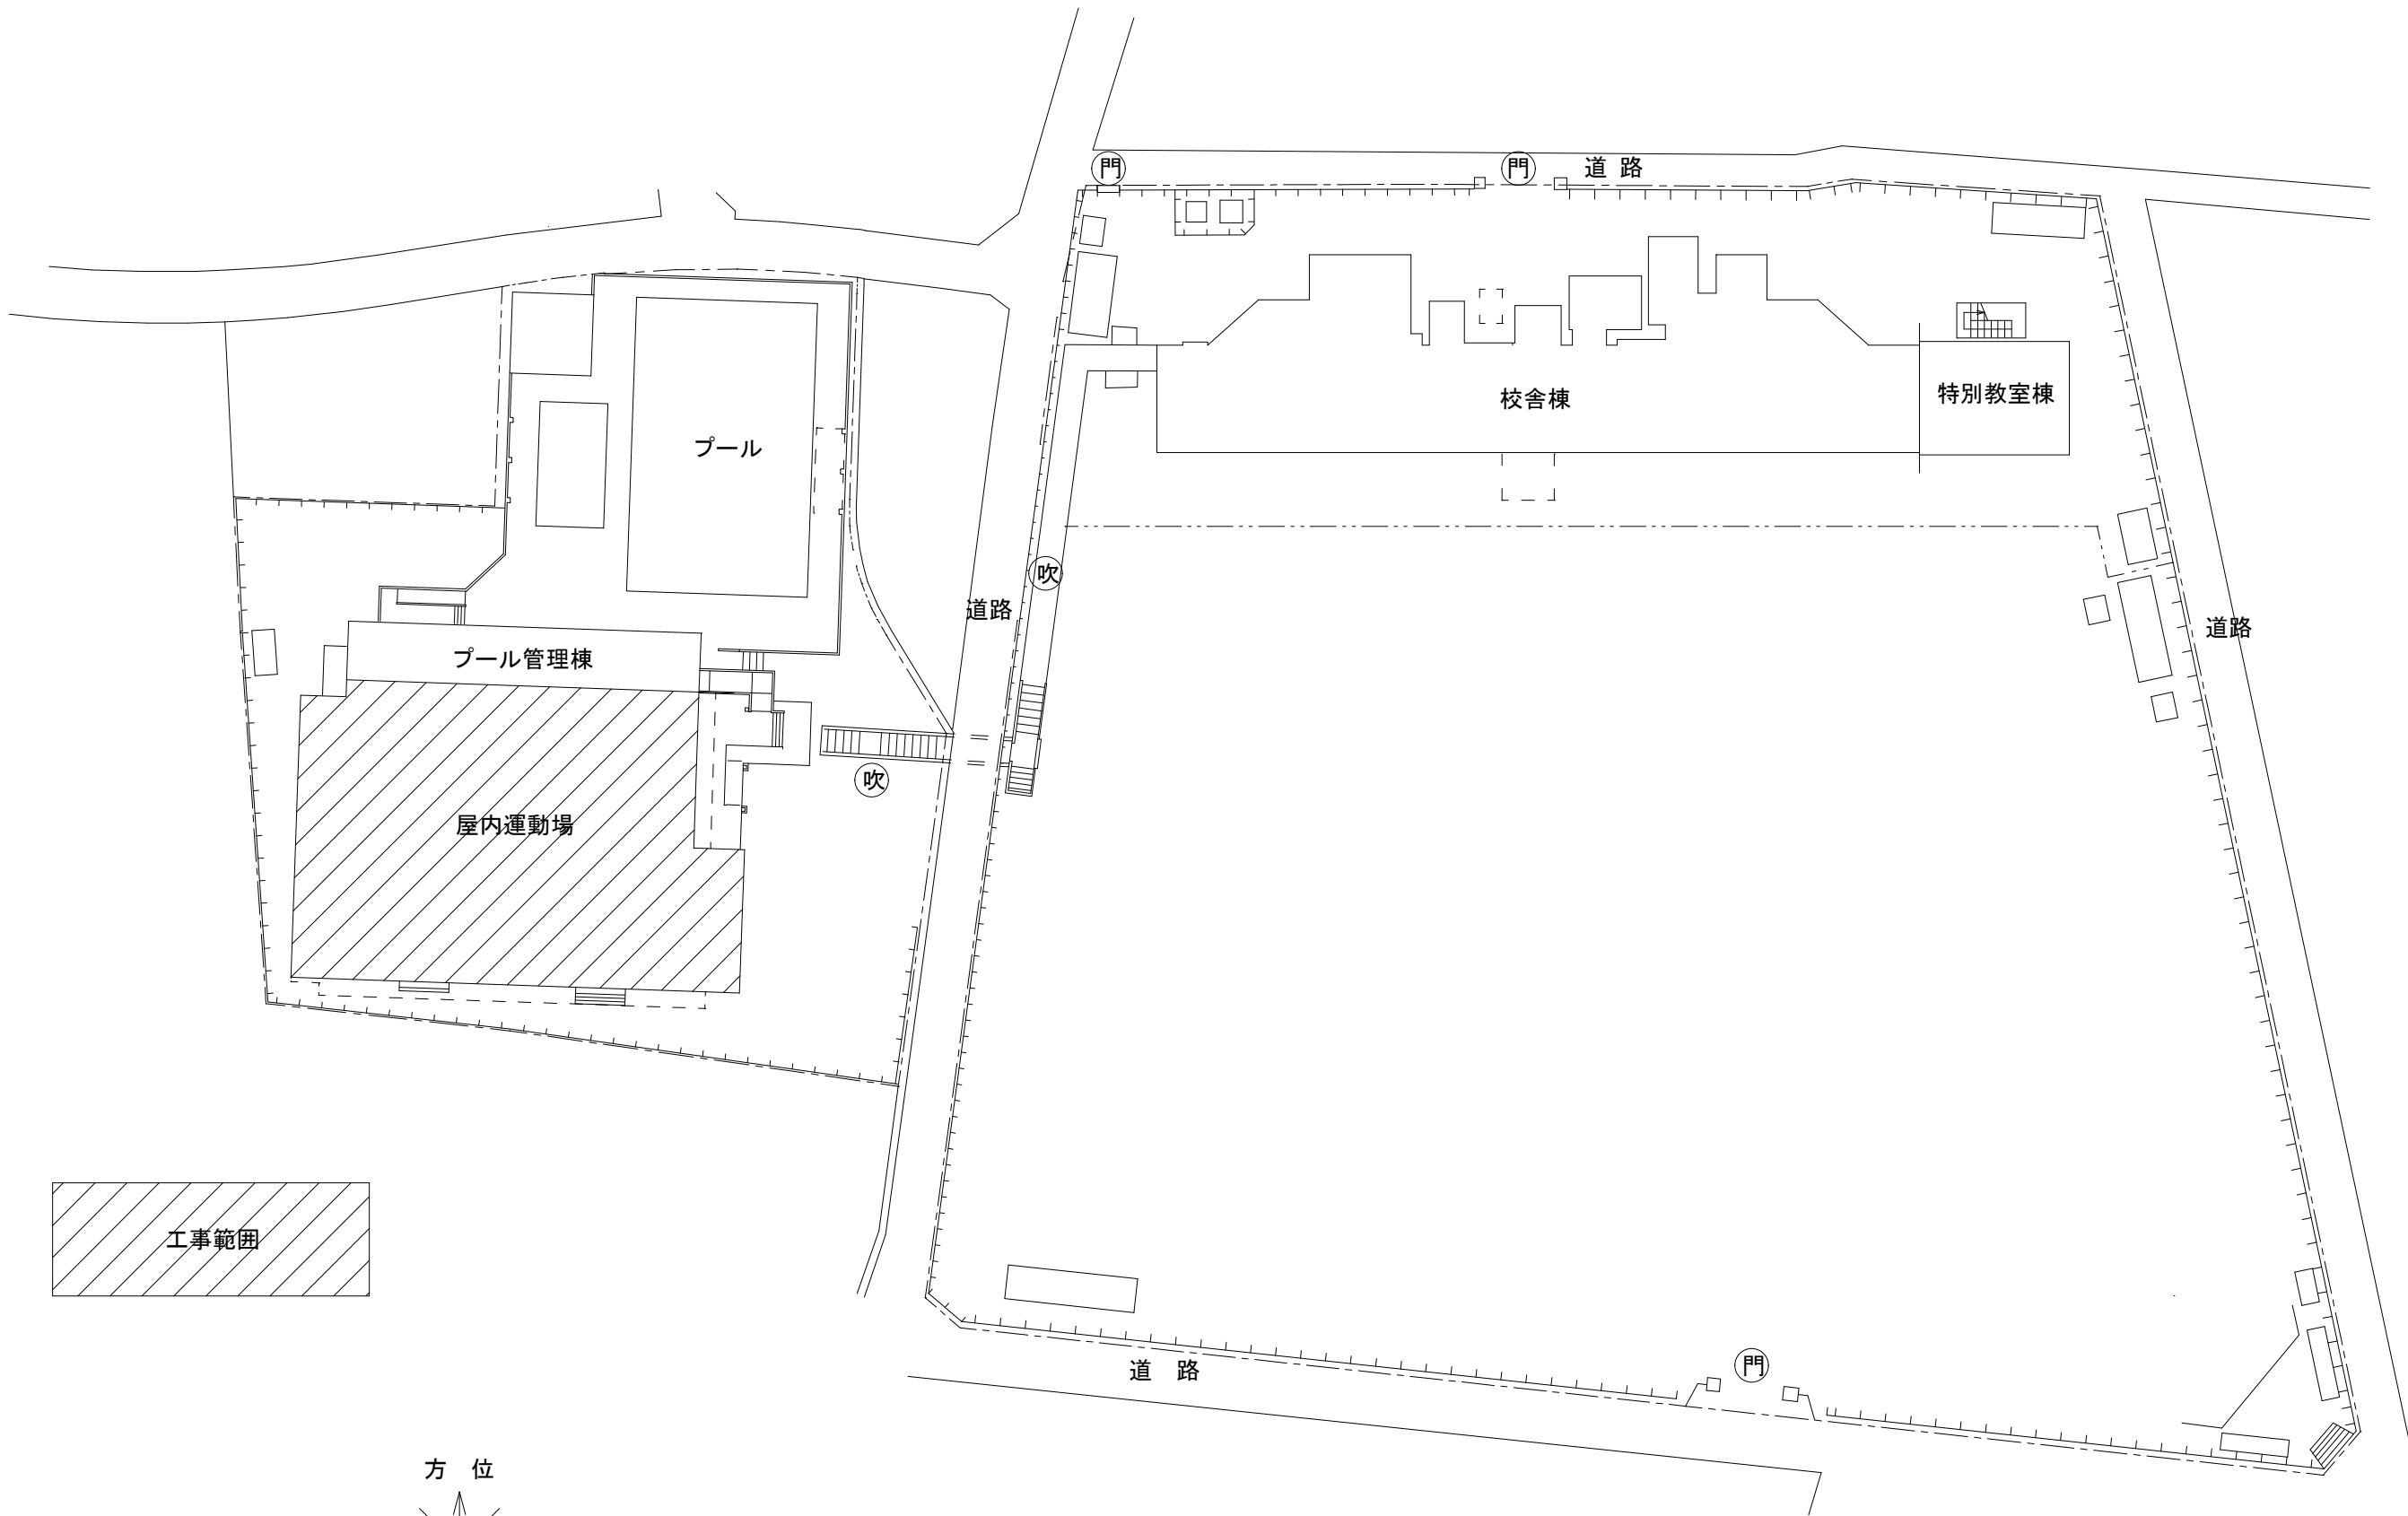


アスベスト調査結果（令和8年度）			
番号	箇所	結果	コメント
	屋内運動場	対象外	H23年改築竣工

  ※記入なき配管配線は下記による	
	EM-UTP-CAT6-4P×2 天井
	EM-UTP-CAT6-4P (E25) 露出
	EM-UTP-CAT6-4P×2 (E31) 露出
※ 凡 例	
	新設無線アクセシビリティ 市支給品取付 壁付
	※防球ガード取付 参考型番：BAP-1K
	新設P. BOX：150×150×100 指定色塗装
	既設天井点検口
	新設天井点検口 700×450×450
注記1：情報ケーブルは両端にシールドラップを施すこと	
注記2：メディアコンバータ-SM-1芯 10M/100M/1G兼用3E×1.5E×1	
参考型番：DN5810WS3E×1、DN5810WS5E×1を納品すること	

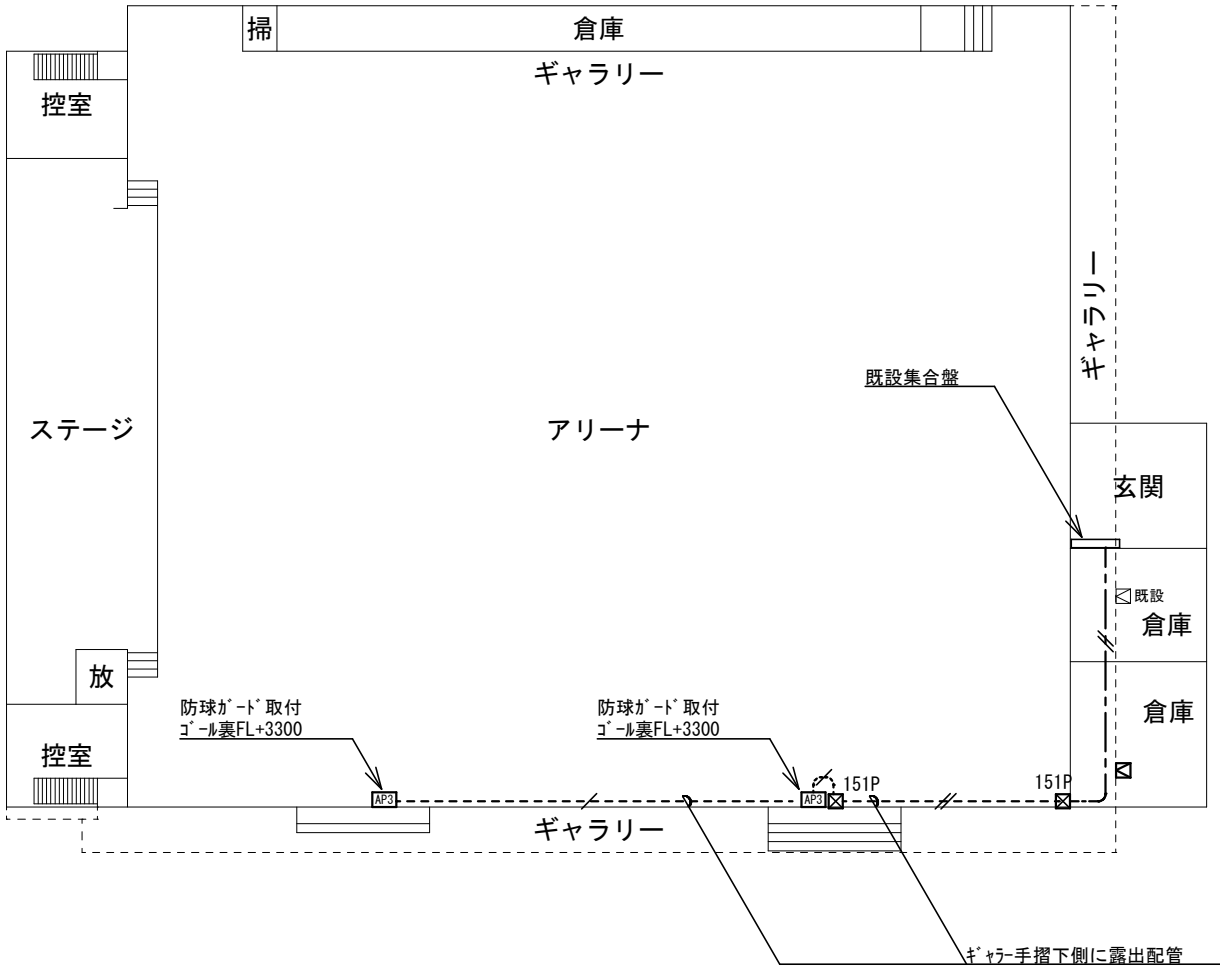

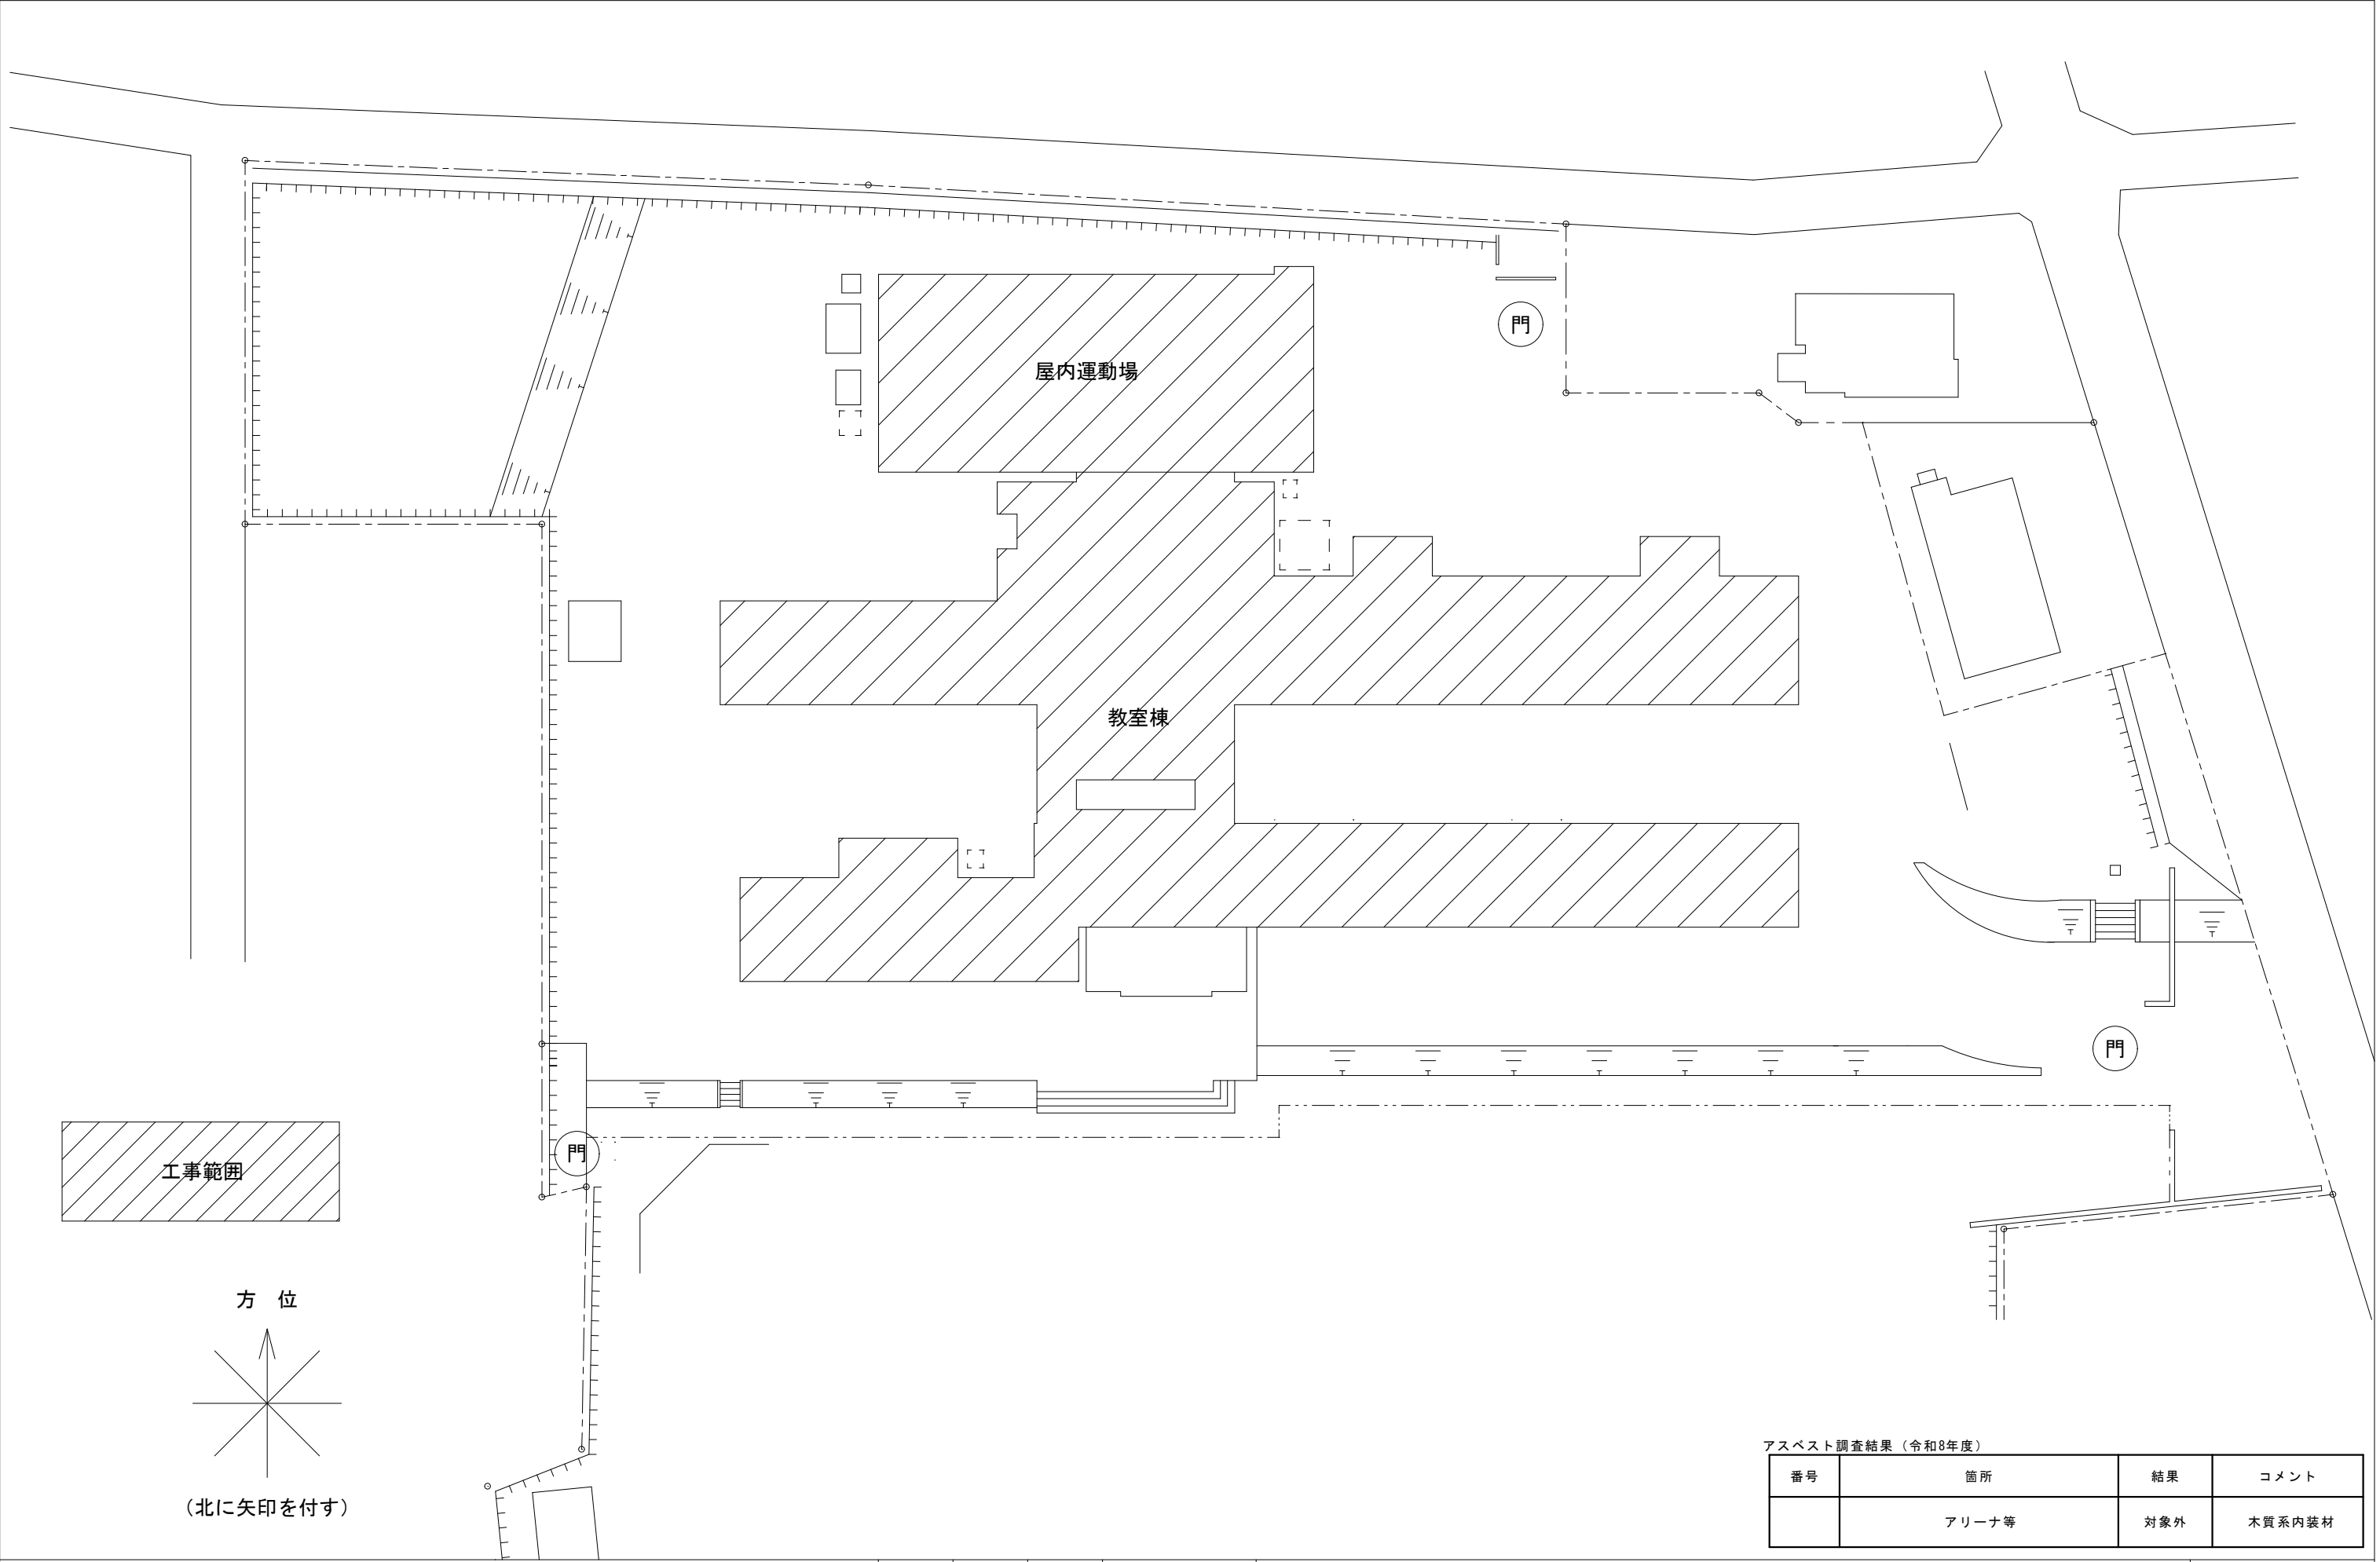



アスベスト調査結果（令和8年度）			
番号	箇所	結果	コメント
	アリーナ等	対象外	木質系内装材

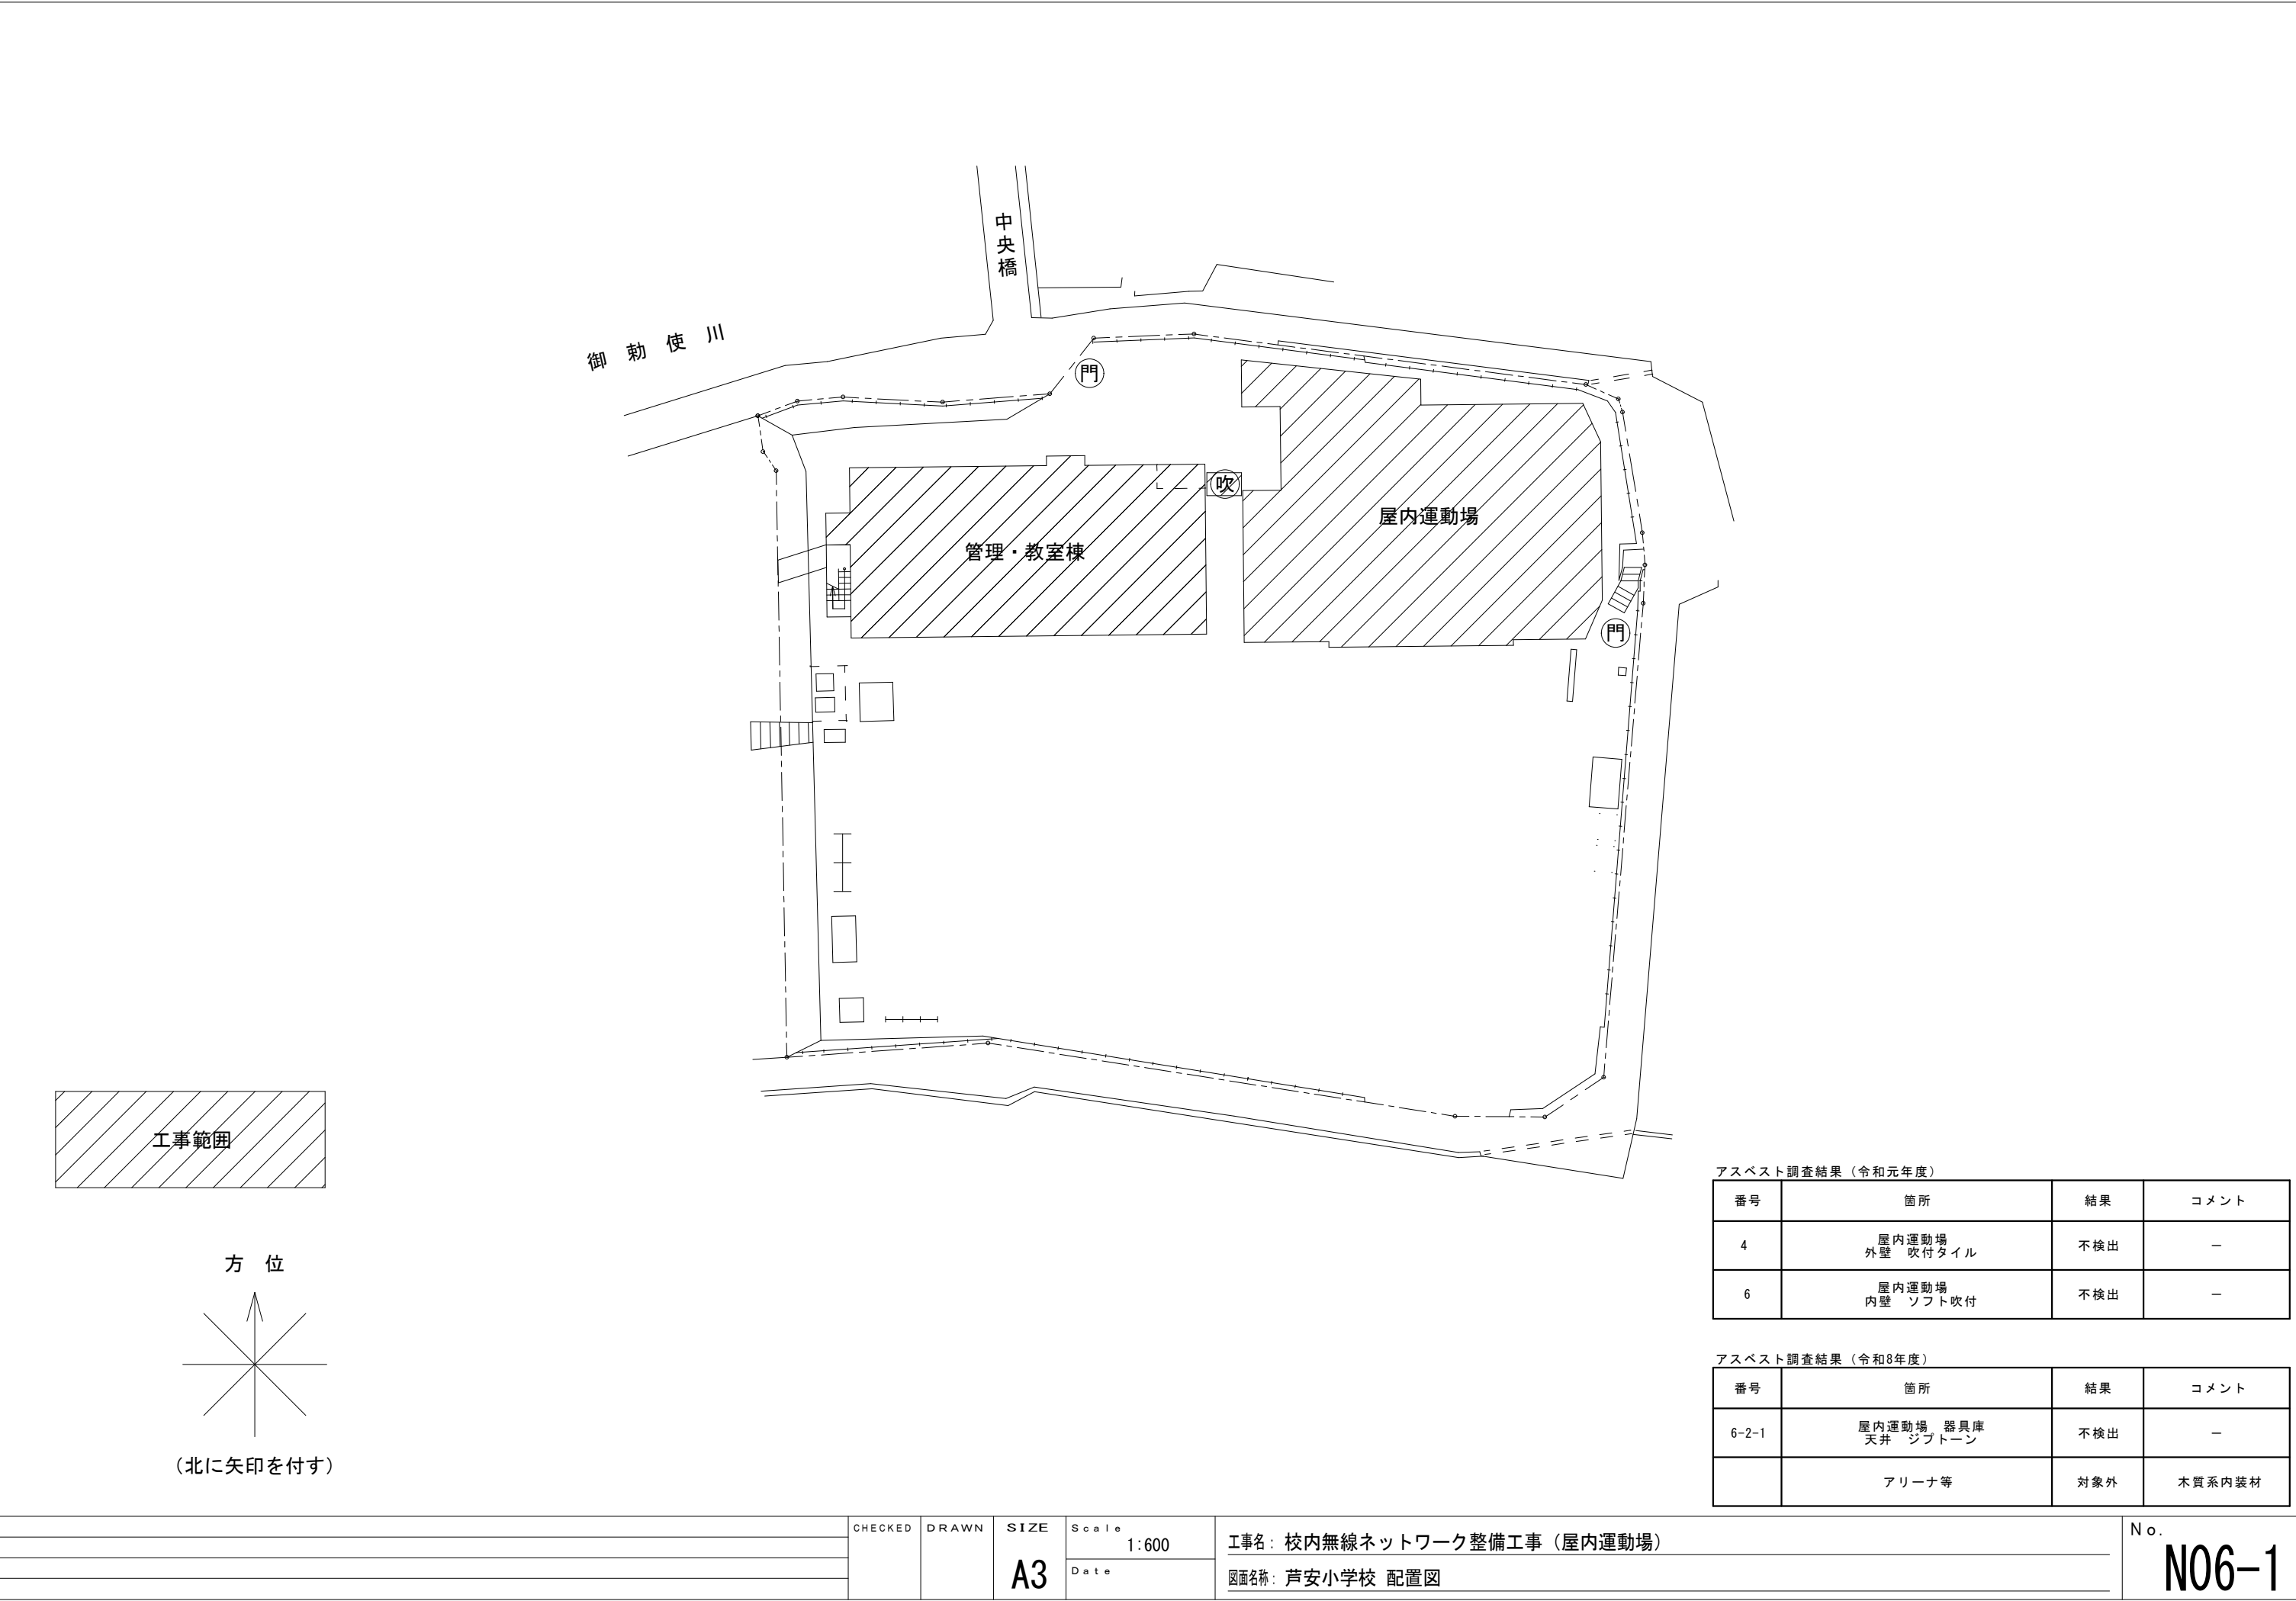



管理・教室棟 1 階

管理・教室棟 1 階

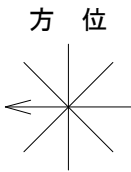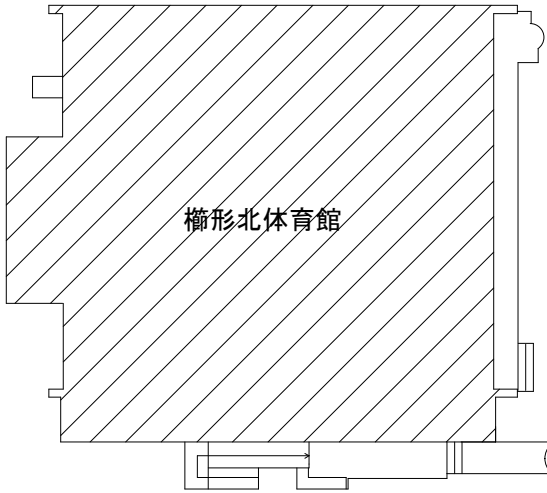


(北に矢印を付す)


アスベスト調査結果（令和8年度）


番号	箇所	結果	コメント
	アリーナ等	対象外	木質系内装材

			CHECKED	DRAWN	SIZE A3	Scale	工事名： 校内無線ネットワーク整備工事（屋内運動場）		No. N07-1
						1:600			
						Date	図面名称： 櫛形北小学校 配置図		

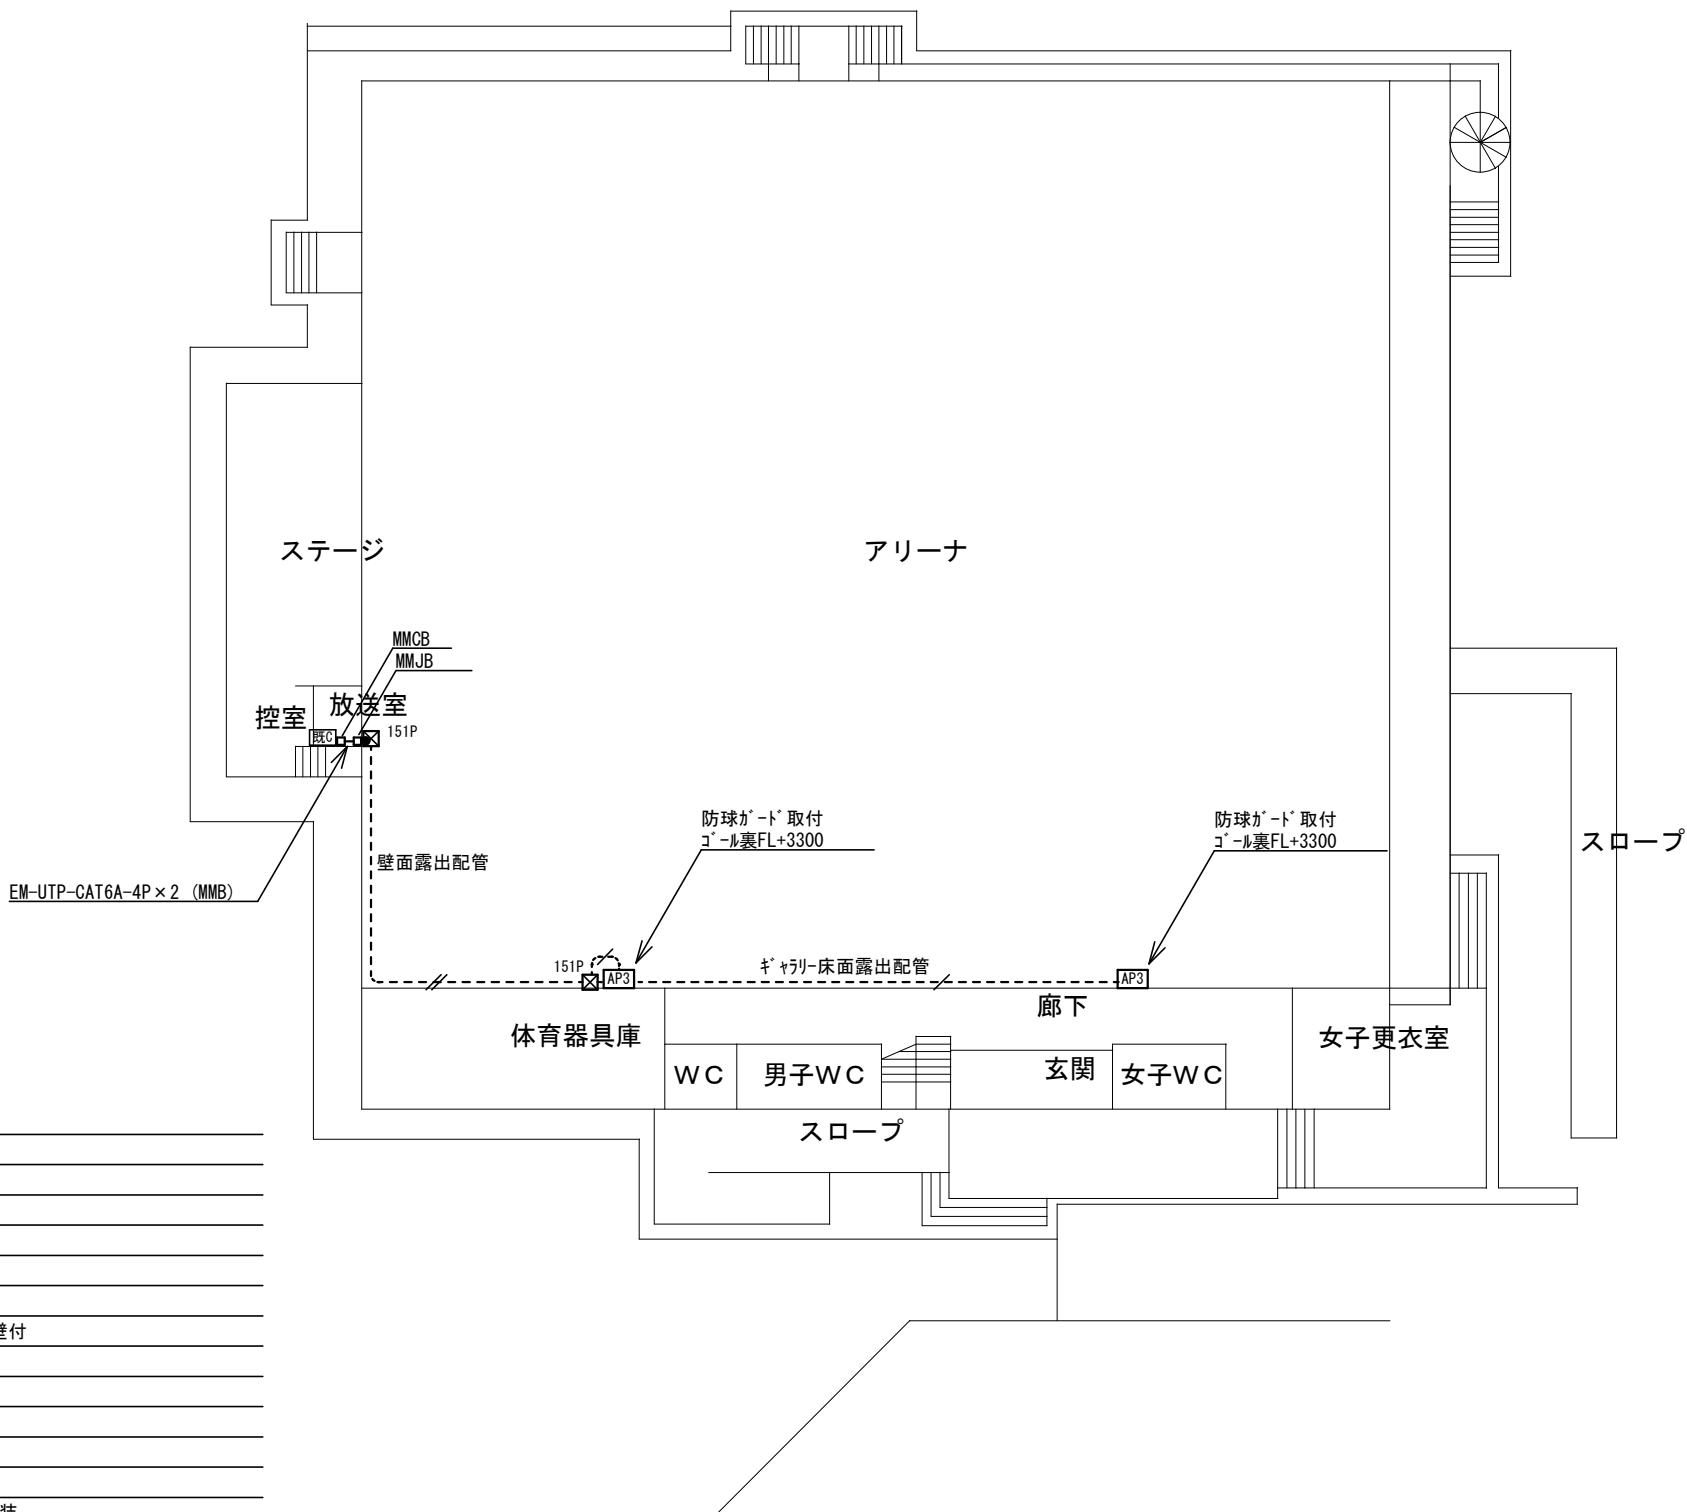


※記入なき配管配線は下記による	
----	EM-UTP-CAT6-4P (E25) 露出
----	EM-UTP-CAT6-4P×2 (E31) 露出
※ 凡 例	
AP3	新設無線アクセシビリティ 市支給品取付 壁付
	※防球ゲート取付 参考型番：BAP-1K
既設	既設HUB収納キャビネット
●	防火区画貫通措置を示す。天井内
MMJB	新設マルチモジュールボックス(A)
MMCB	新設マルチモジュールボックス(B)
151P	新設P, BOX：150×150×100 指定色塗装
注記1：情報ケーブルは両端にシールドラップを施すこと	

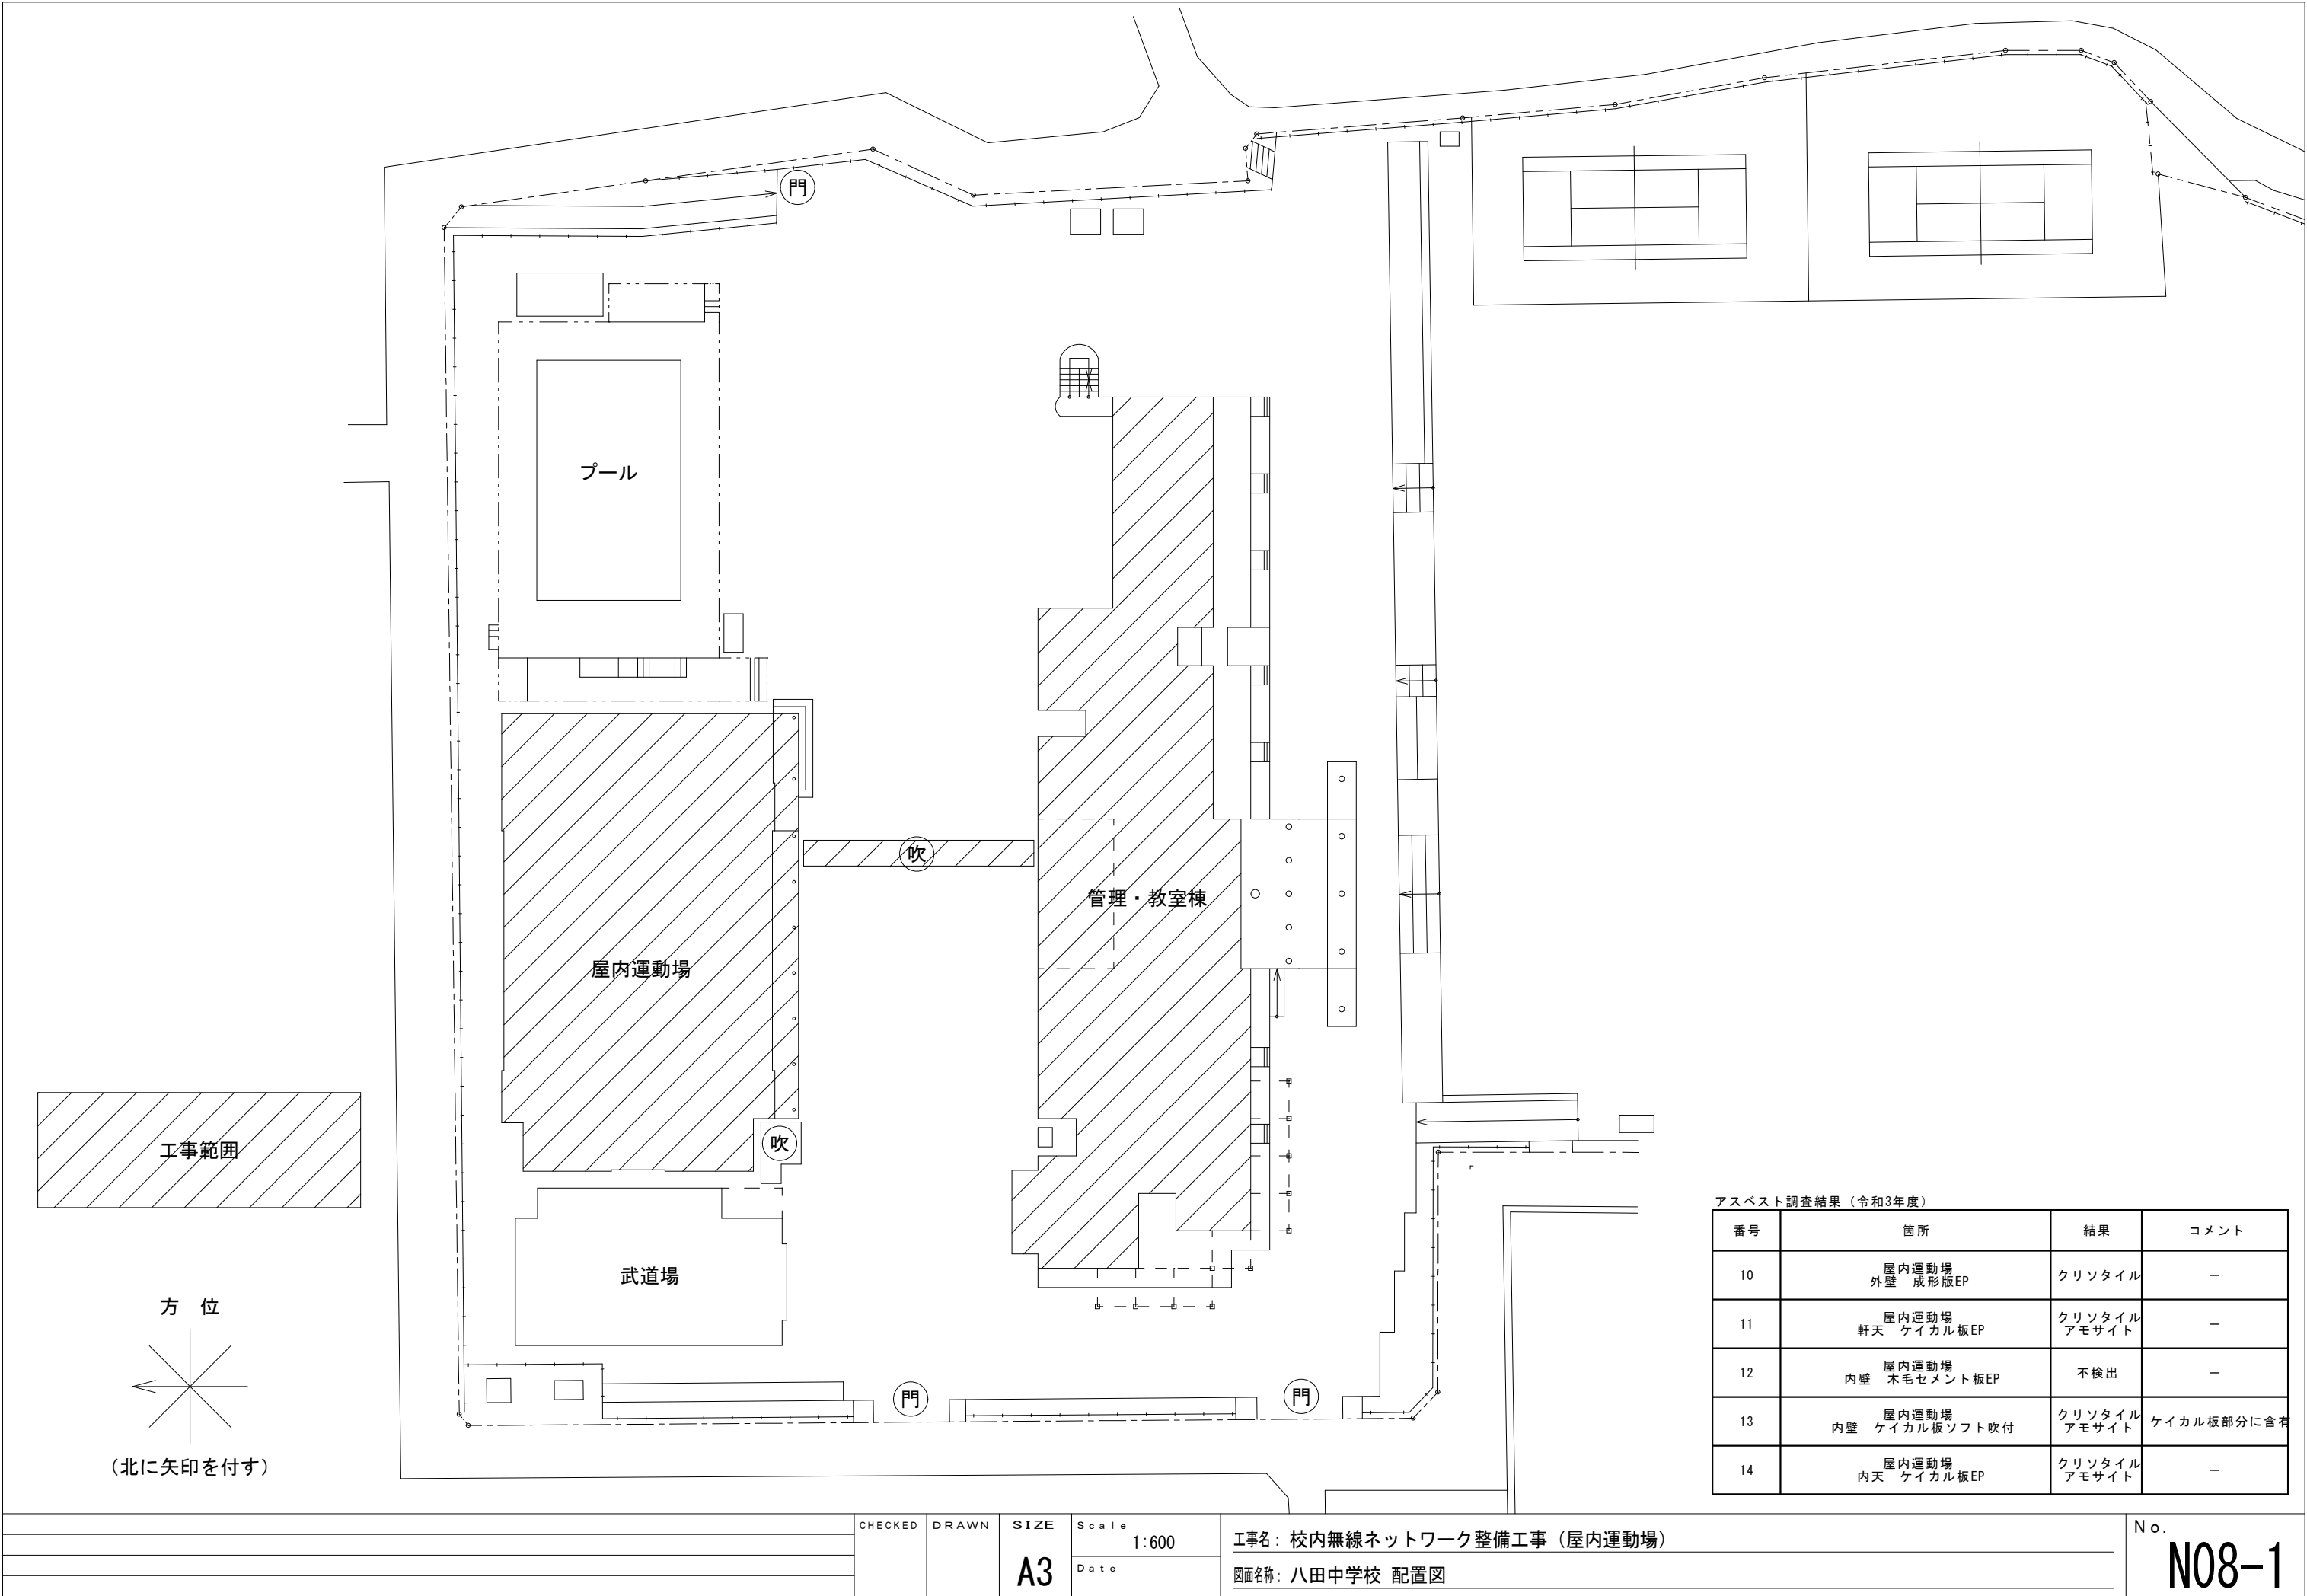

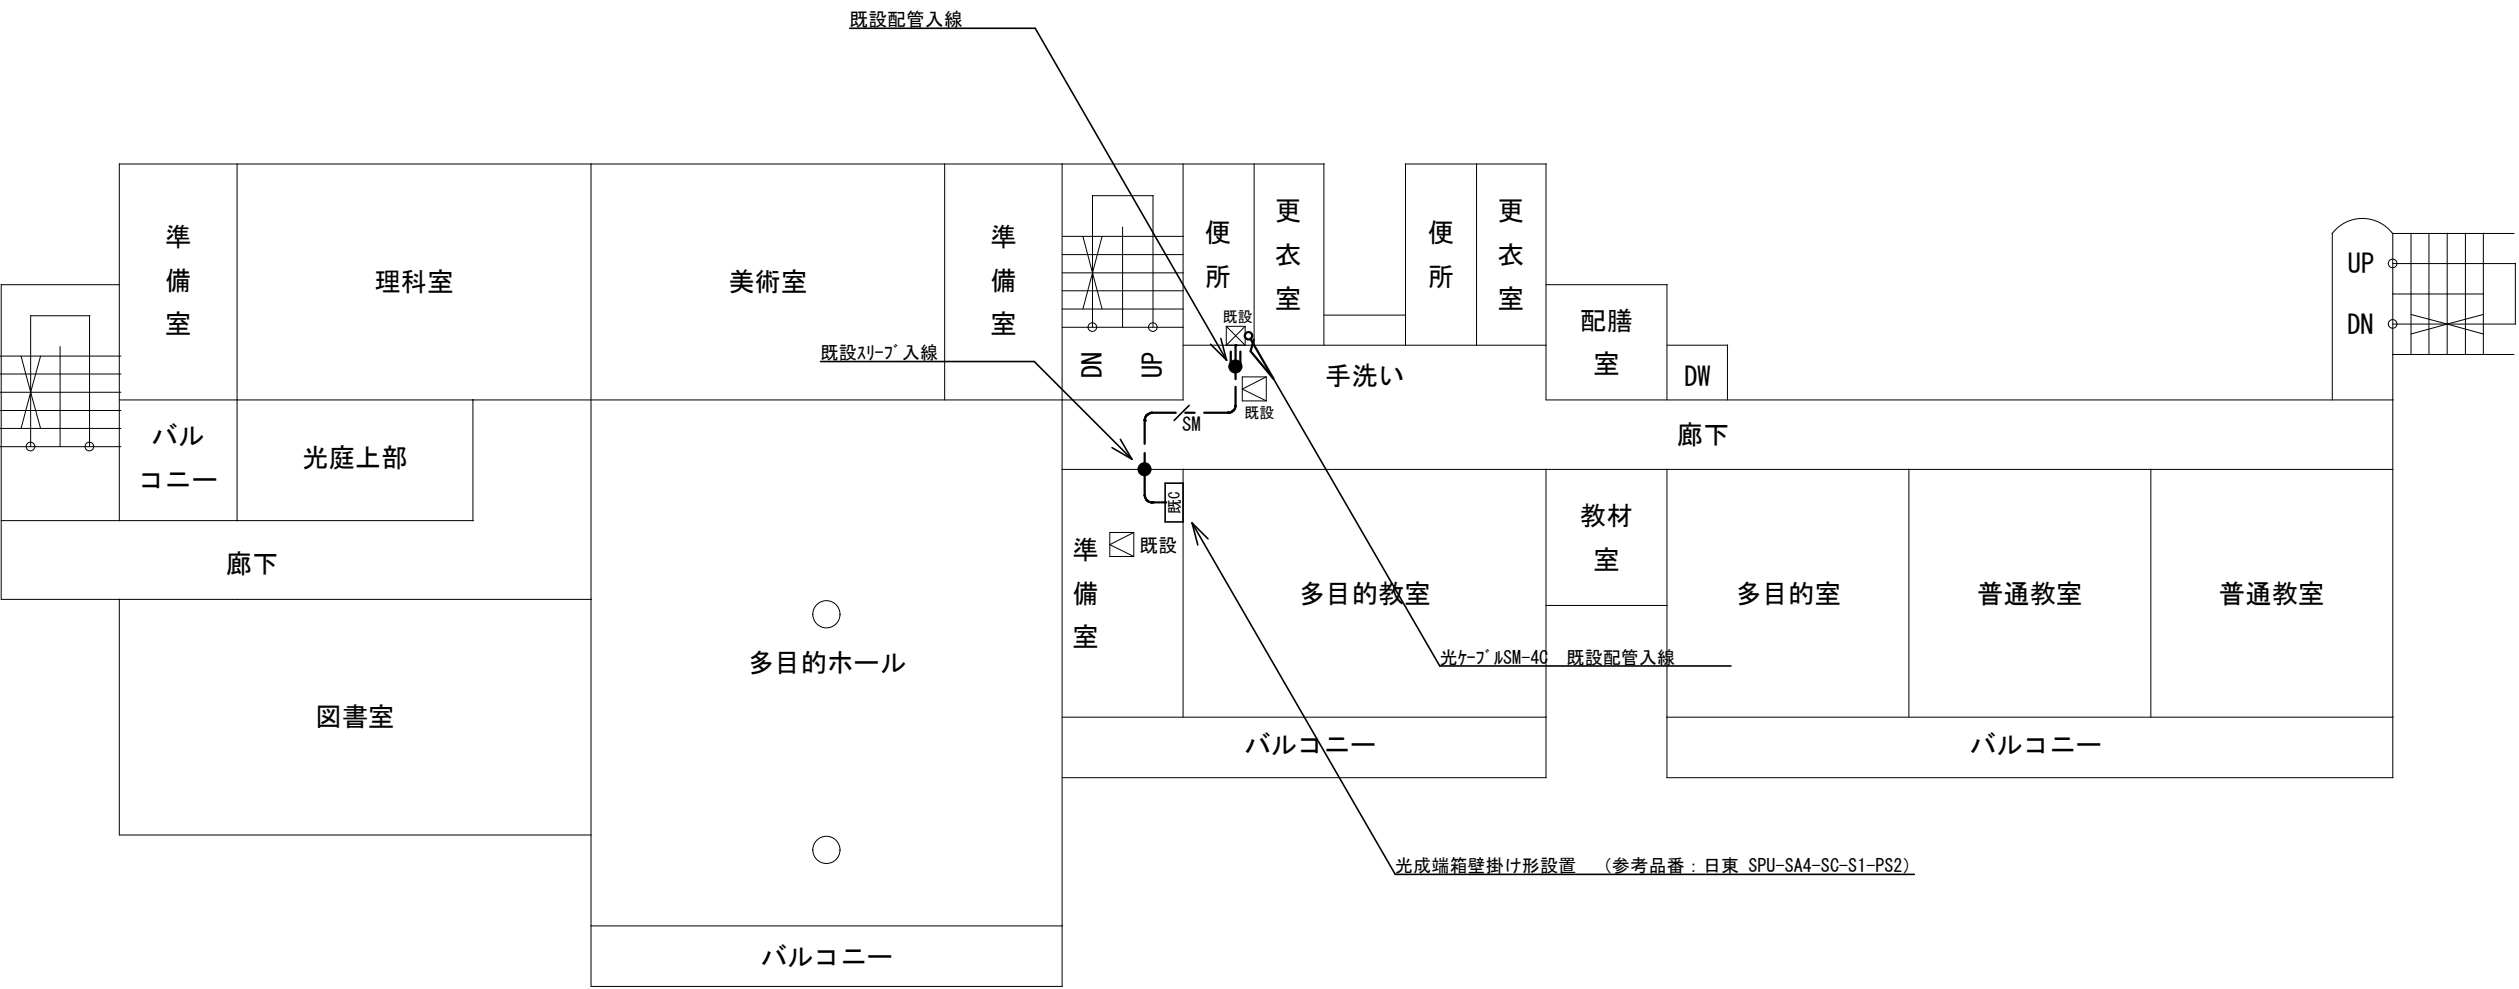


管理・教室棟 2 階

※記入なき配管配線は下記による	
—  光ケーブル SM-4C 天井	
※ 凡 例	
 既設	既設HUB収納盤ケーブルネットC
	防火区画貫通措置を示す。 天井内
 既設	既設天井点検口を示す
注記1：光ケーブルSM-4C=デISTRIBUTI ョンケーブル高屈曲型 参考型番：EM-F4K-SM15W-FR	
注記2：メディアコンバーターSM-1芯 10M/100M/1G兼用3E×1.5E×1 参考型番：DN5810WS3E×1、DN5810WS5E×1 納品すること。	

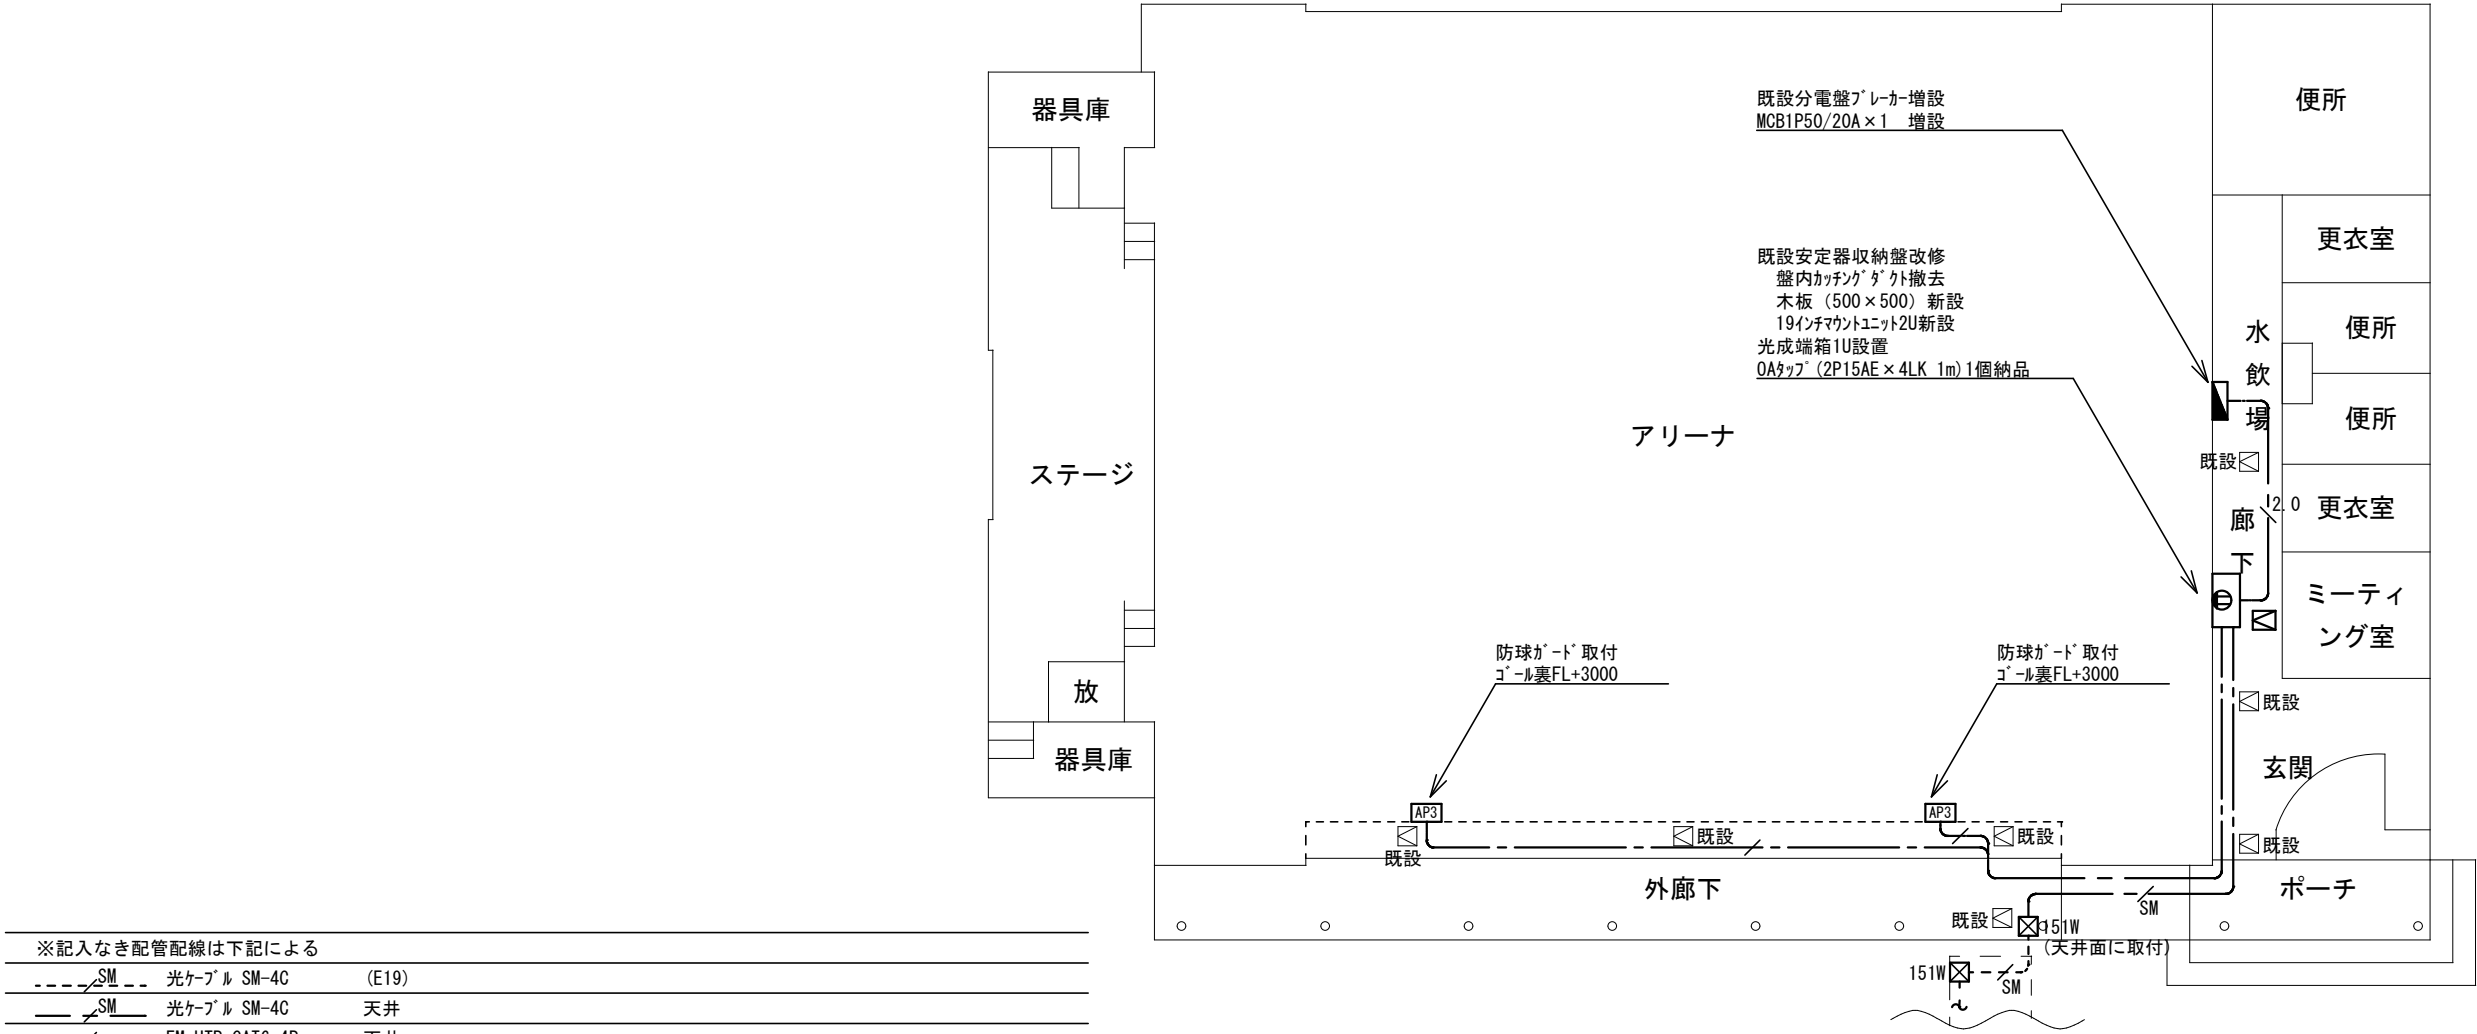



※記入なき配管配線は下記による	
	光ケーブル SM-4C (E19)
	光ケーブル SM-4C 天井
	EM-UTP-CAT6-4P 天井
	EE2.0-3C 接地線含 天井
※ 凡 例	
	新設無線アクセシブリティ 市支給品取付 壁付
	※防球ガード取付 参考型番：BAP-1K
	露出コンセント2P15AE×2LK 既設安定器収納盤内
	既設フック
	新設P, BOX：150×150×100 SUS-WP
	既設天井点検口
	新設天井点検口 700×450×450
注記1：情報ケーブルは両端にモジュラゲを施すこと	
注記2：光ケーブルSM-4C=デストリビューションケーブル高屈曲型 参考型番：EM-F4K-SM15W-FR	
注記3：メディアコンバータ-SM-1芯 10M/100M/1G兼用3E×1.5E×1 参考型番：DN5810WS3E×1、DN5810WS5E×1 納品すること。	
注記4：光ケーブルは融着及び光伝送損失試験を実施すること	

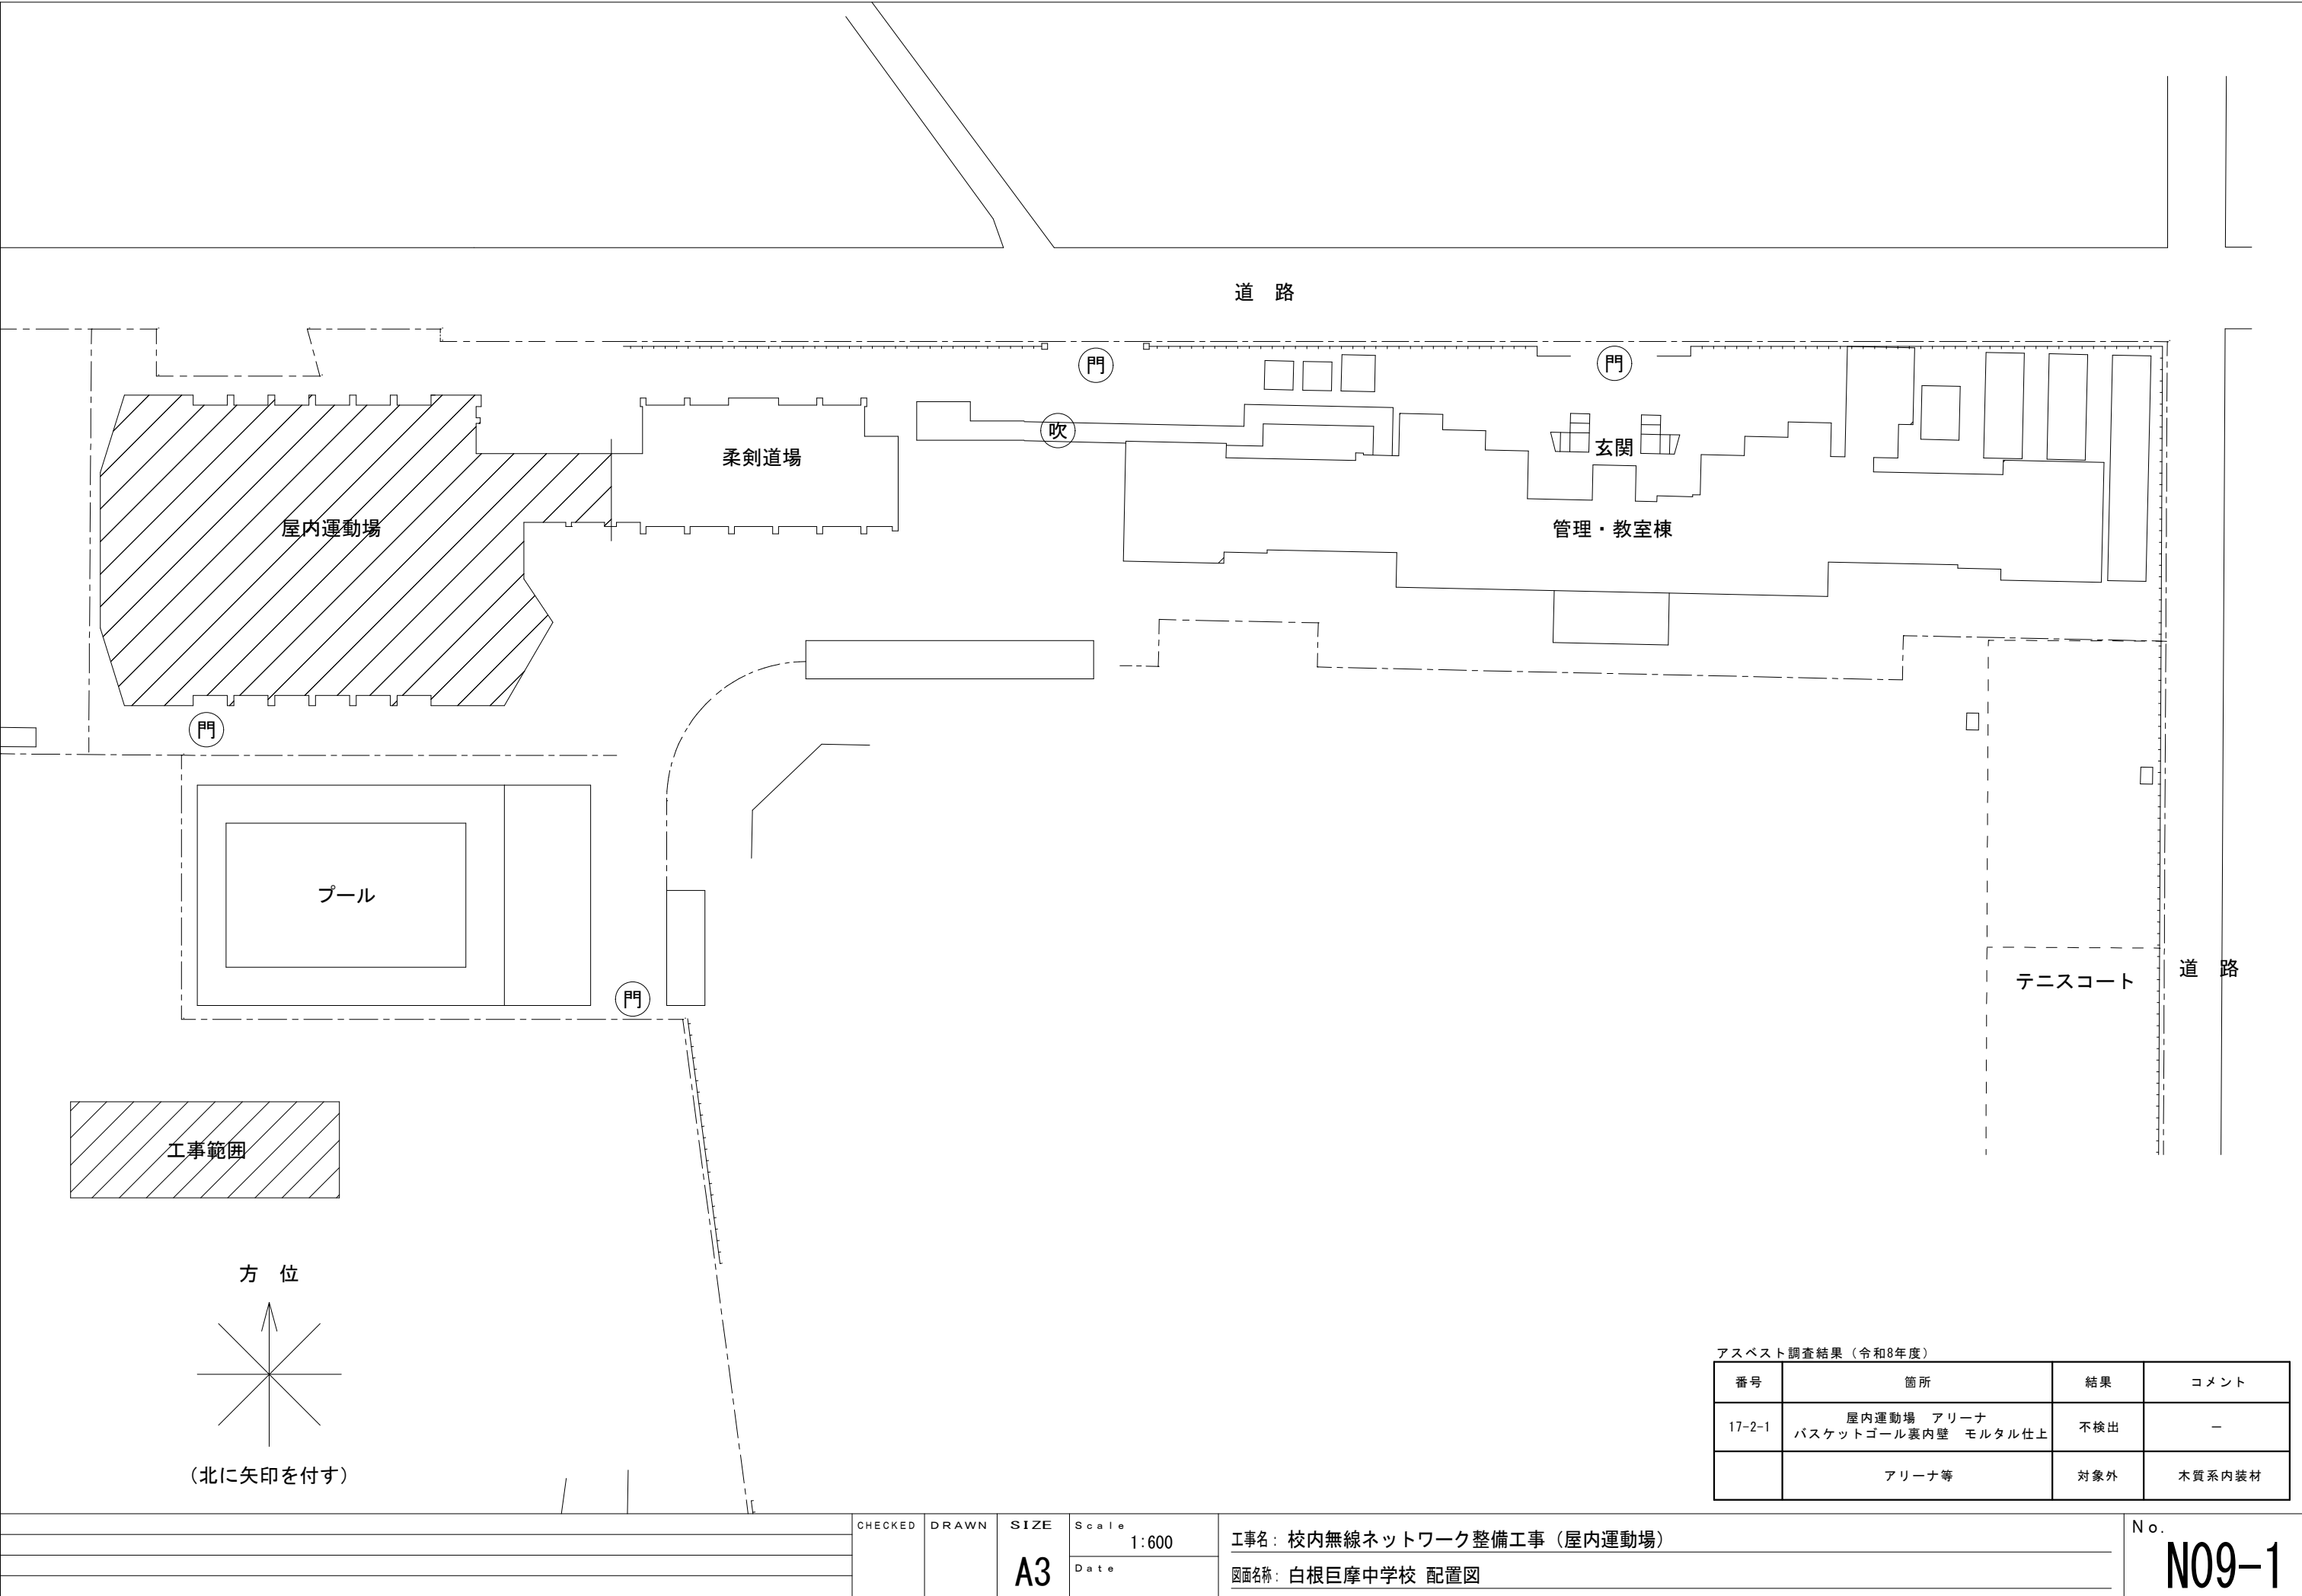

アスベスト調査結果（令和8年度）			
番号	箇所	結果	コメント
17-2-1	屋内運動場 アリーナ バスケットゴール裏内壁 モルタル仕上	不検出	－
	アリーナ等	対象外	木質系内装材


※記入なき配管配線は下記による			
---  ---		EM-UTP-CAT6-4P	(E25) 露出
---  ---		EM-UTP-CAT6-4P × 2	(E31) 露出
※ 凡 例			
AP3	新設無線7メス ¹ イント 市支給品取付 壁付		
	※防球ガード ² 取付 参考型番：BAP-1K		
☒151P	新設P, BOX：150×150×100 指定色塗装		
●	防火区画貫通措置を示す。 天井内		
注記1：情報ケーブルは両端にモジュラック ³ を施すこと			
注記2：メディアコンバータSM-1芯 10M/100M/1G兼用3E×1.5E×1			
参考型番：DN5810WS3E×1、DN5810WS5E×1を納品すること			

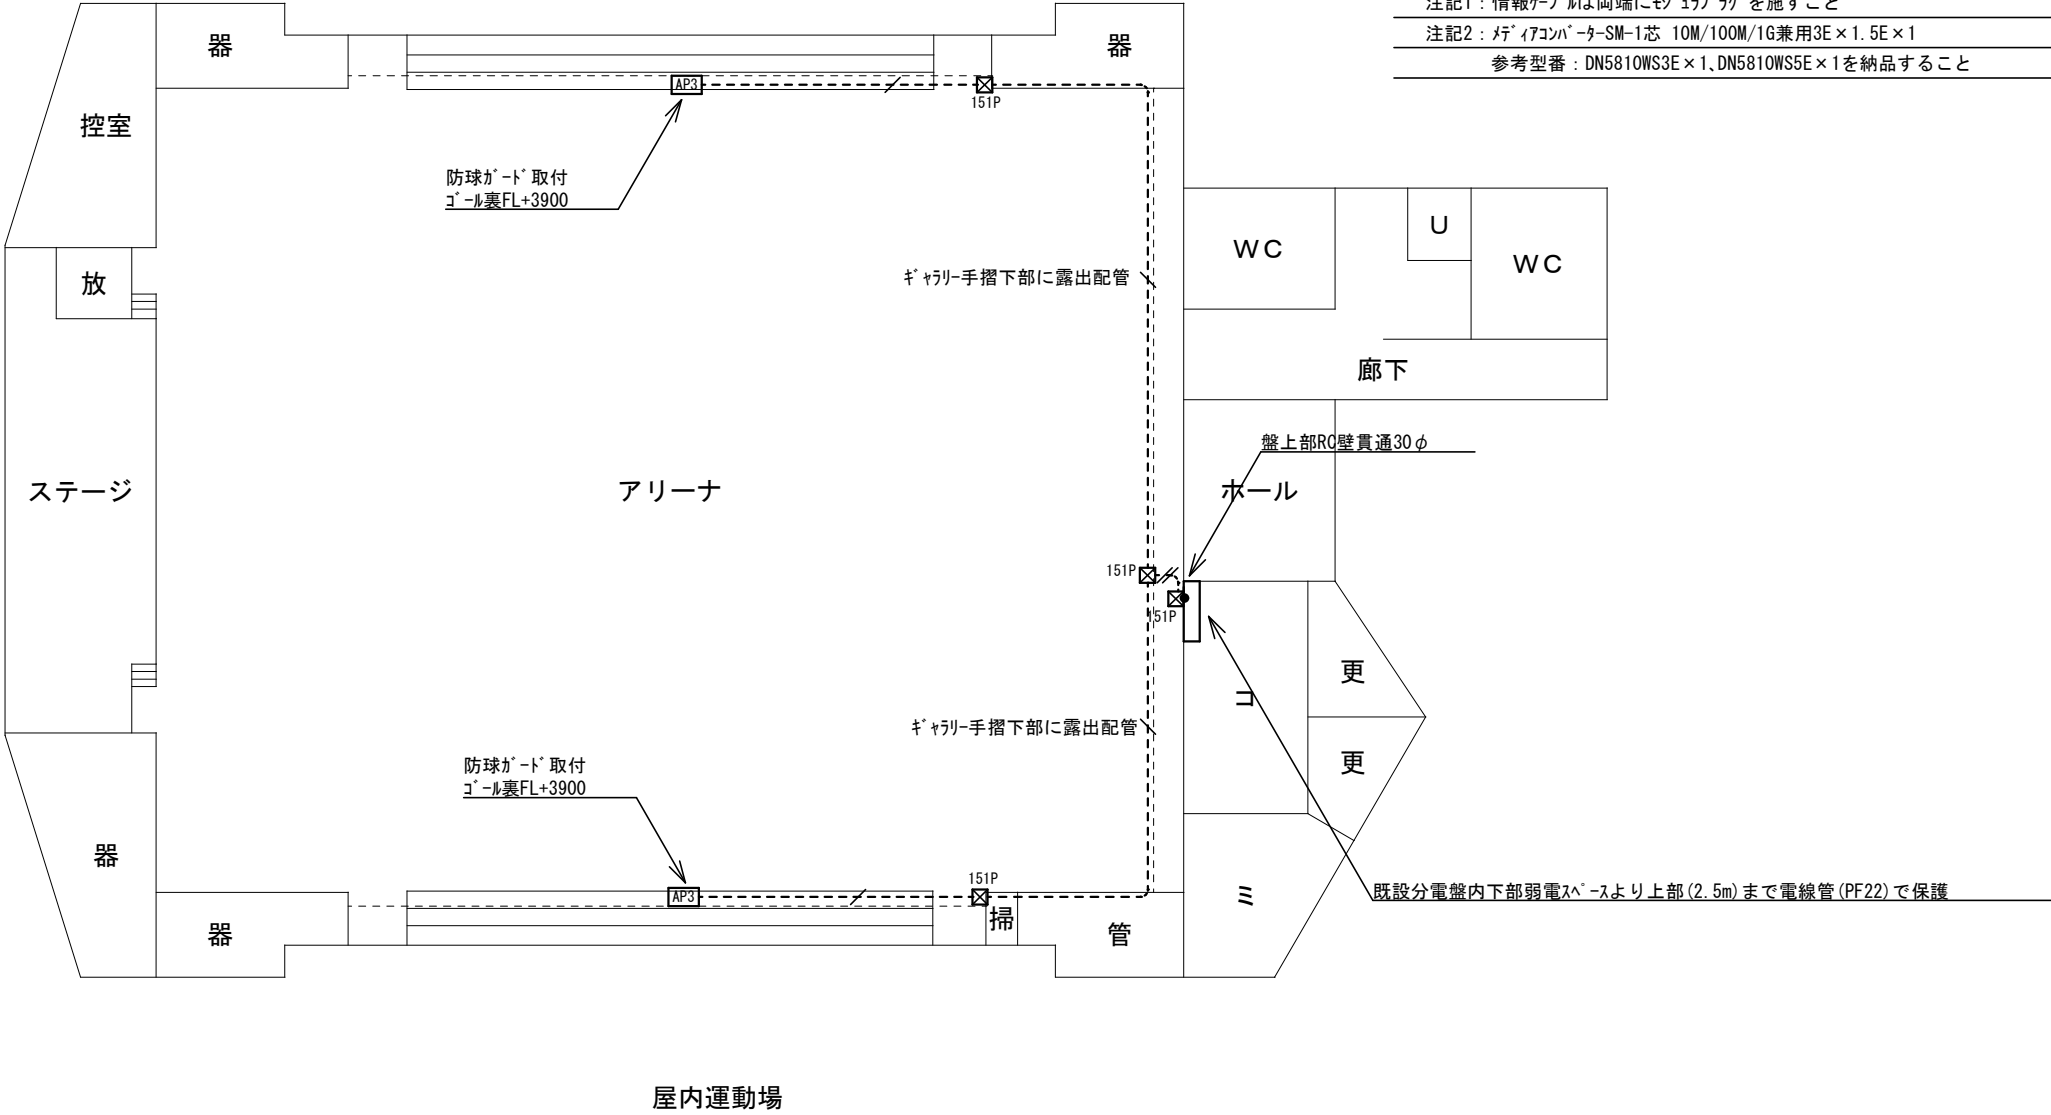

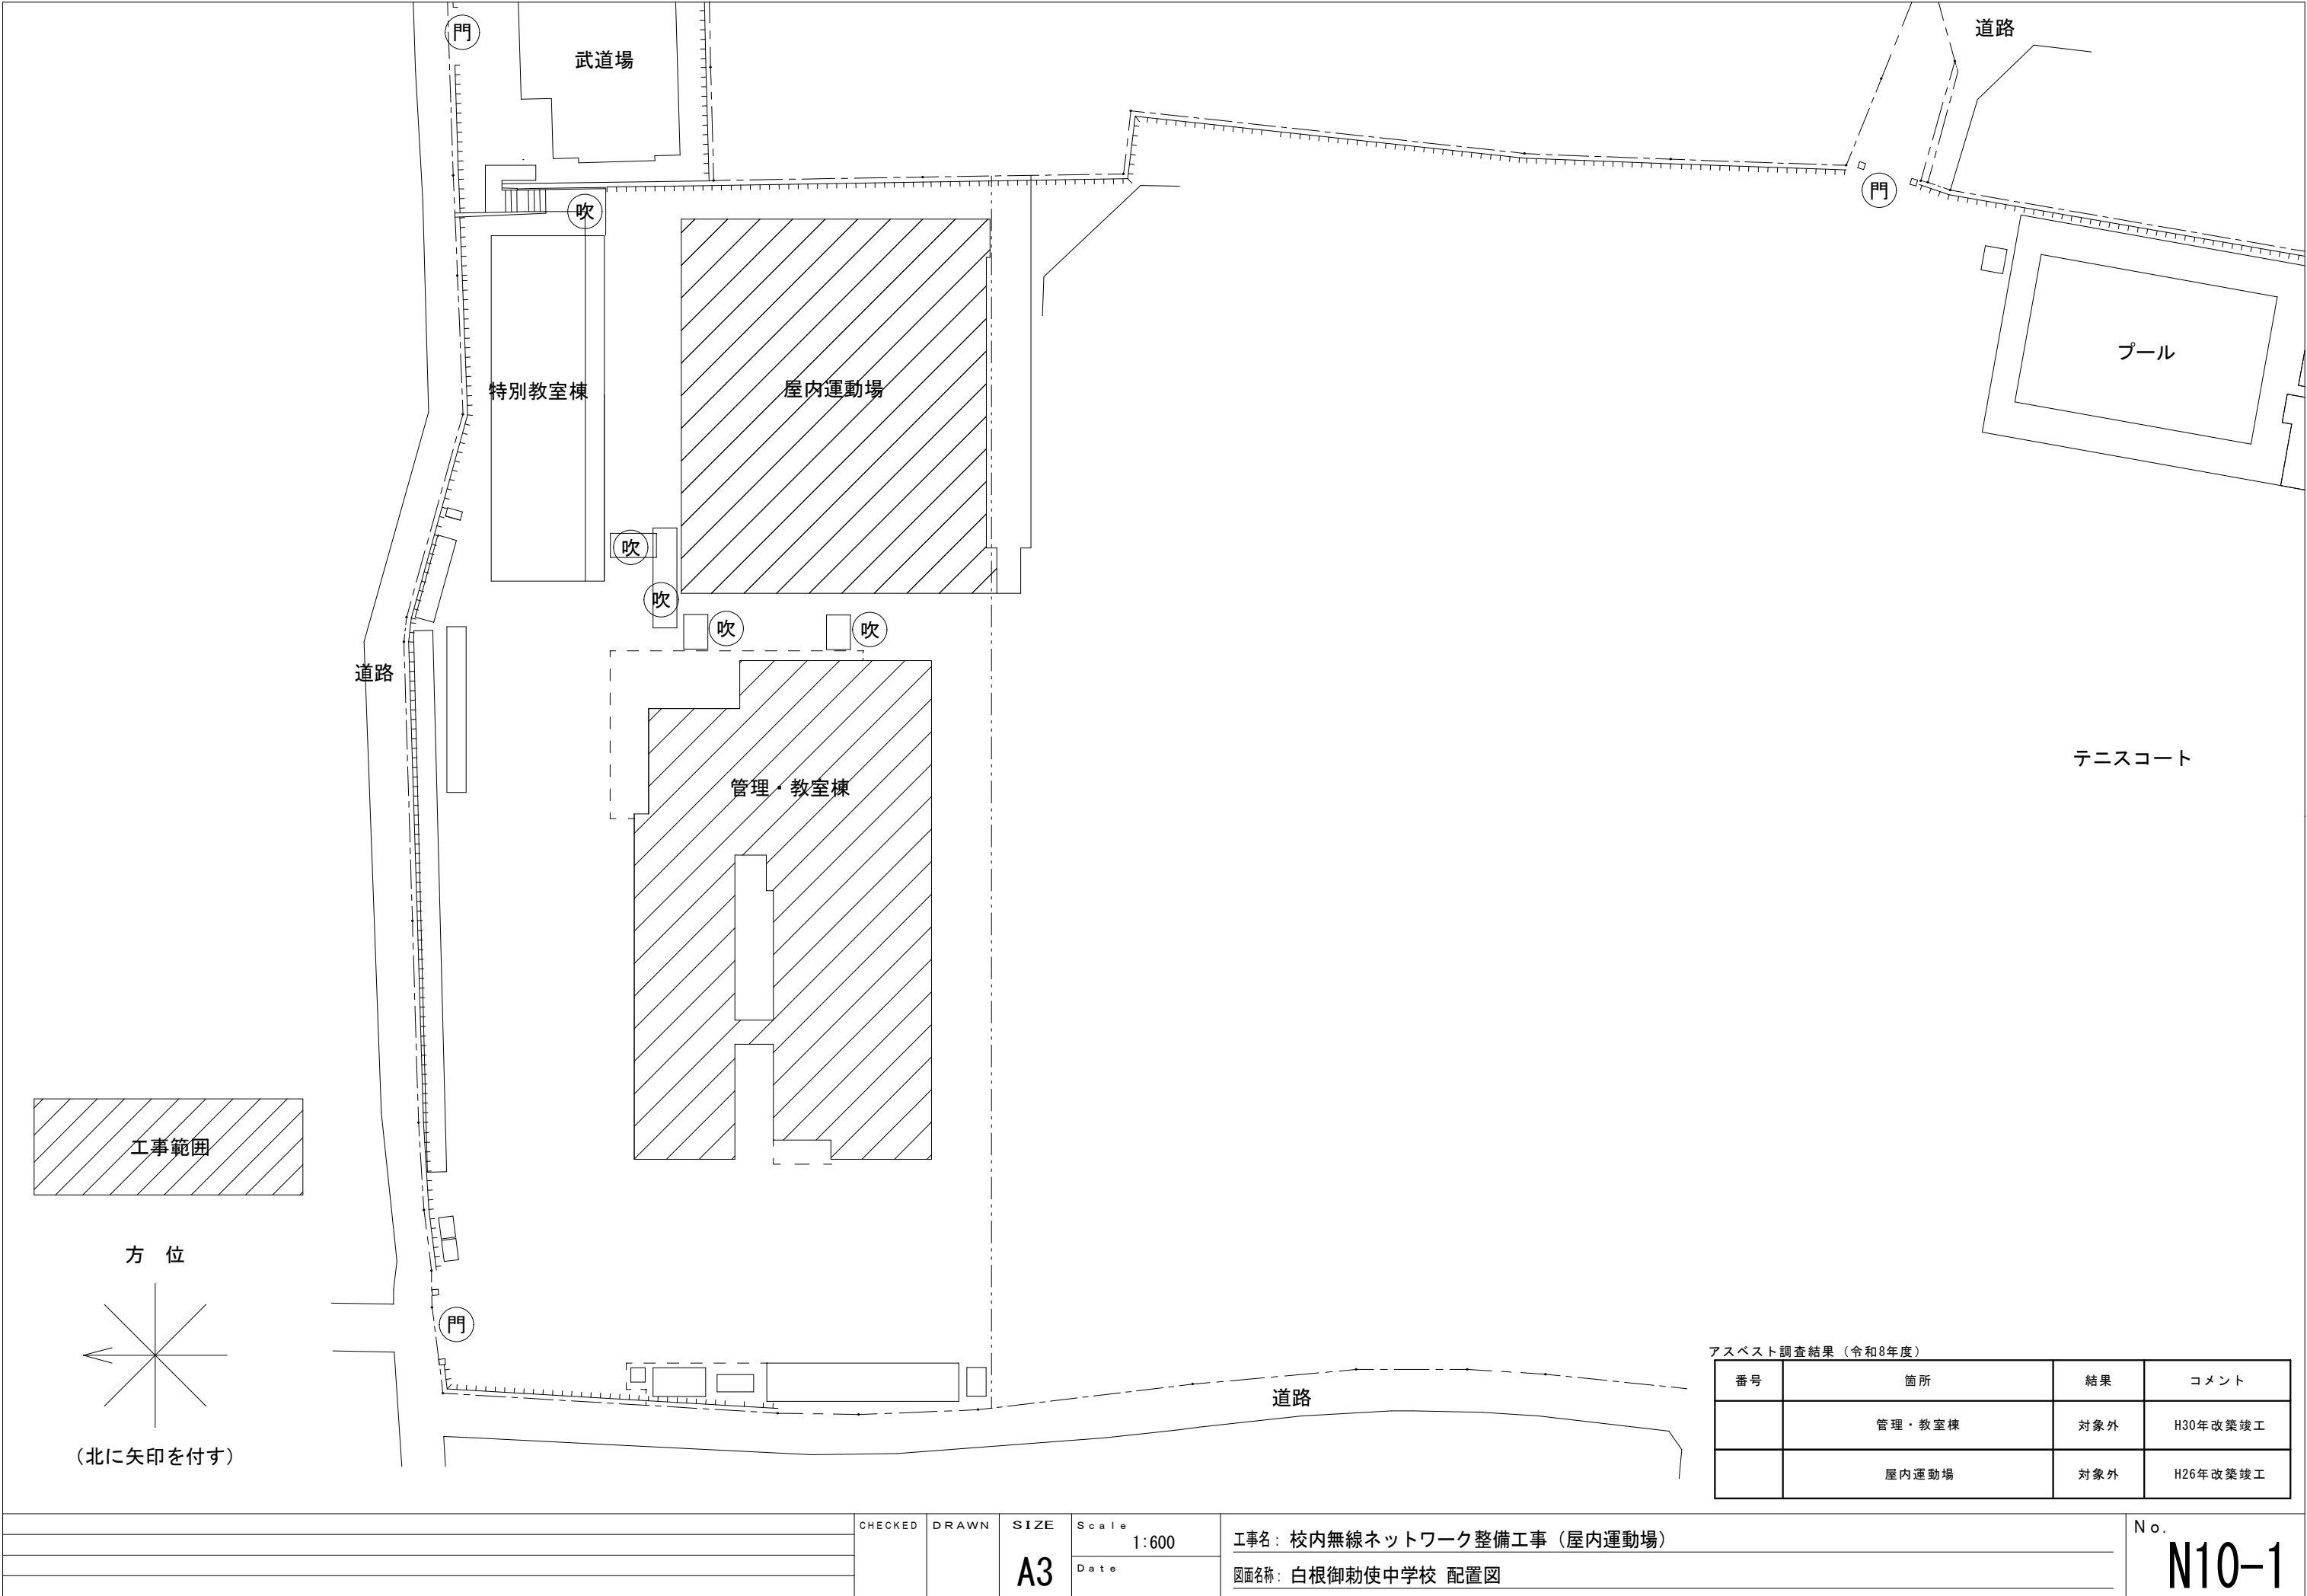


アスベスト調査結果（令和8年度）			
番号	箇所	結果	コメント
	管理・教室棟	対象外	H30年改築竣工
	屋内運動場	対象外	H26年改築竣工

※記入なき配管配線は下記による	
---//---	EM-UTP-CAT6-4P×2 天井
-----//-----	EM-UTP-CAT6-4P (E25) 露出
-----//-----	EM-UTP-CAT6-4P×2 (E31) 露出
---//A---	EM-UTP-CAT6A-4P×2 天井
※ 凡 例	
[AP3]	新設無線7ヶ所※イント 市支給品取付 壁付
	※防球ガード取付 参考型番：BAP-1K
⓪	露出コンセント2P15AE×2LK 総合監視盤内
●	防火区画貫通措置を示す。 天井内
☒既設	既設7ヶ所※
☒151P	新設P、BOX：150×150×100 指定色塗装
☒既設	既設天井点検口
☒	新設天井点検口 7ヶ所450×450
注記1：情報ケーブルは両端にモジュラゲルを施すこと	

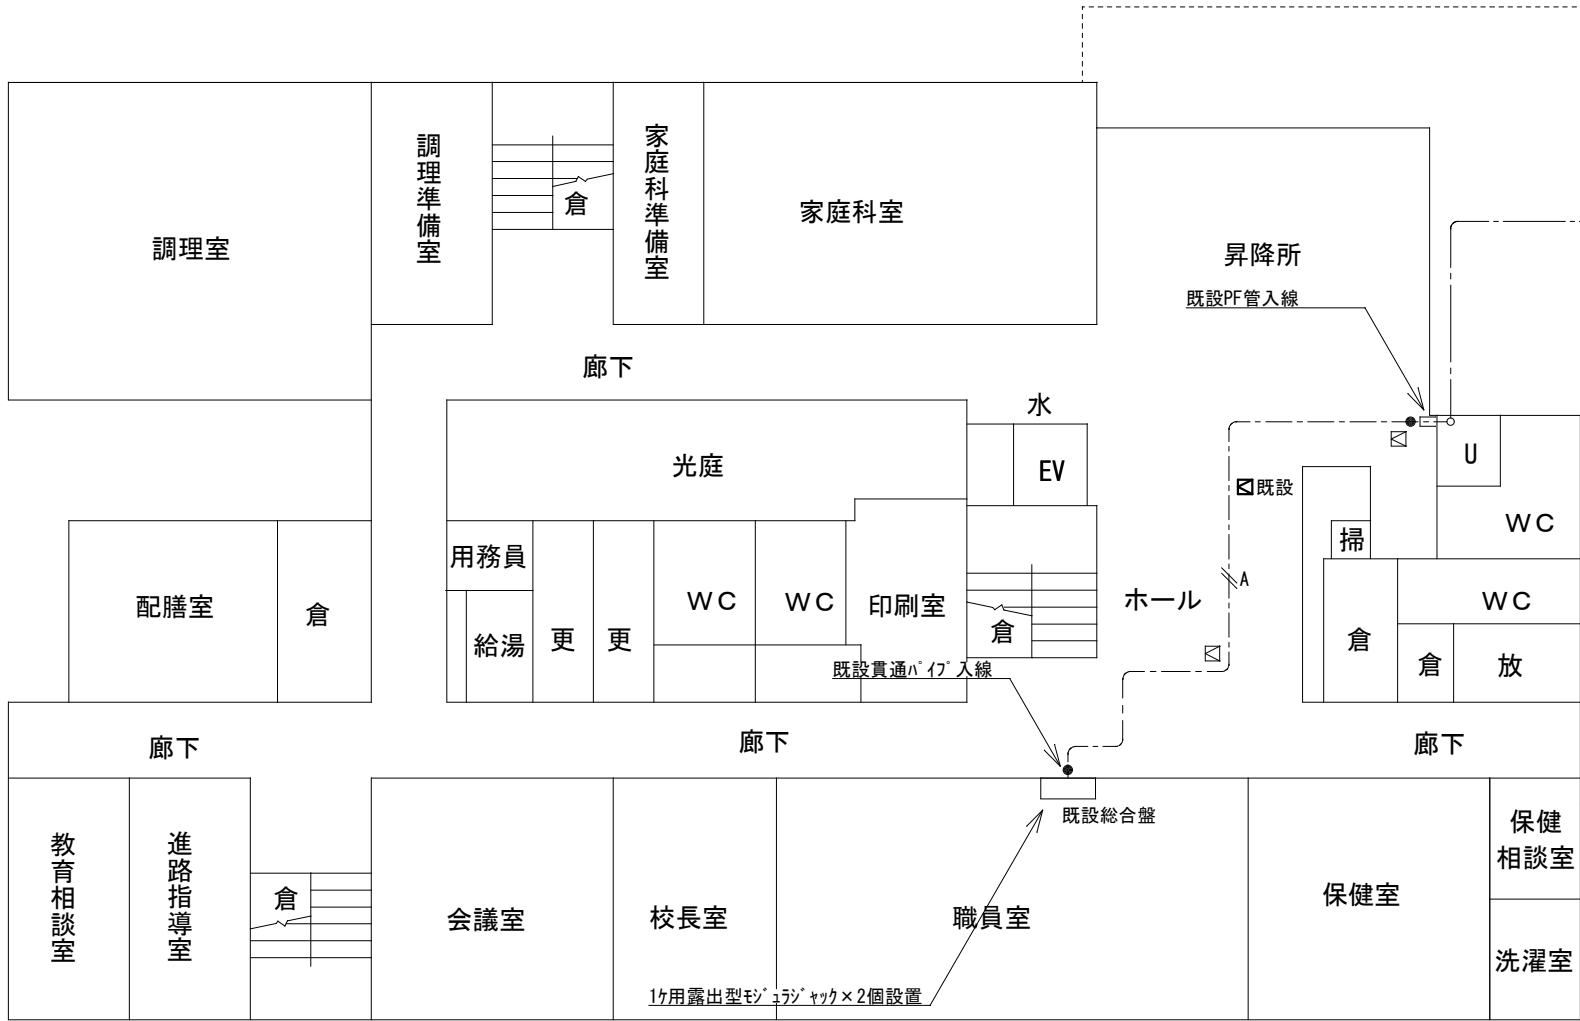

管理・教室棟1階平面図

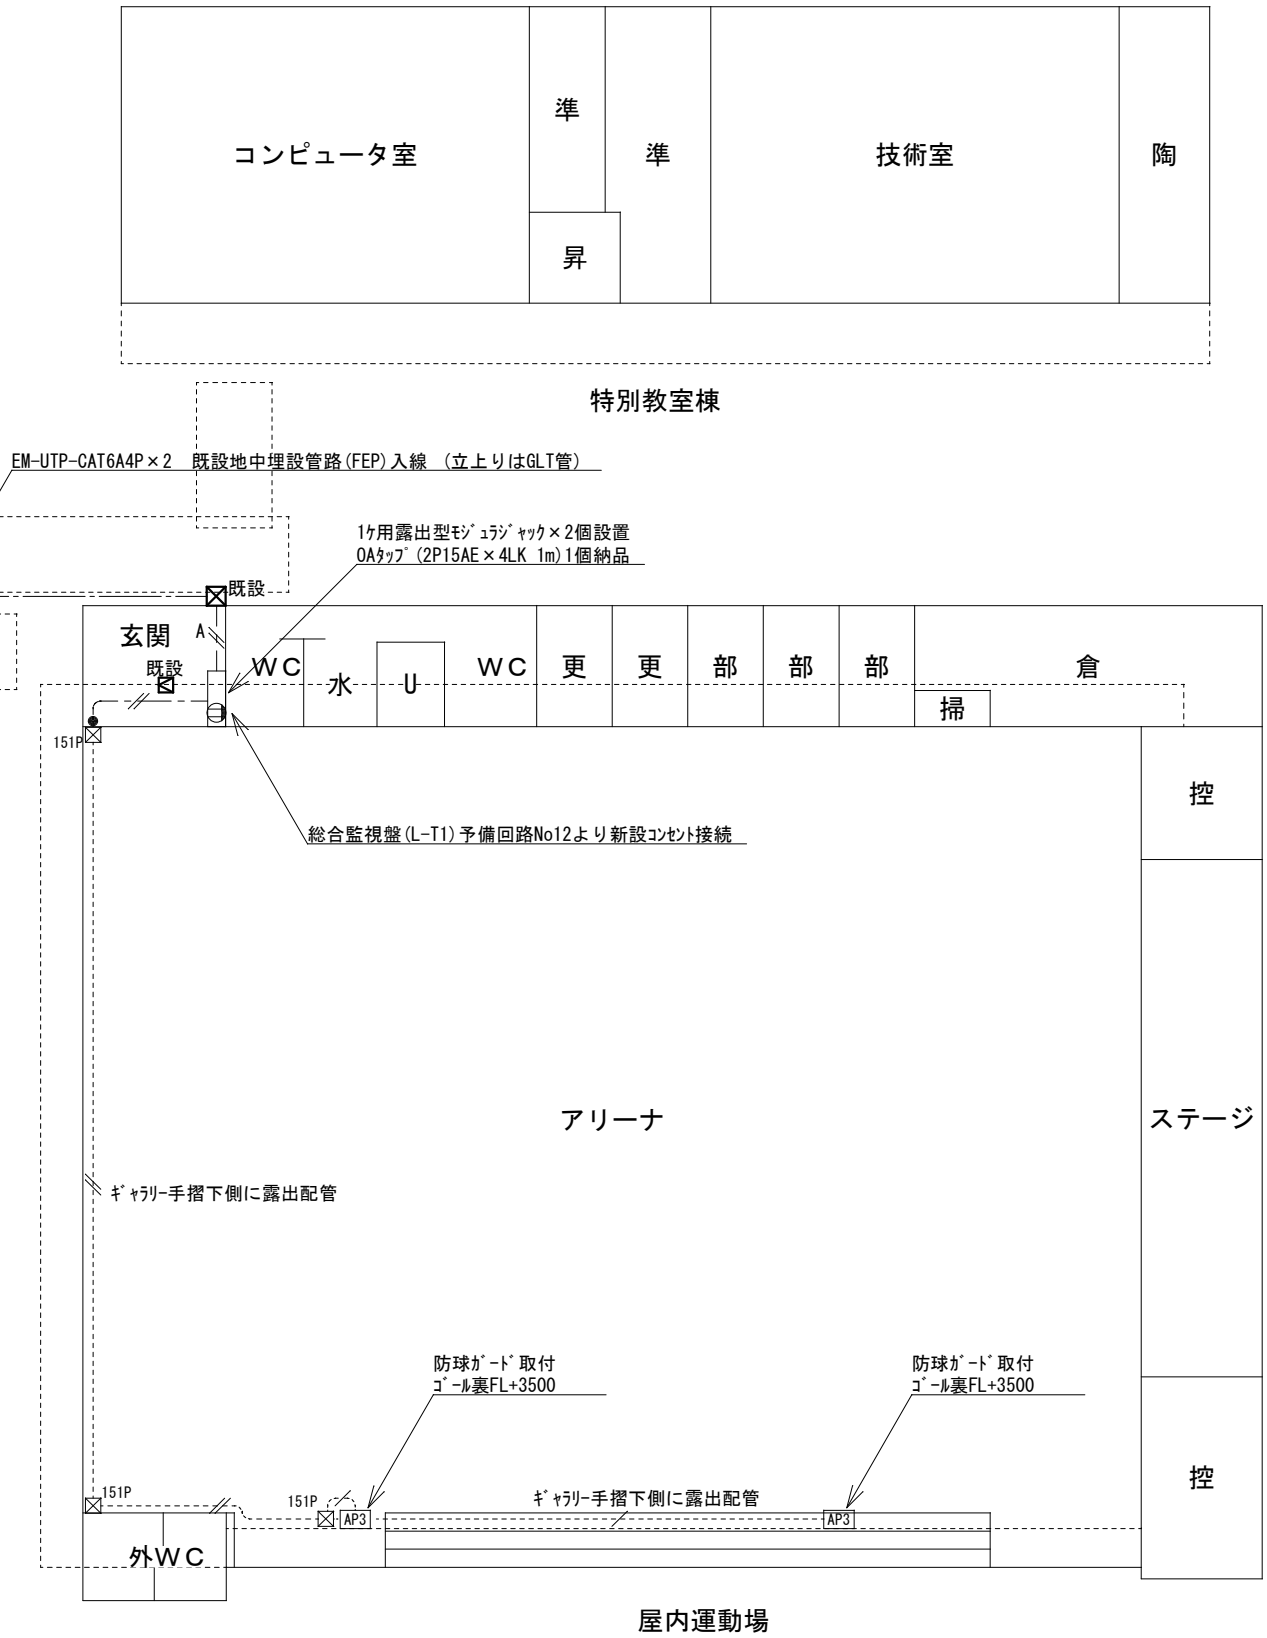

屋内運動場